


Legenda das indicações	
RG	Registro de gaveta c/ canopia cromada - 3/4"
CH	Chuveiro - 25mm x 1/2"
LV	Lavatório com Tê de 90° - 25 mm - 1/2"
VS	Vaso sanitário com caixa acoplada - 3/4"

Legenda de peças detalhes H1	
F1	PVC rígido soldável
	Curva 45 soldável
	25 mm
	1pc
	Aparelho
	Torneira de lavatório
	25 mm - 1/2"
	PVC Acessórios
F2	Engate flexível plástico
	1/2 - 30cm
	PVC soldável azul c/ bucha largo
	Joelho de redução 90° soldável com bucha de largo
	25 mm - 1/2"
	1pc
	Aparelho
	Torneira de lavatório
	25 mm - 1/2"
	PVC Acessórios
F3	Engate flexível plástico
	1/2 - 30cm
	PVC soldável azul c/ bucha largo
	Tê red 90 sold c/ bucha largo B central
	25 mm - 1/2"
	1pc
	Materiais
F4	Registro de gaveta c/ canopia cromada
	3/4"
	1pc
	PVC rígido soldável
F5	Tê 90 soldável
	25 mm
	1pc
	PVC rígido soldável
F6	Luva soldável
	25 mm
	1pc
	Aparelho
	Chuveiro
F7	25mm x 1/2"
	PVC soldável azul c/ bucha largo
	Joelho de redução 90° soldável com bucha de largo
	25 mm - 1/2"
	1pc
	Aparelho
	Vaso Sanitário c/ cx. acoplada
	1/2"
	1pc
	PVC Acessórios
F8	Engate flexível cobre cromado com canopia
	1/2 - 30cm
	PVC misto soldável
	Joelho de redução soldável c/ rosca
	25 mm - 1/2"
	1pc
	PVC rígido soldável
F9	Curva 90 soldável
	25 mm
	1pc

Legenda das indicações	
RG	Registro de gaveta c/ canopia cromada - 3/4"
RP	Registro de pressão c/ canopia cromada - 3/4"
CH	Chuveiro - 25mm x 1/2"
LV	Lavatório com Tê de 90° - 25 mm - 1/2"
MIC	Micidônio c/ válvula de descarga com peço de 90° - 25 mm - 1/2"
VS	Vaso sanitário com caixa acoplada - 3/4"


Legenda de peças detalhes H2	
F1	PVC rígido soldável
	Curva 90 soldável
	25 mm
	1pc
	Aparelho
	Vaso Sanitário c/ cx. acoplada
	1/2"
	1pc
	PVC Acessórios
F2	Engate flexível cobre cromado com canopia
	1/2 - 30cm
	PVC misto soldável
	Joelho de redução soldável c/ rosca
	25 mm - 1/2"
	1pc
	PVC rígido soldável
F3	Tê 90 soldável
	25 mm
	1pc
	Materiais
F4	Registro de gaveta c/ canopia cromada
	3/4"
	1pc
	Aparelho
	Chuveiro
F5	25mm x 1/2"
	PVC soldável azul c/ bucha largo
	Joelho de redução 90° soldável com bucha de largo
	25 mm - 1/2"
	1pc
	PVC rígido soldável
F6	Curva 45 soldável
	25 mm
	1pc
	PVC rígido soldável
F7	Luva soldável
	25 mm
	1pc
	Aparelho
	Torneira de lavatório
	25 mm - 1/2"
	1pc
	PVC Acessórios
F8	Engate flexível plástico
	1/2 - 30cm
	PVC soldável azul c/ bucha largo
	Joelho de redução 90° soldável com bucha de largo
	25 mm - 1/2"
	1pc
	Aparelho
	Torneira de lavatório
	25 mm - 1/2"
	1pc
	PVC Acessórios
F9	Engate flexível plástico
	1/2 - 30cm
	PVC soldável azul c/ bucha largo
	Tê red 90 sold c/ bucha largo B central
	25 mm - 1/2"
	1pc
	Materiais
F10	Registro de pressão c/ canopia cromada
	3/4"
	1pc
	Aparelho
	Micidônio de Descarga Descontinua
	1/2"
	1pc
	Materiais Pressmatic
F11	Pressmatic micidônio cromado
	1/2"
	1pc
	PVC soldável azul c/ bucha largo
	Joelho de redução 90° soldável com bucha de largo
	25 mm - 1/2"
	1pc

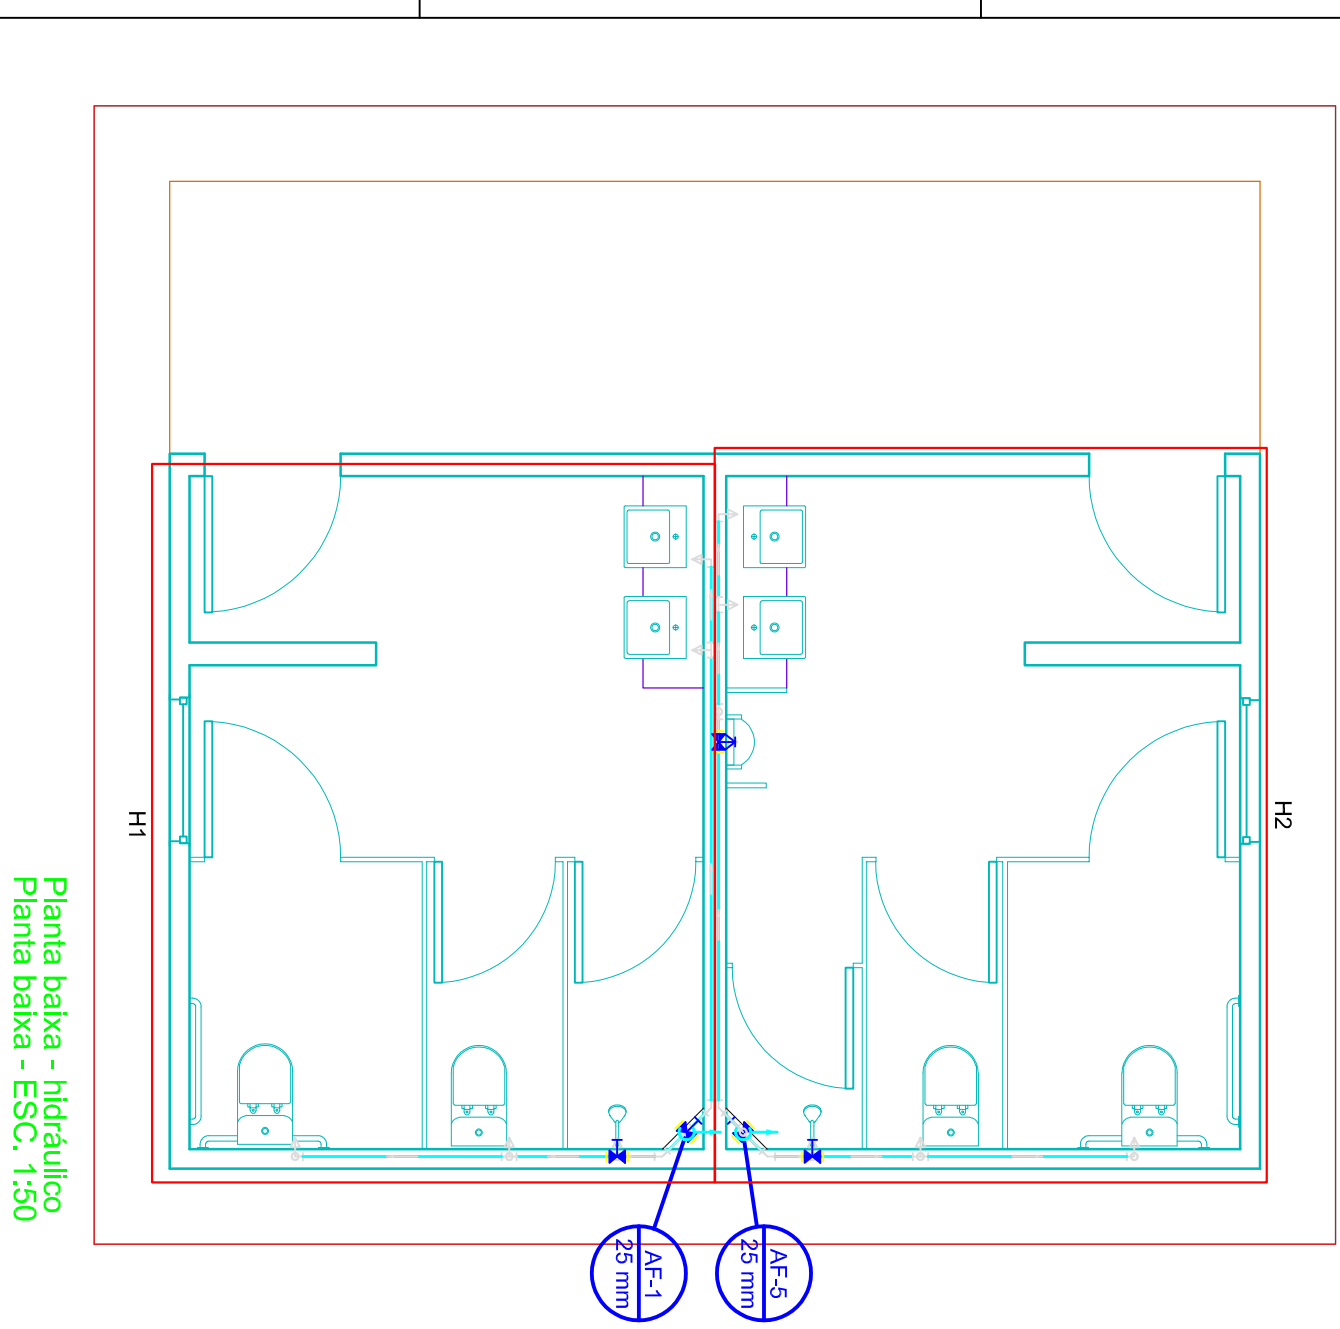

Planta baixa - hidráulico

Planta baixa - ESC. 1:50

Lista de Materiais	
Aparelho	
Chuveiro	25mm x 1/2"
Micidônio de Descarga Descontinua	1/2"
Torneira de lavatório	25 mm - 1/2"
Vaso Sanitário c/ cx. acoplada	1/2"
Materiais	
Registro de gaveta c/ canopia cromada	3/4"
Registro de pressão c/ canopia cromada	3/4"
Materiais Pressmatic	
Pressmatic micidônio cromado	1/2"
PVC Acessórios	
Engate flexível cobre cromado com canopia	1/2 - 30cm
Engate flexível plástico	1/2 - 30cm
PVC misto soldável	
Joelho de redução soldável c/ rosca	25 mm - 1/2"
PVC rígido soldável	
Curva 45 soldável	25 mm
Curva 90 soldável	25 mm
Luva soldável	25 mm
Tubo	25 mm
Tê 90 soldável	25 mm
PVC soldável azul c/ bucha largo	
Joelho de redução 90° soldável com bucha de largo	
Tê red 90 sold c/ bucha largo B central	
25 mm - 1/2"	
	2 pc

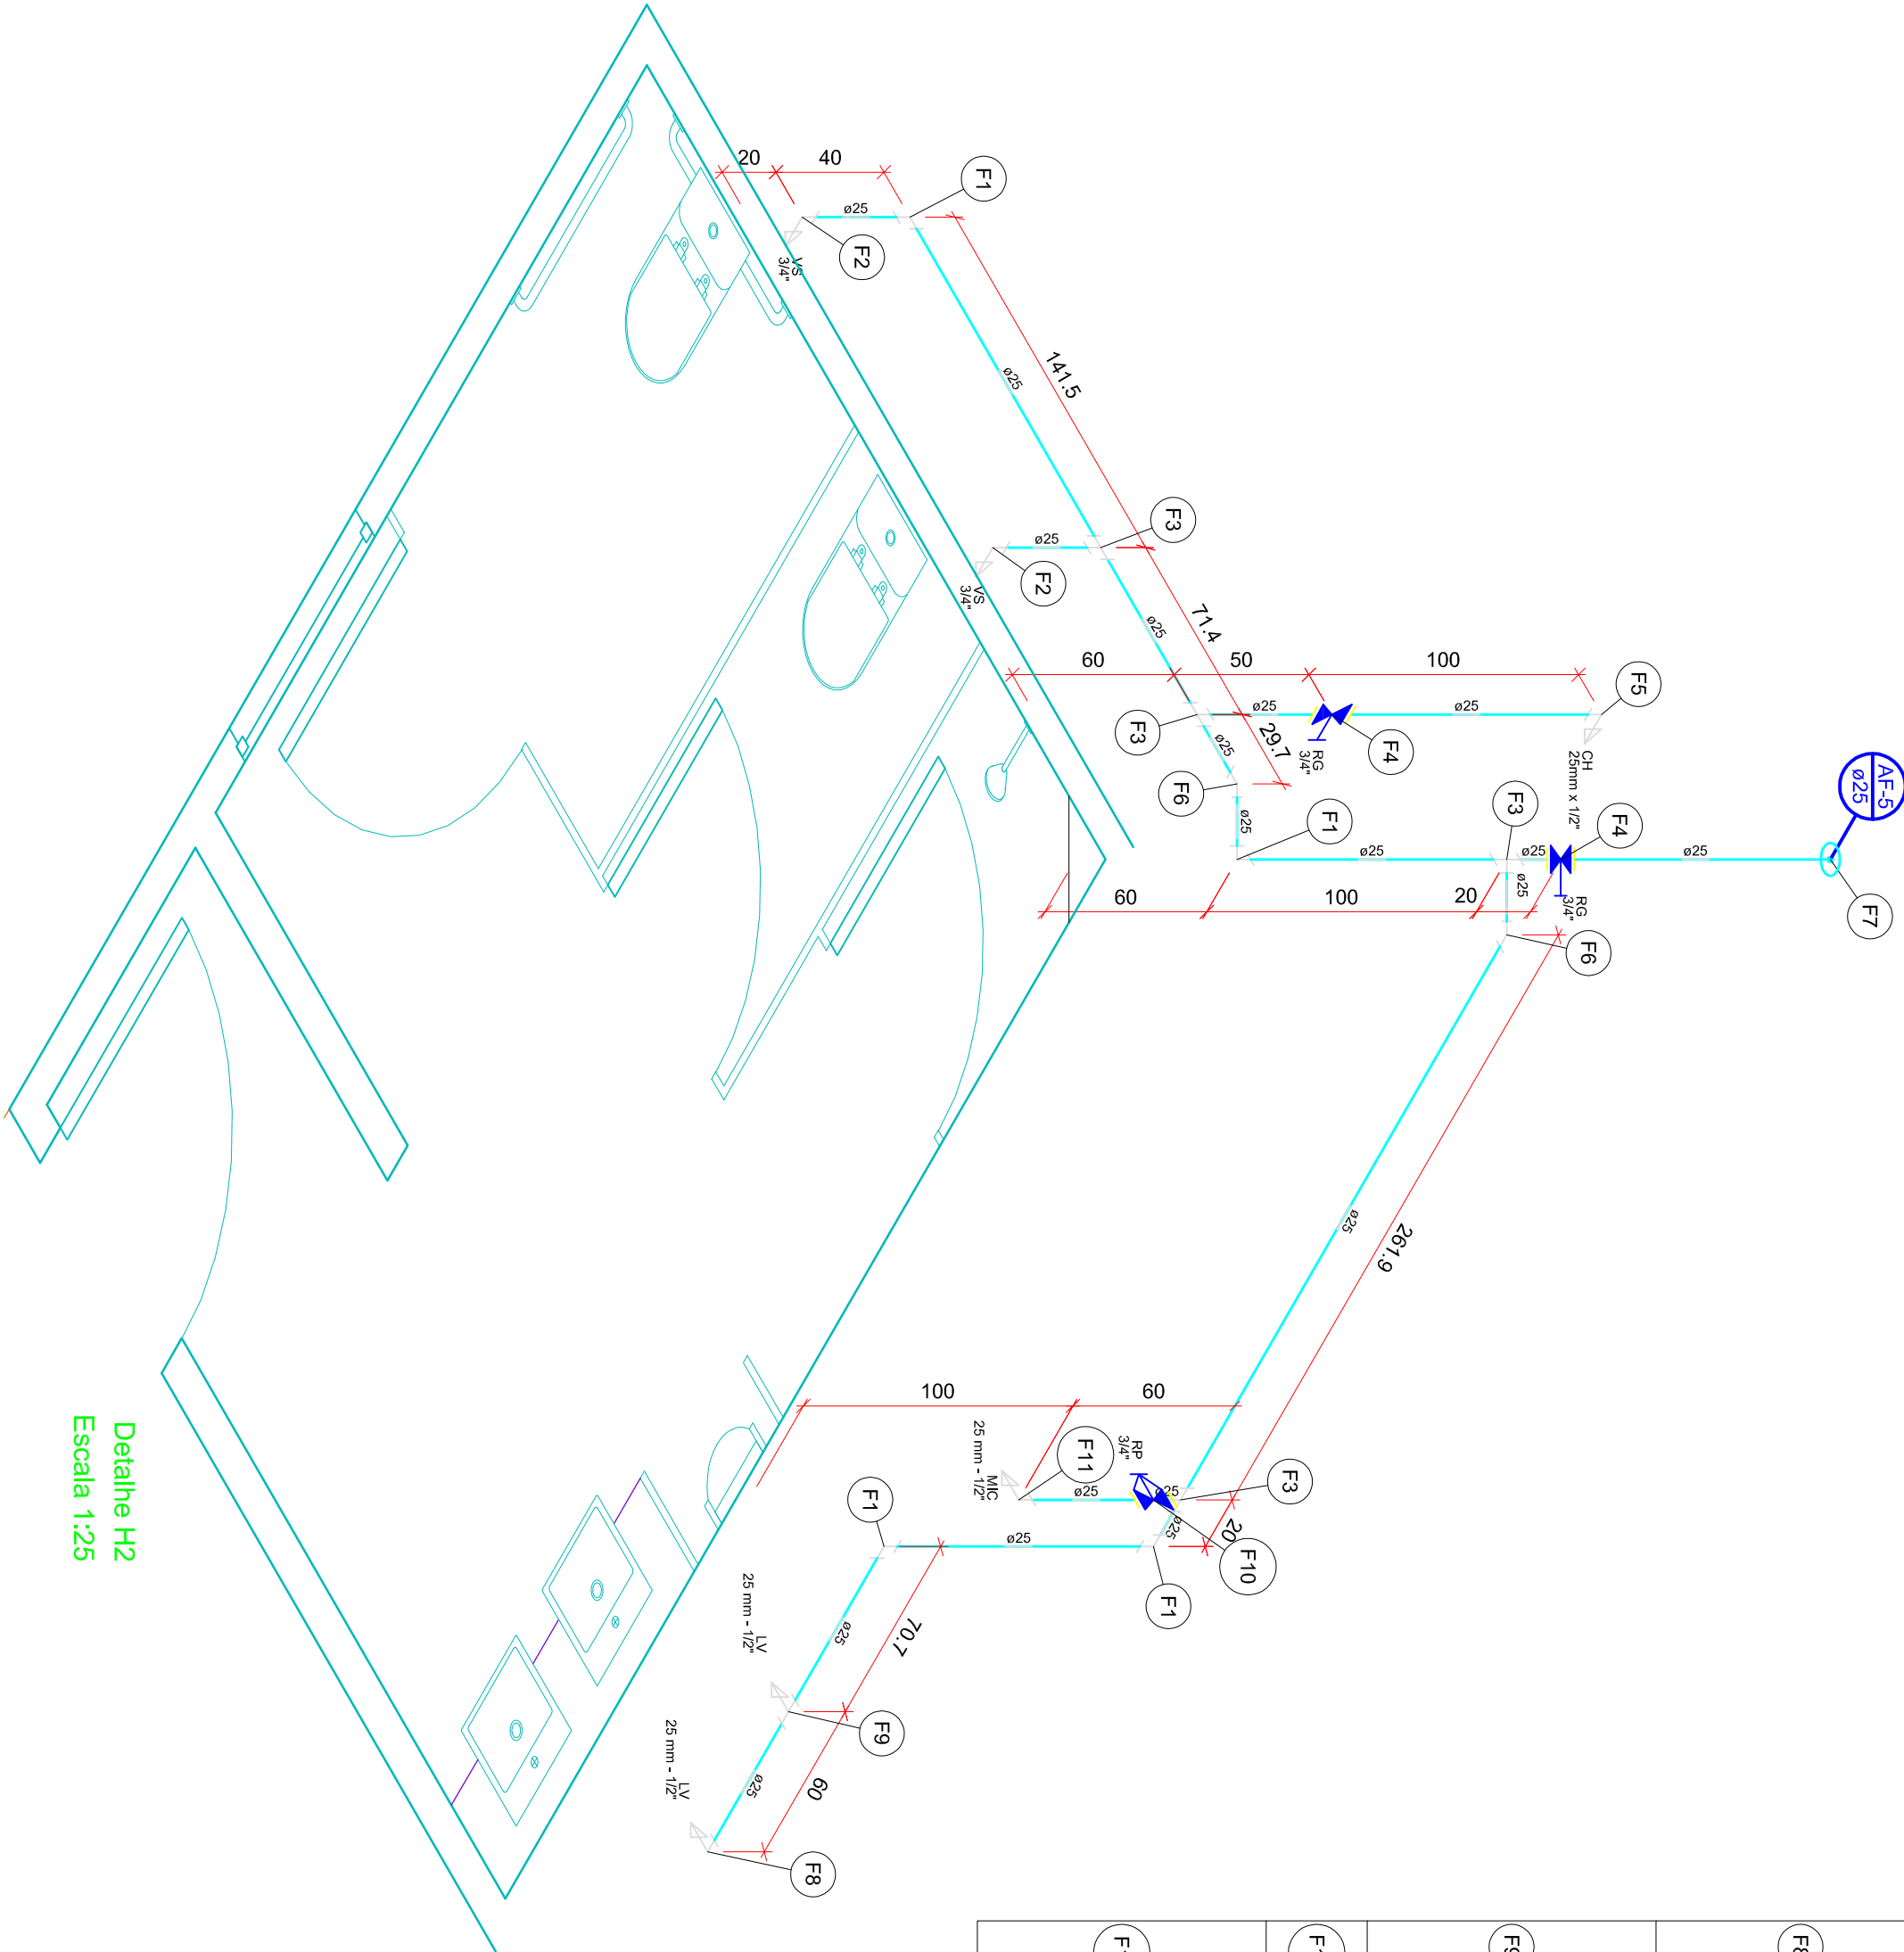

Detalhe H2

Escala 1:25

PROJETO DE INSTALAÇÕES

Projeto

RAFAEL DA SILVA PEREIRA

PREFEITURA MUNICIPAL DE VILA BELA

Projeto

SANITÁRIOS

Plano

PLANTAS E DETALHES

HIDRÁULICOS

Bolto

JUNHO-2019

INDICAÇÃO

Desenho

Confirmação

2

4

2/4