



PLANTA BAIXA  
Escala 1:50

Lista de Materiais	
Caixas de Passagem	
Caixa de gordura PVC	1 pc
CG 30 cm	1 pc
Caixa de passagem modular	6 pc
DN 30 cm	
PVC Acessórios	
Caixa sifonada	2 pc
100x100x60	2 pc
150x150x60	1 pc
Sifão de copo p/ pia e lavatório	1 pc
1" - 1.1/2"	5 pc
1" - 2"	1 pc
Sifão flexível c/ Adaptador	2 pc
1.1/2" - 1.1/2"	1 pc
Válvula p/ lavatório e tanque	5 pc
1"	1 pc
Válvula p/ tanque	2 pc
1 1/2"	
PVC Esgoto	
Curva 45 curta Amanco	1 pc
75 mm	6 pc
Curva 45 longa	5 pc
50 mm	7 pc
Curva 45 longa Amanco	5 pc
40 mm	1 pc
Curva 90 curta	5 pc
40 mm	7 pc
50 mm	1 pc
Curva 90 longa	5 pc
50 mm	5 pc
Joelho 90	5 pc
100 mm	7 pc
50 mm	3 pc
Joelho 90 clanel p/ esgoto secundário	39.32 m
40 mm - 1.1/2"	1.5 m
Junção simples	10.72 m
100 mm - 50 mm	9.92 m
Tubo rígido c/ ponta lisa	2.01 m
100 mm - 4"	
150 mm - 6"	
40 mm	
50 mm - 2"	
75 mm - 3"	
Tê sanitário	4 pc
50 mm - 50 mm	1 pc
75 mm - 50 mm	
Unidades de tratamento	
Alça	1 pc
Ferro	0.43 m³
Argamassa	0.46 m³
Brita	1.16 m³
n°3	
n°4	
Concreto	2.11 m³
Tampa	1 pc
Hermética	
Tijolo	
Furado	218 pc


Legenda	
Caixa Sifonada	
Caixas de Gordura	
Caixas de passagem	
Curva 45 Longa para Esgoto Sanitário	
Curva 45 longa Amanco	
Curva 45" curta Amanco	
Curva 90 longa	
Junção simples	
Lavatório de Uso Geral	
Pia de Cozinha Residencial com Sifão 50mm	
Ramais de Ventilação	
Tanque de Lavar Roupas DN 40mm	
Vaso Sanitário c/ J90°	

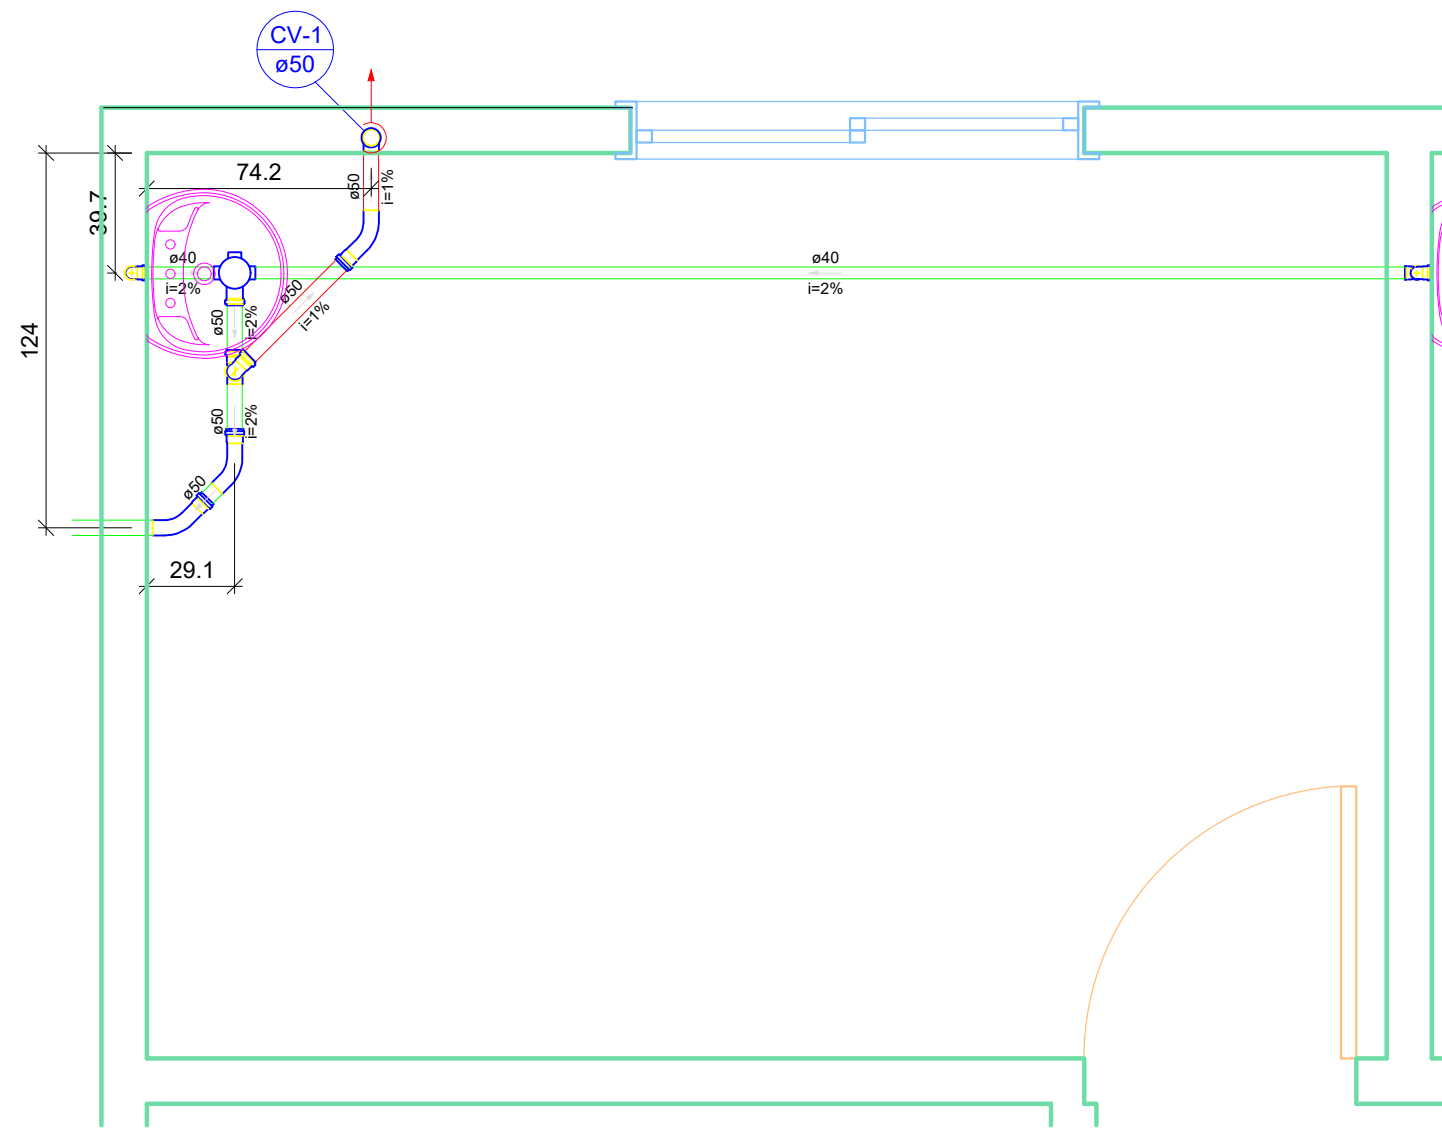


Detalhe S1  
Escala 1:25

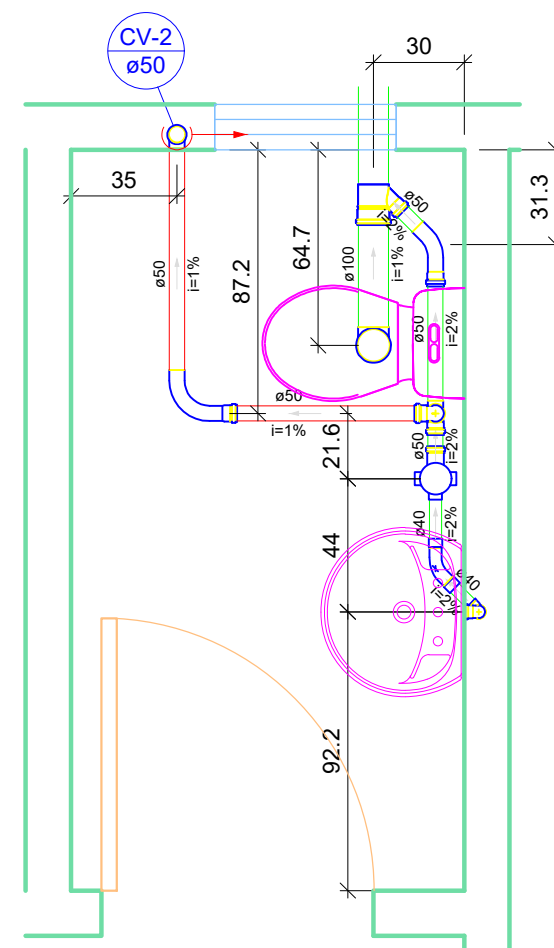


Detalhe S2  
Escala 1:25

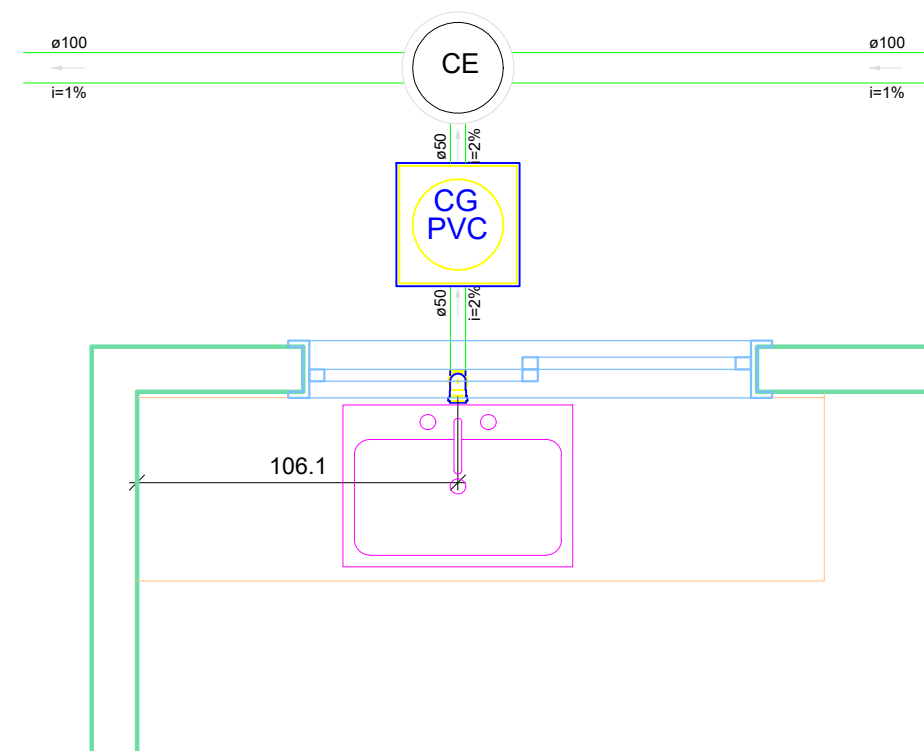


Detalhe S3  
Escala 1:25

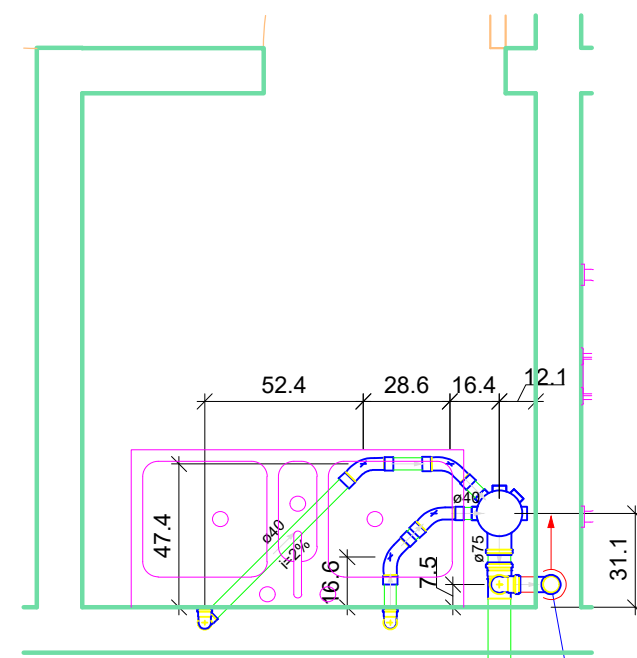

Detalhe S4  
Escala 1:25

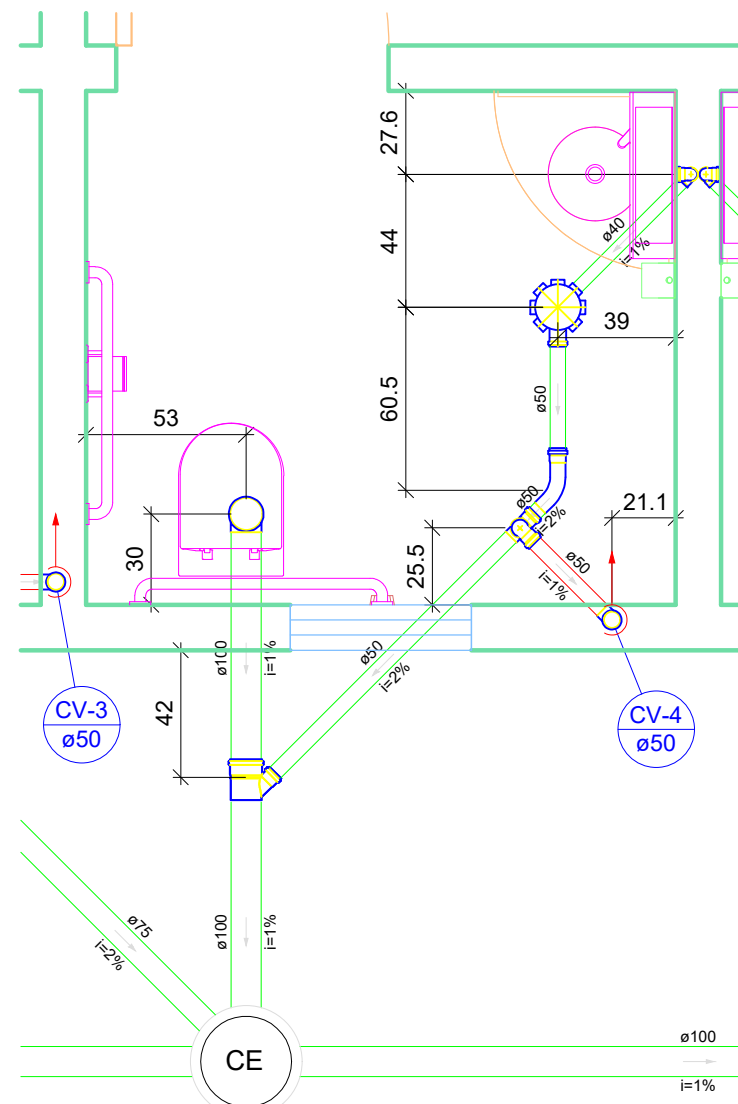

Detalhe S5  
Escala 1:25

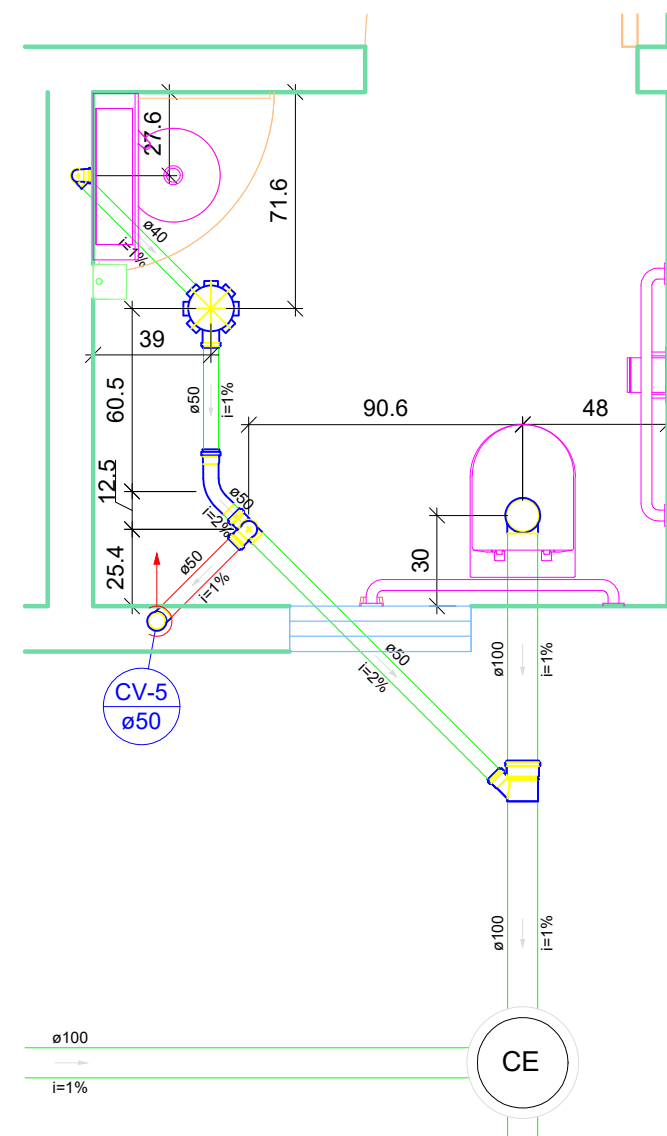

Detalhe S6  
Escala 1:25

TÍTULO: PROJETO SANITÁRIO	
ATIV./USO: Posto de Saude Familiar - PSF	
ENDEREÇO: ZONA RURAL - VILA BELA DA SANTÍSSIMA TRINDADE - MT	
ESCALA: INDICADA	DATA: 12/2019
CONTEÚDO: PLANTA E DETALHES	
REVISÃO 00:	PRANCHA: 01/02
AUTOR DO PROJETO	PROPRIETÁRIO
Eng Civil: RAFAEL DA SILVA PEREIRA CREA: MT040671	PREF. MUNICIPAL DE VILA BELA CNPJ: 10.145.895-0001/06
RESPONSÁVEL TÉCNICO	
Eng Civil: CREA:	