




Tanque séptico
Planta baixa - ESC. 1:25

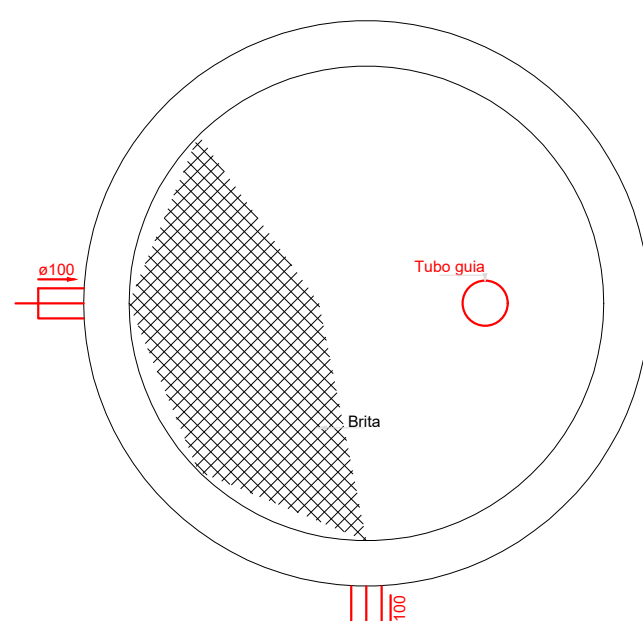


Filtro anaeróbio
Planta baixa - ESC. 1:25

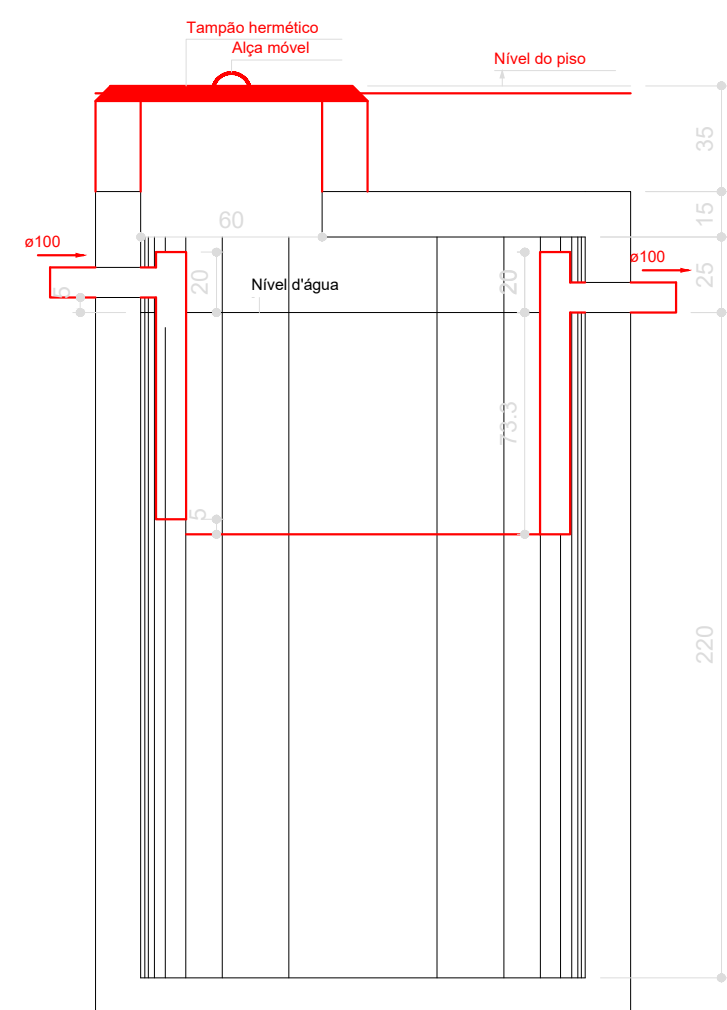


Tanque séptico
Corte 1 - ESC. 1:25

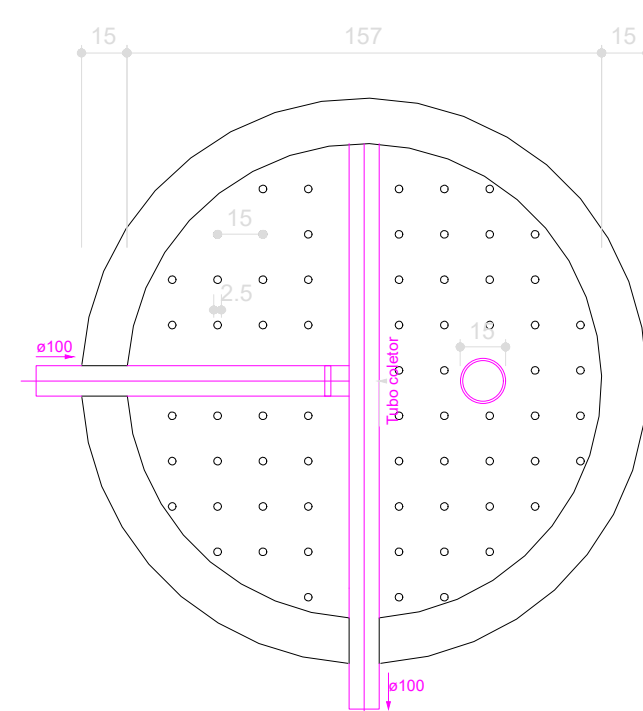


Filtro anaeróbio
Corte 2 - ESC. 1:25

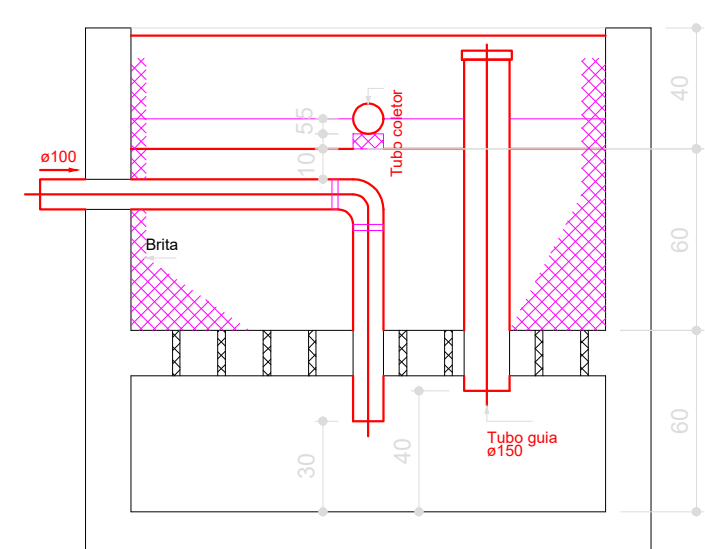

Filtro anaeróbio
Corte 1 - ESC.1:25

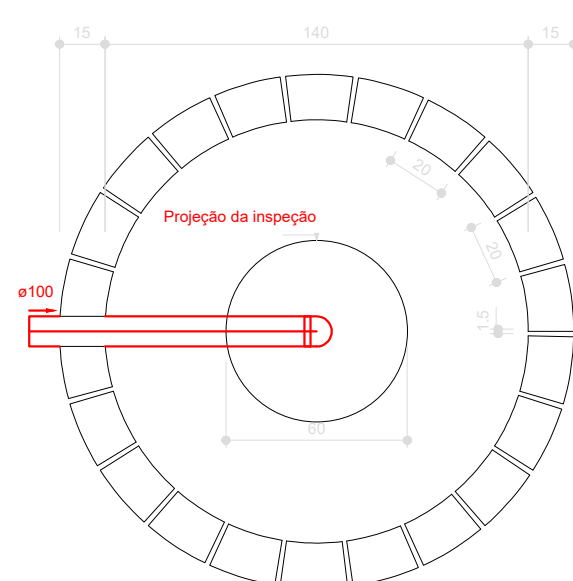

Sumidouro
Planta baixa - ESC. 1:25

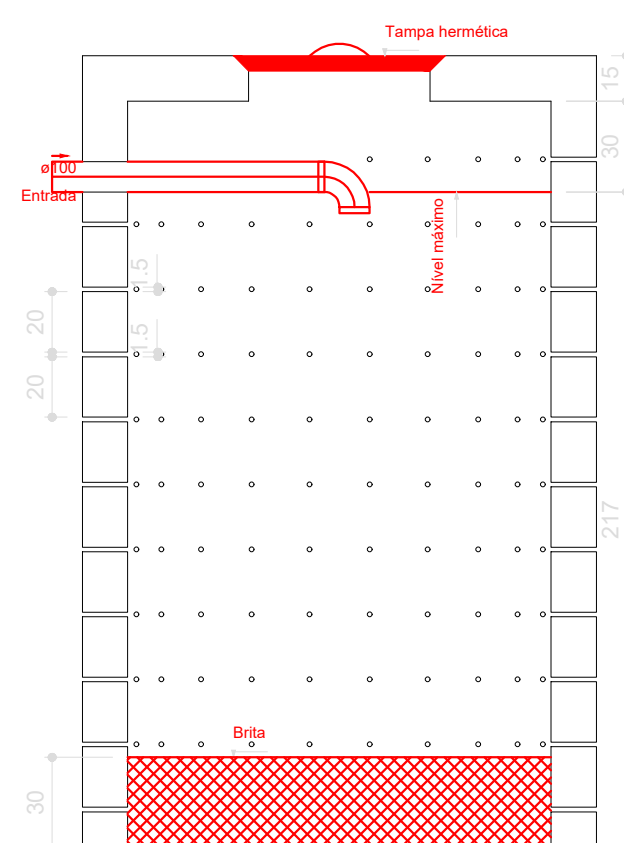

Sumidouro
Corte 1 - ESC. 1:25

PLANTA DE COBERTURA
Escala 1:50

Lista de Materiais	
PVC Esgoto	
Terminal de ventilação	
50 mm	5 pç
Tubo rígido c/ ponta lisa	
50 mm - 2"	15.42 m

Legenda
○ Terminal de ventilação- coluna

TÍTULO: PROJETO SANITÁRIO	
ATIV./USO: Posto de Saude Familiar - PSF	
ENDEREÇO: ZONA RURAL - VILA BELA DA SANTÍSSIMA TRINDADE - MT	
ESCALA: INDICADA	DATA: 12/2019
CONTEÚDO: PLANTA E DETALHES	
REVISÃO 00:	PRANCHA: 02/02
AUTOR DO PROJETO D:\user\c3d3\banheiros\mts\tdp - Image - 2019-12-02 - s1 - 1848x5.jpg	PROPRIETÁRIO PREF. MUNICIPAL DE VILA BELA CNPJ: 10.145.895-0001/06
Eng Civil: RAFAEL DA SILVA PEREIRA CREA: MT040671	
RESPONSÁVEL TÉCNICO	
Eng Civil:	
CREA:	