



Planta baixa hidráulico  
Escala 1:50

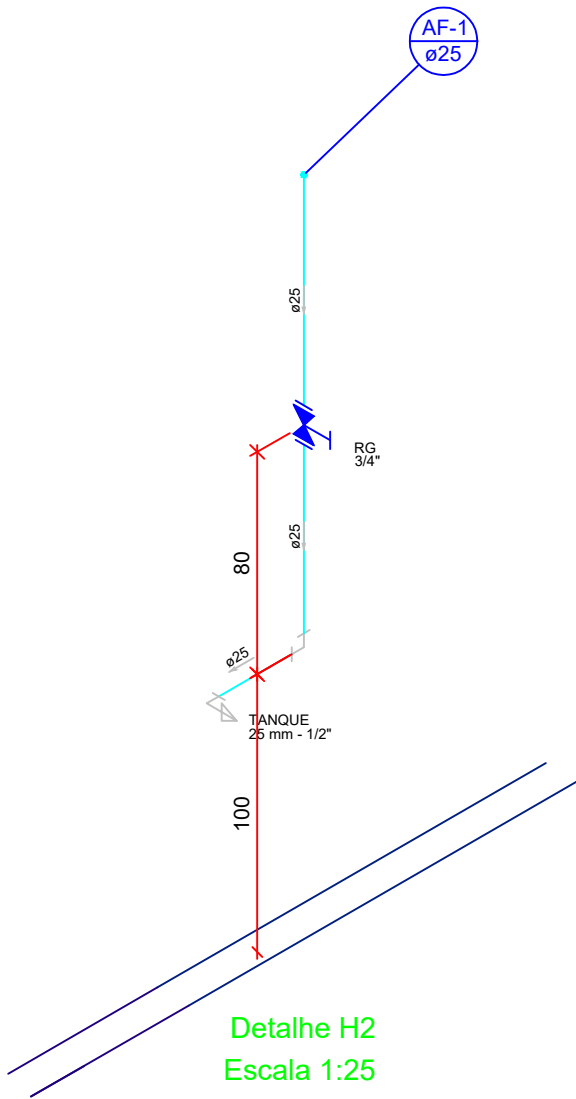

Detalhe H2  
Escala 1:25

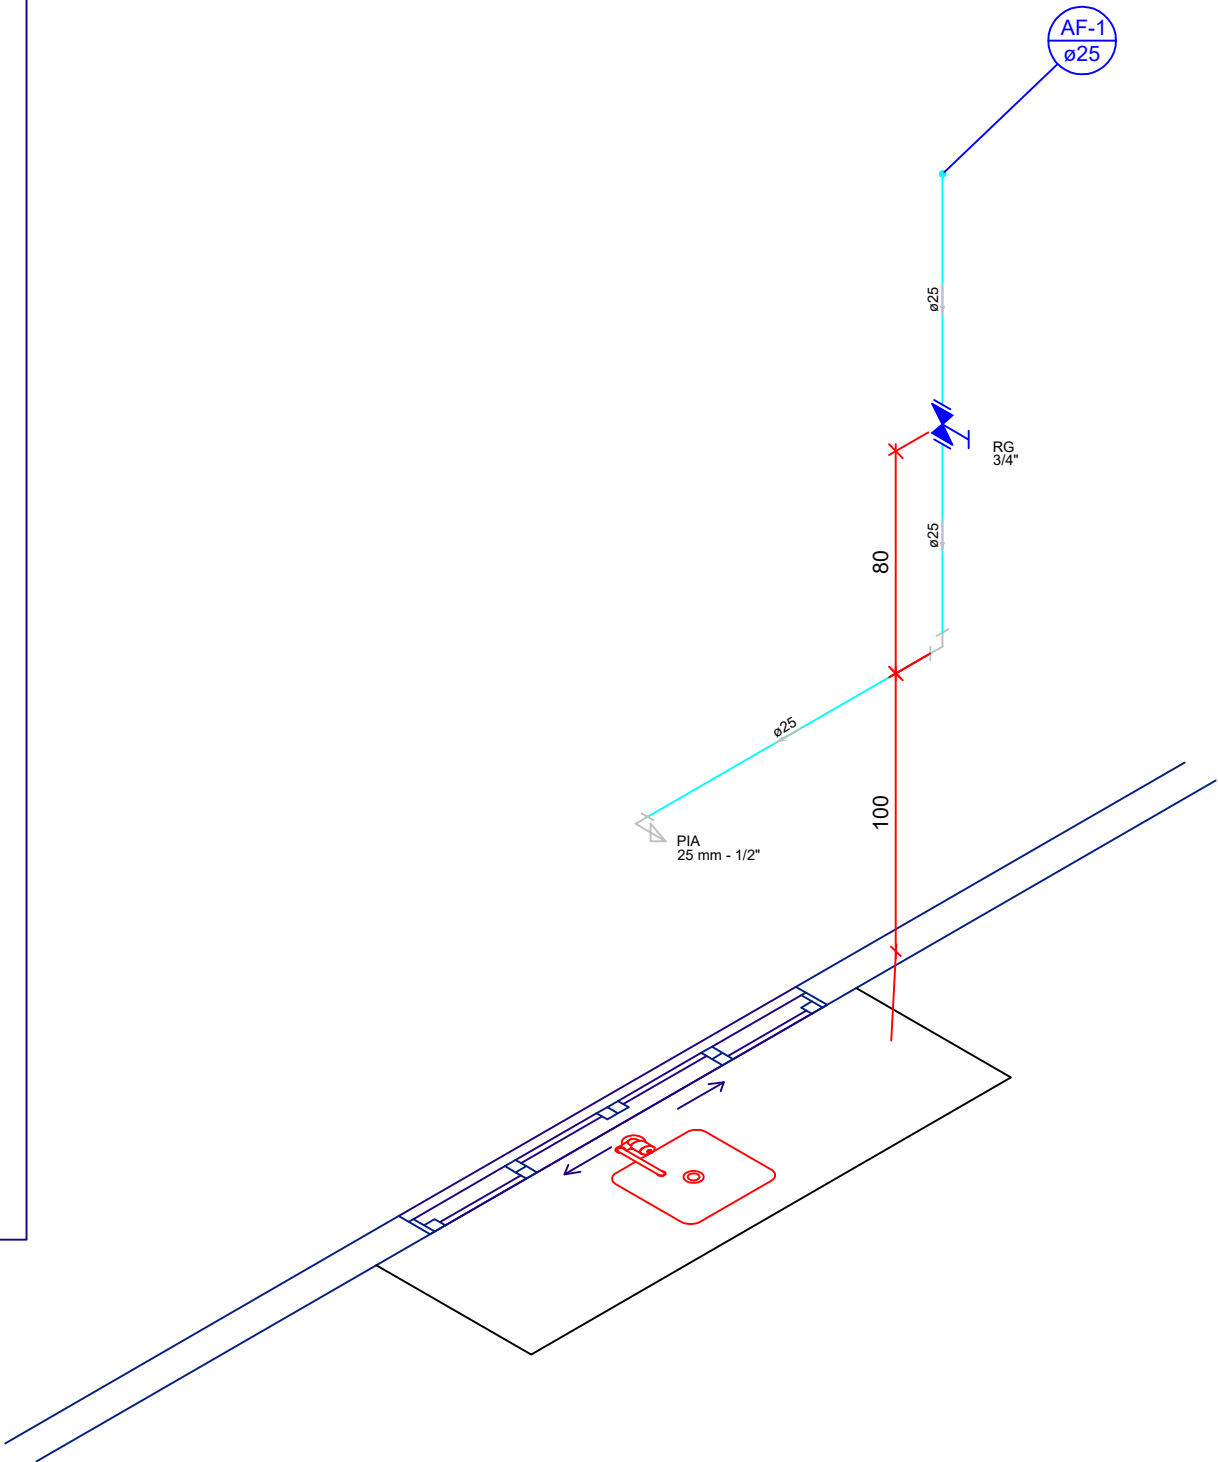

Detalhe H1  
Escala 1:25

Lista de Materiais		
Aparelho		
Tanque de lavar		
25 mm - 1/2"	1 pç	
Torneira de Pia de Cozinha		
25 mm - 1/2"	1 pç	
Metais		
Registro de gaveta c/ canopla cromada		
3/4"	2 pç	
PVC rígido soldável		
Curva 90 soldável		
25 mm	2 pç	
Luva soldável		
25 mm	2 pç	
Tubos		
25 mm	6,50 m	
32 mm	42,00 m	
PVC soldável azul c/ bucha latão		
Joelho de redução 90° soldável com bucha de latão		
25 mm- 1/2"	2 pç	

Legenda das indicações	
RG	Registro de gaveta c/ canopla cromada - 3/4"
PIA	Pia de cozinha com joelho de 90° - 25 mm - 1/2"

Legenda	
	Registro de gaveta c/ canopla cromada

<b>OBRA PUBLICA</b> <b>Refeitorio escolar Municipal Presidente Dutra</b> <b>PRFEFEITURA MUNICIPAL DE VILA BELA S. TRINDADE</b>			
Autor do projeto			
Rafael da Silva Pereira MT 040671 - Engenheiro civil			
ASSUNTO:		DATA:	
PROJETO HIDROSSANITARIO		03/2020	
PL. BAIXA E ISOMETRICA		ESCALA:	FOLHA:
		INDICADA	02/02