




Lista de Materiais	
Caixas de Passagem	
Caixa de gordura PVC	1 pç
CG 30 cm	
Caixa de passagem modulada	3 pç
DN 30 cm	
PVC Acessórios	
Caixa sifonada	2 pç
100x100x50	
150x150x50	1 pç
Sifão de copo p/ pia e lavatório	2 pç
1" - 1.1/2"	
1" - 2"	1 pç
Sifão flexível c/ Adaptador	1 pç
1.1/2" - 1.1/2"	
Valvula p/ lavatório e tanque	2 pç
1"	
Valvula p/ pia	1 pç
1"	
Valvula p/ tanque	1 pç
1.1/2"	
PVC Esgoto	
Curva 90 curta	4 pç
40 mm	
50 mm	1 pç
75 mm	5 pç
Joelho 45	2 pç
40 mm	
50 mm	9 pç
Joelho 90	6 pç
50 mm	
Joelho 90 c/anel p/ esgoto secundário	4 pç
40 mm - 1.1/2"	
Tubo rígido c/ ponta lisa	14.41 m
100 mm - 4"	
40 mm	4.35 m
50 mm - 2"	21.11 m
75 mm - 3"	2.55 m
Te sanitário	
50 mm - 50 mm	6 pç

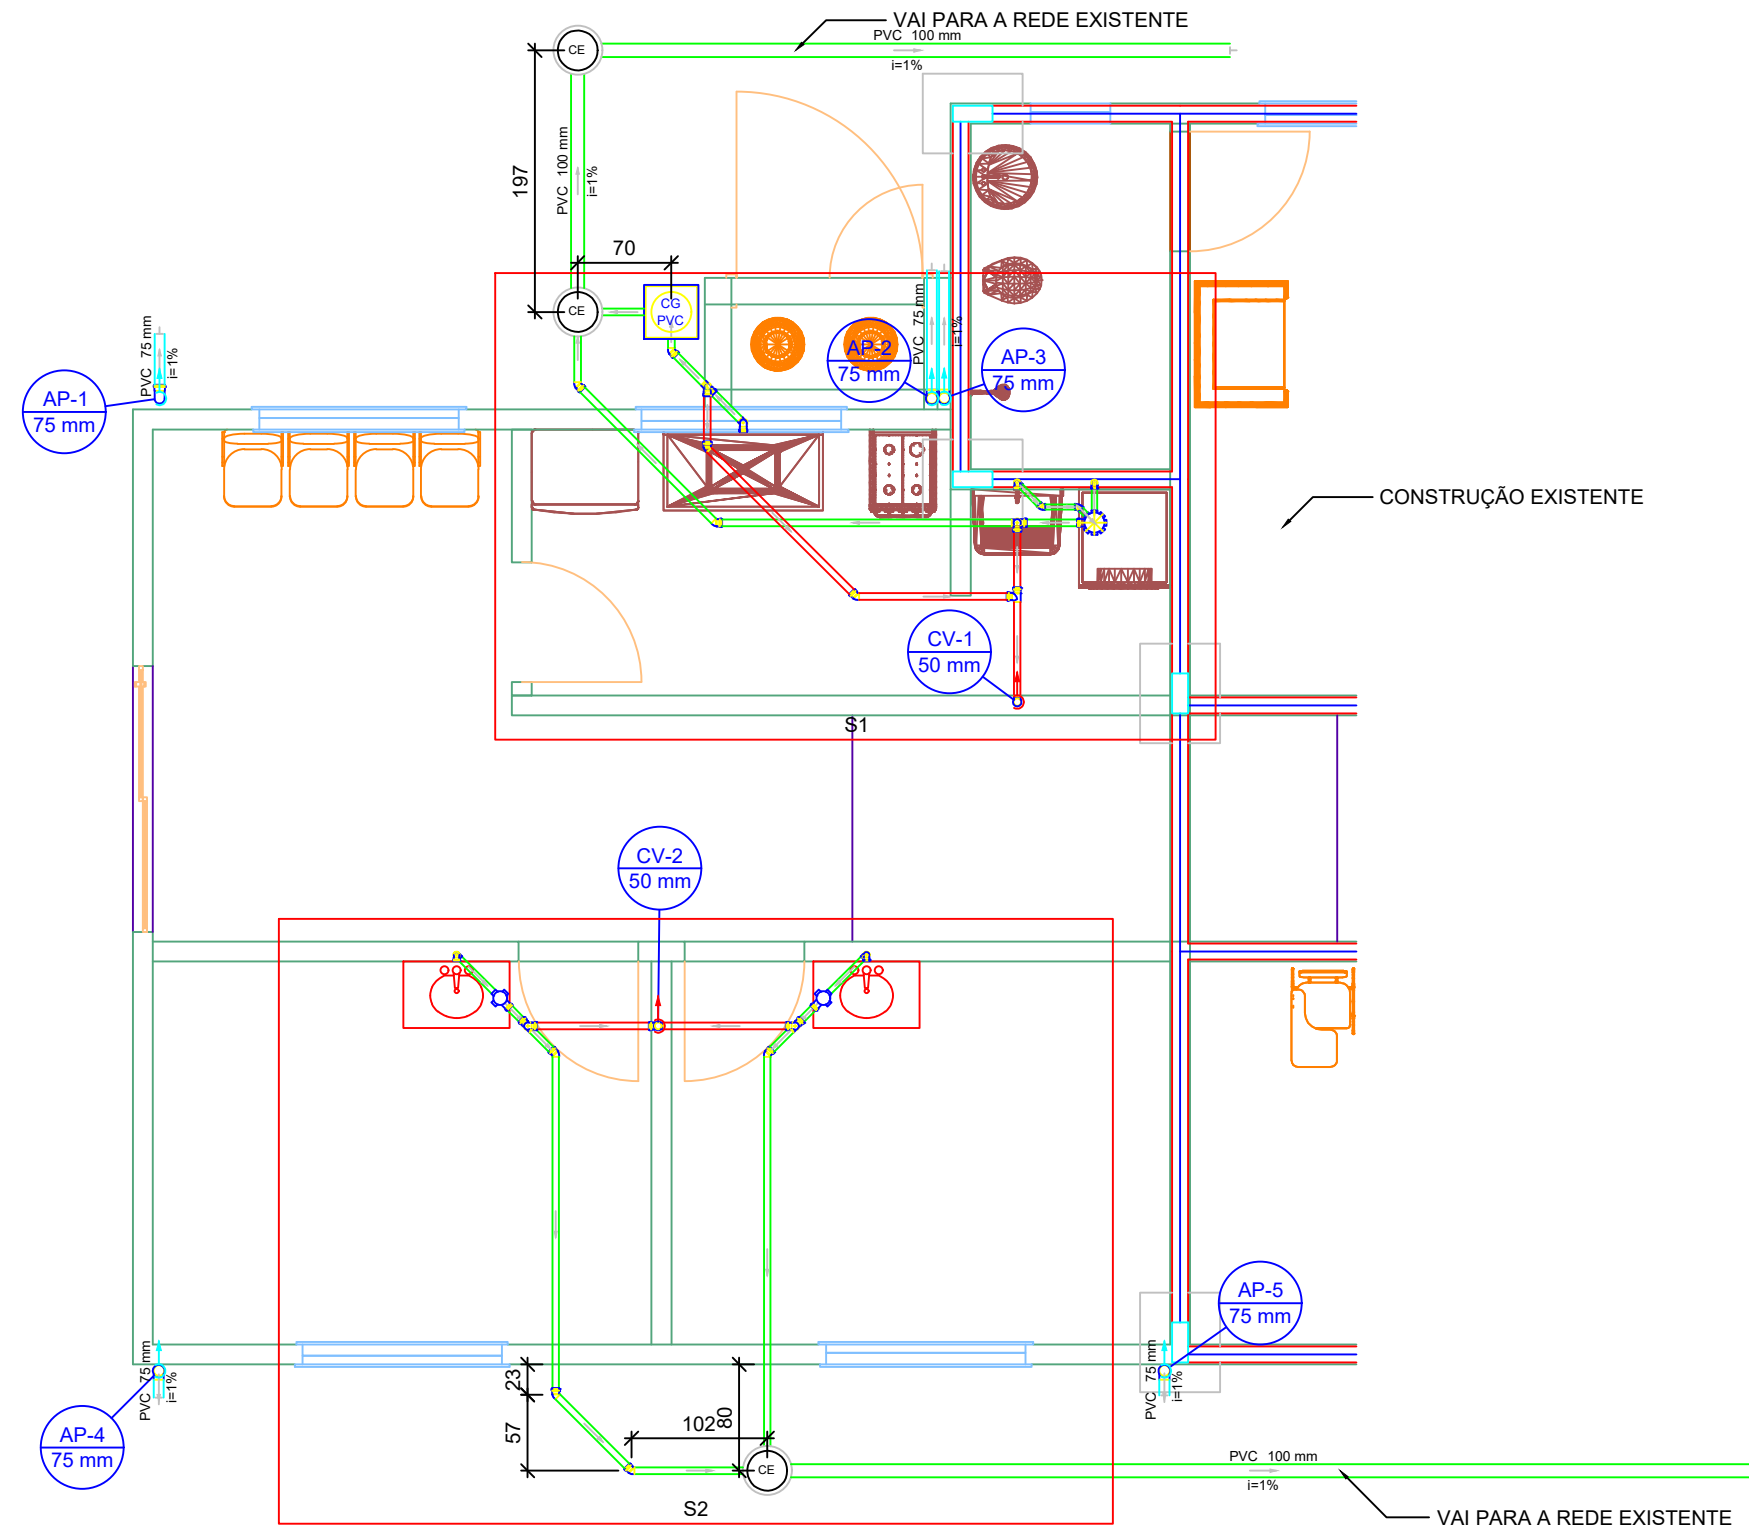


Planta baixa térreo  
Planta baixa - ESC. 1:50

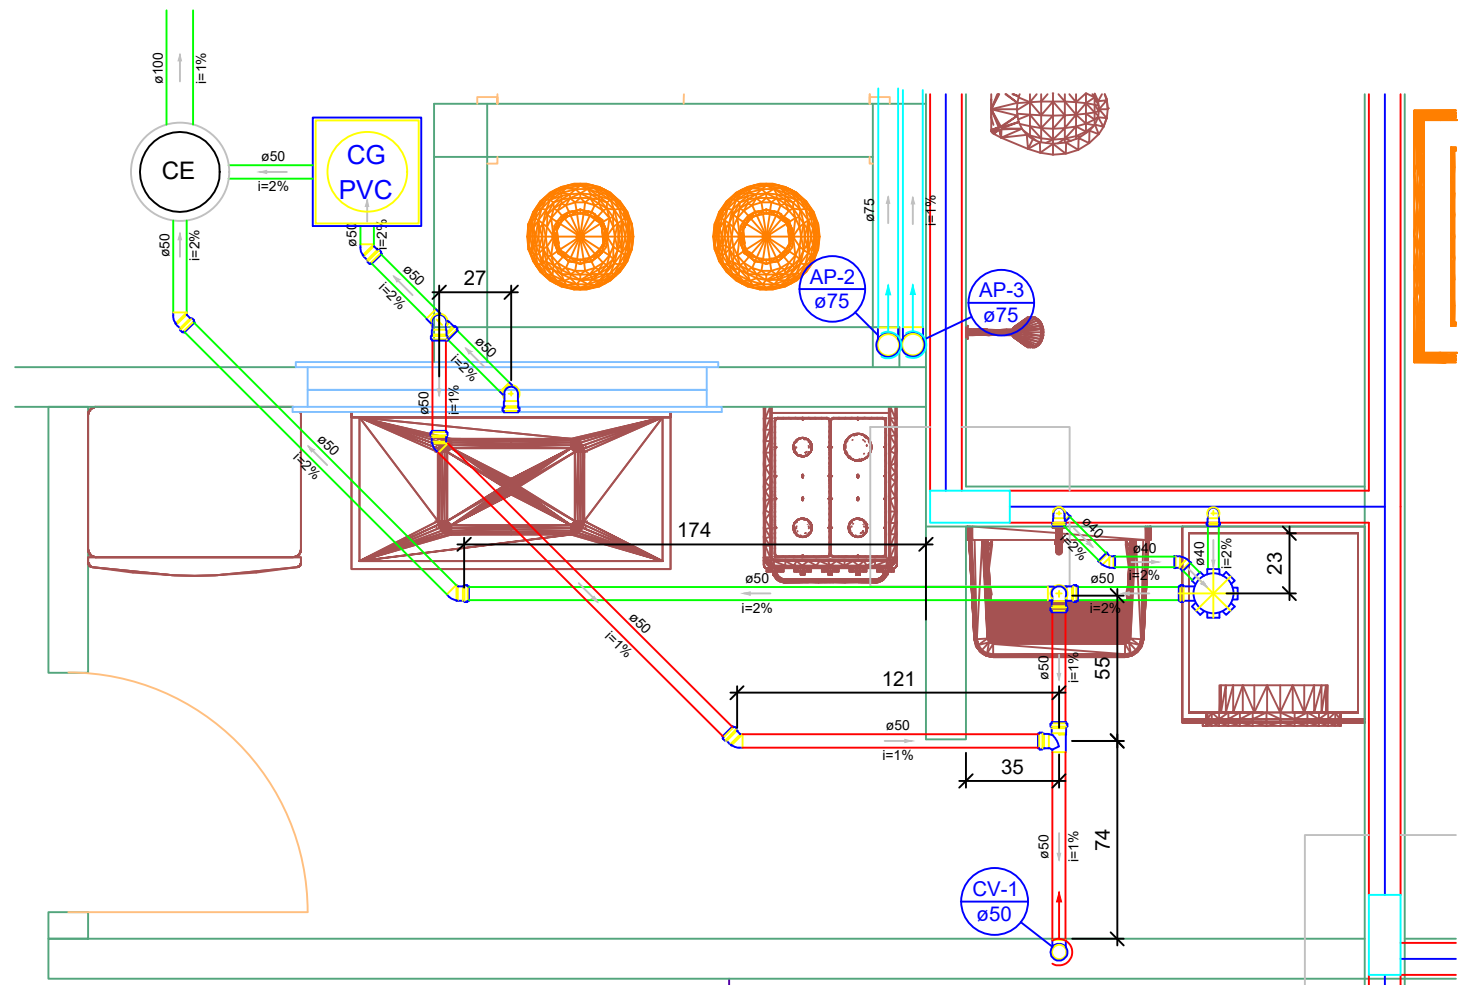


Legenda	
	Caixa Sifonada
	Caixas de Gordura
	Caixas de passagem
	Curva 90 curta- coluna
	Joelho 45
	Máquina de Lavar Roupas- DN 40mm
	Pia de Cozinha Residencial com Sifão 50mm
	Ramais de Ventilação
	Tanque de Lavar Roupas DN 40mm
	Te sanitário

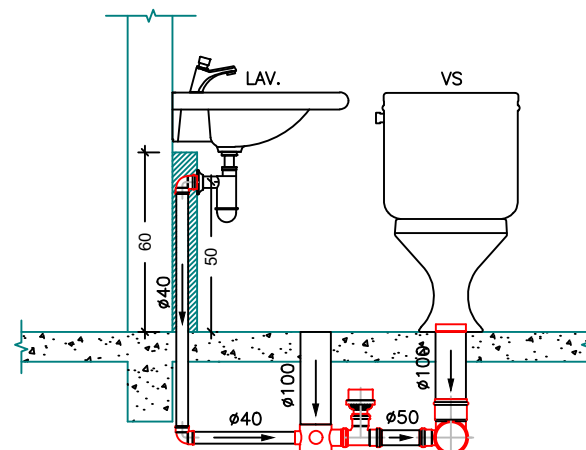


Detalhe S1  
Escala 1:25

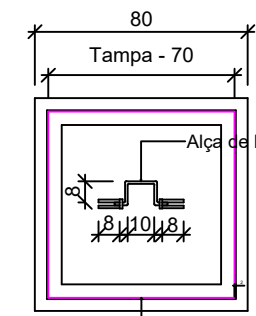


Caixa de inspeção  
Tampa - ESC. 1:25

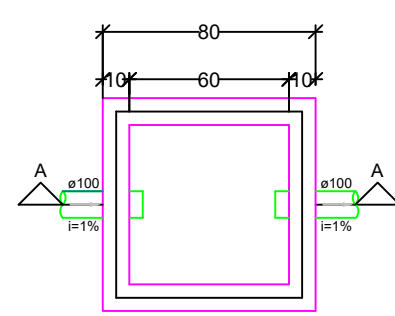


Caixa de inspeção  
Planta baixa - ESC. 1:25

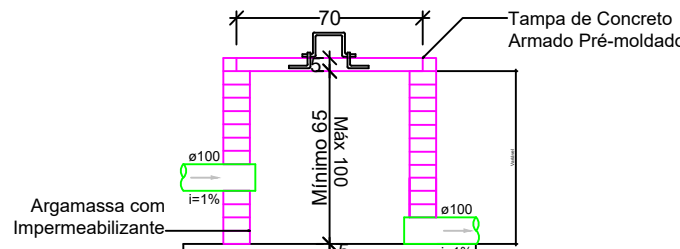


Caixa de inspeção  
Corte A - ESC. 1:25

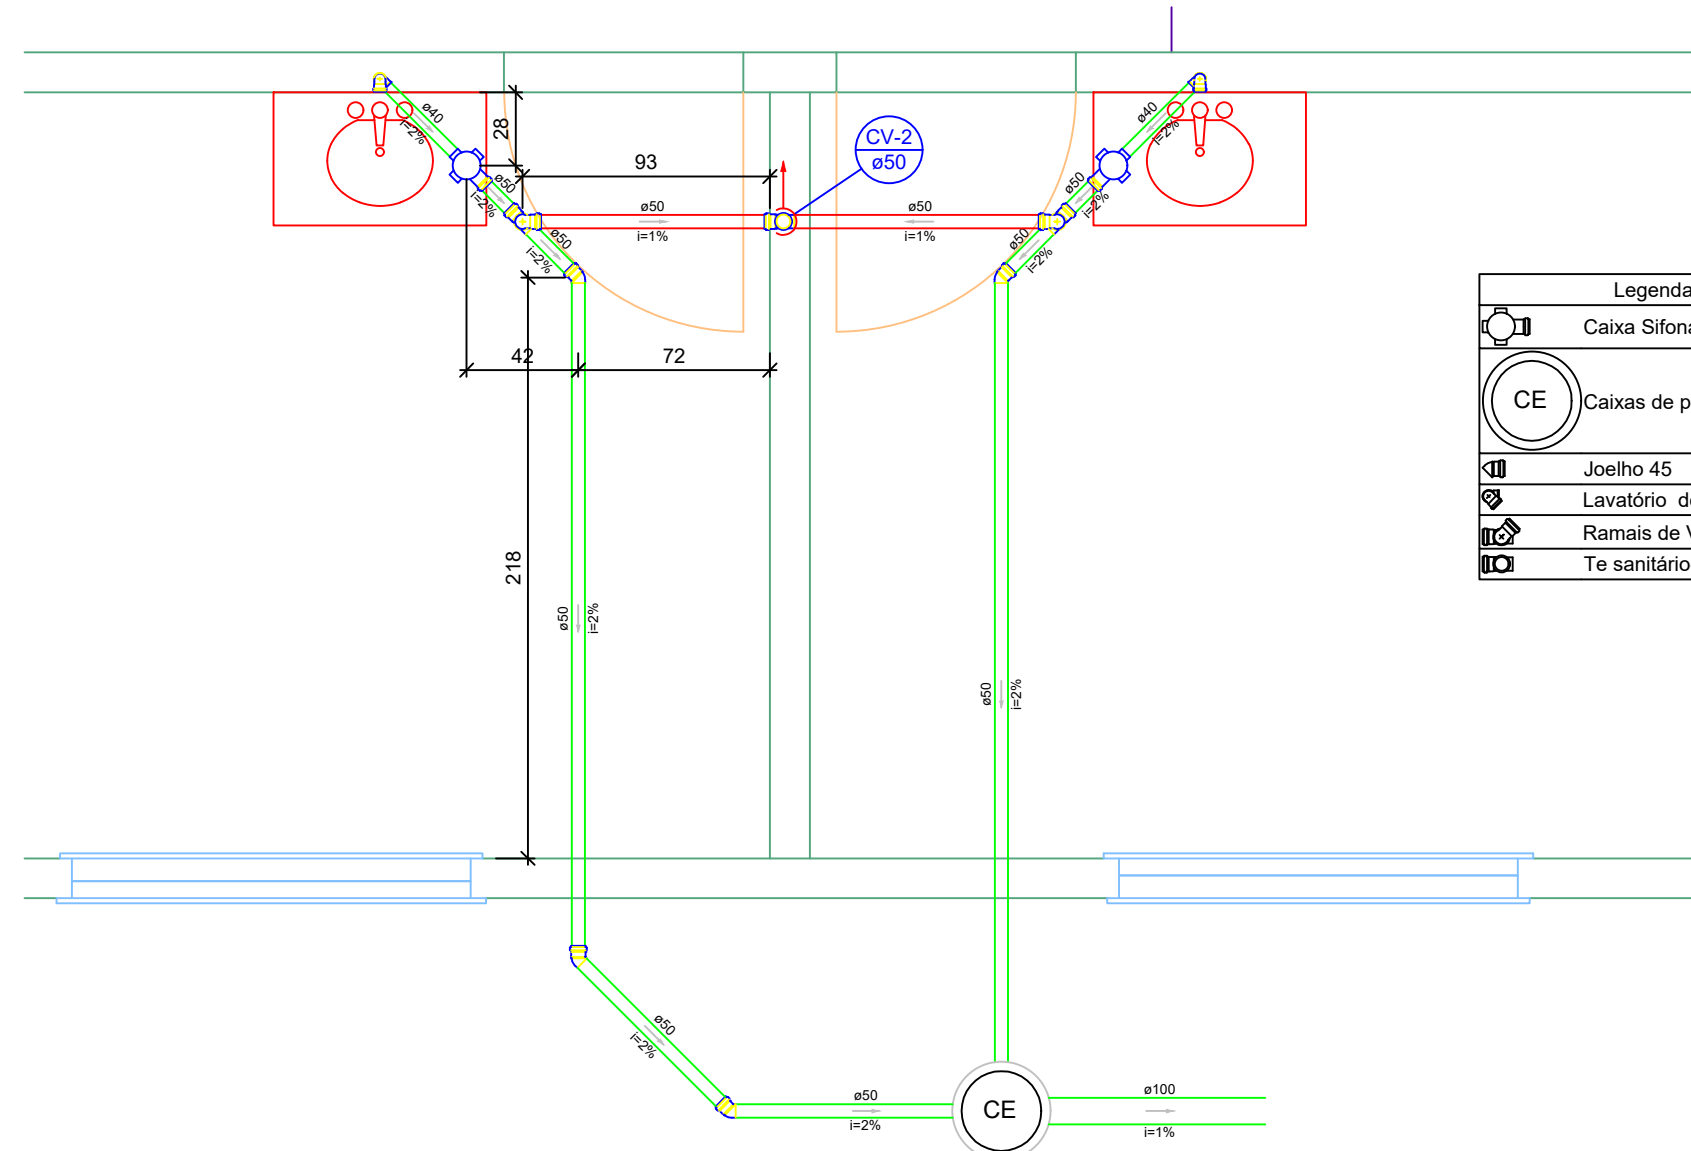

Detalhe S2  
Escala 1:25

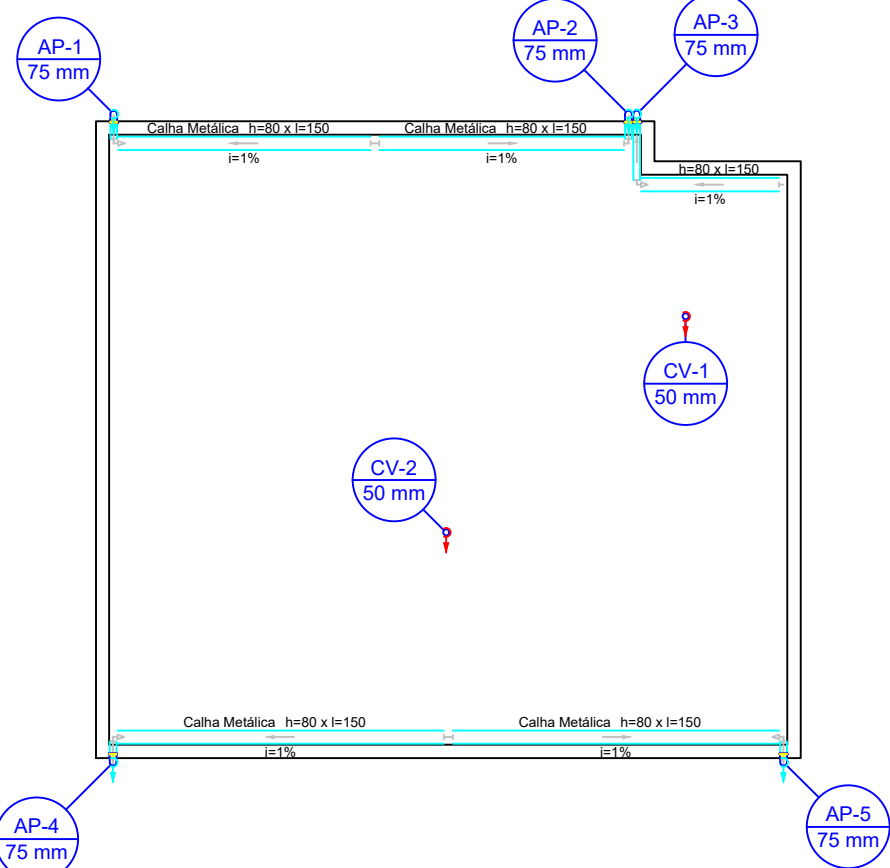

Planta baixa cobertura  
Planta baixa - ESC. 1:50

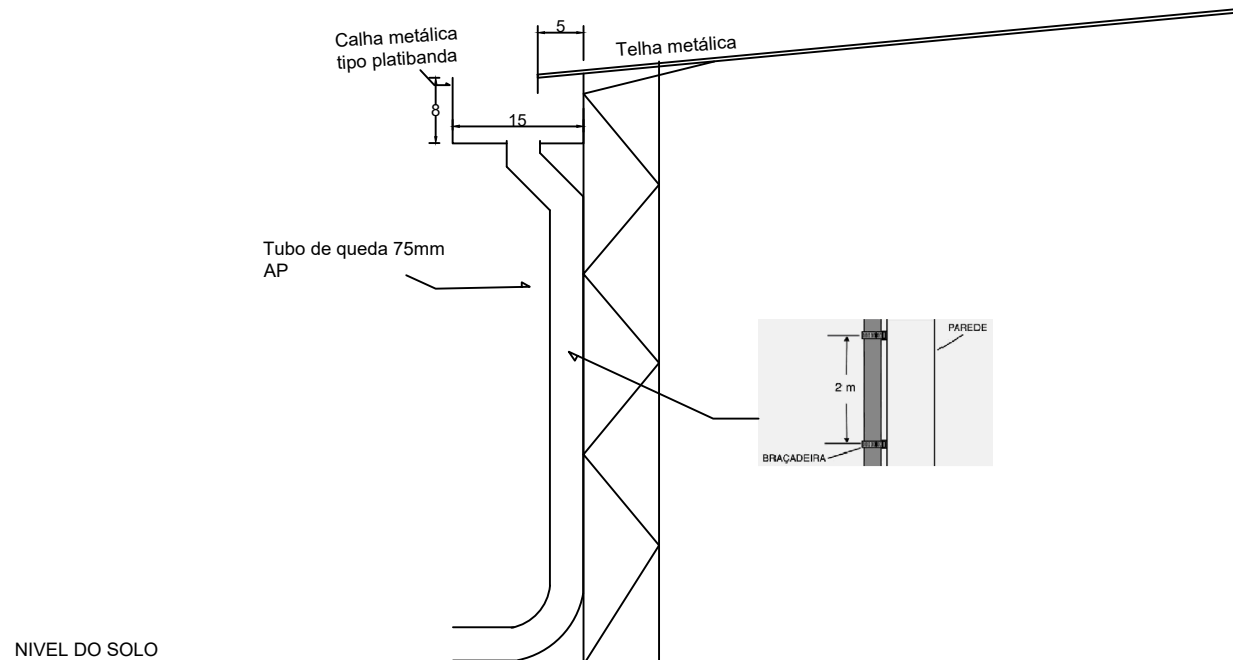

Detalhe calha  
S/ Escala

TÍTULO: PROJETO SANITÁRIO	
ATIV./USO: OBRA INSTITUCIONAL AMPLIAÇÃO PSF MÃO AMIGA	
ENDEREÇO: RUA MARTINIÃO RIBEIRO DA FONSECA ESQ. COM TRAVESSA DOS CRENTES VILA BELA DA SANTÍSSIMA TRINDADE - MT	
ESCALA: INDICADA	DATA: 03/2020
CONTEÚDO: Planta baixa térreo e detalhes	
REVISÃO 00:	PRANCHA: 01/01
AUTOR DO PROJETO	PROPRIETÁRIO
ENG CIVIL: CREA: RAFAEL DA SILVA PEREIRA MT 040671	PREFEITURA MUNICIPAL DE VILA BELA DA SANTÍSSIMA TRINDADE CNPJ: 03.214.160/0001-21
RESPONSÁVEL TÉCNICO	
Eng. civil CREA	