




Detalhe S2
Escala 1:25

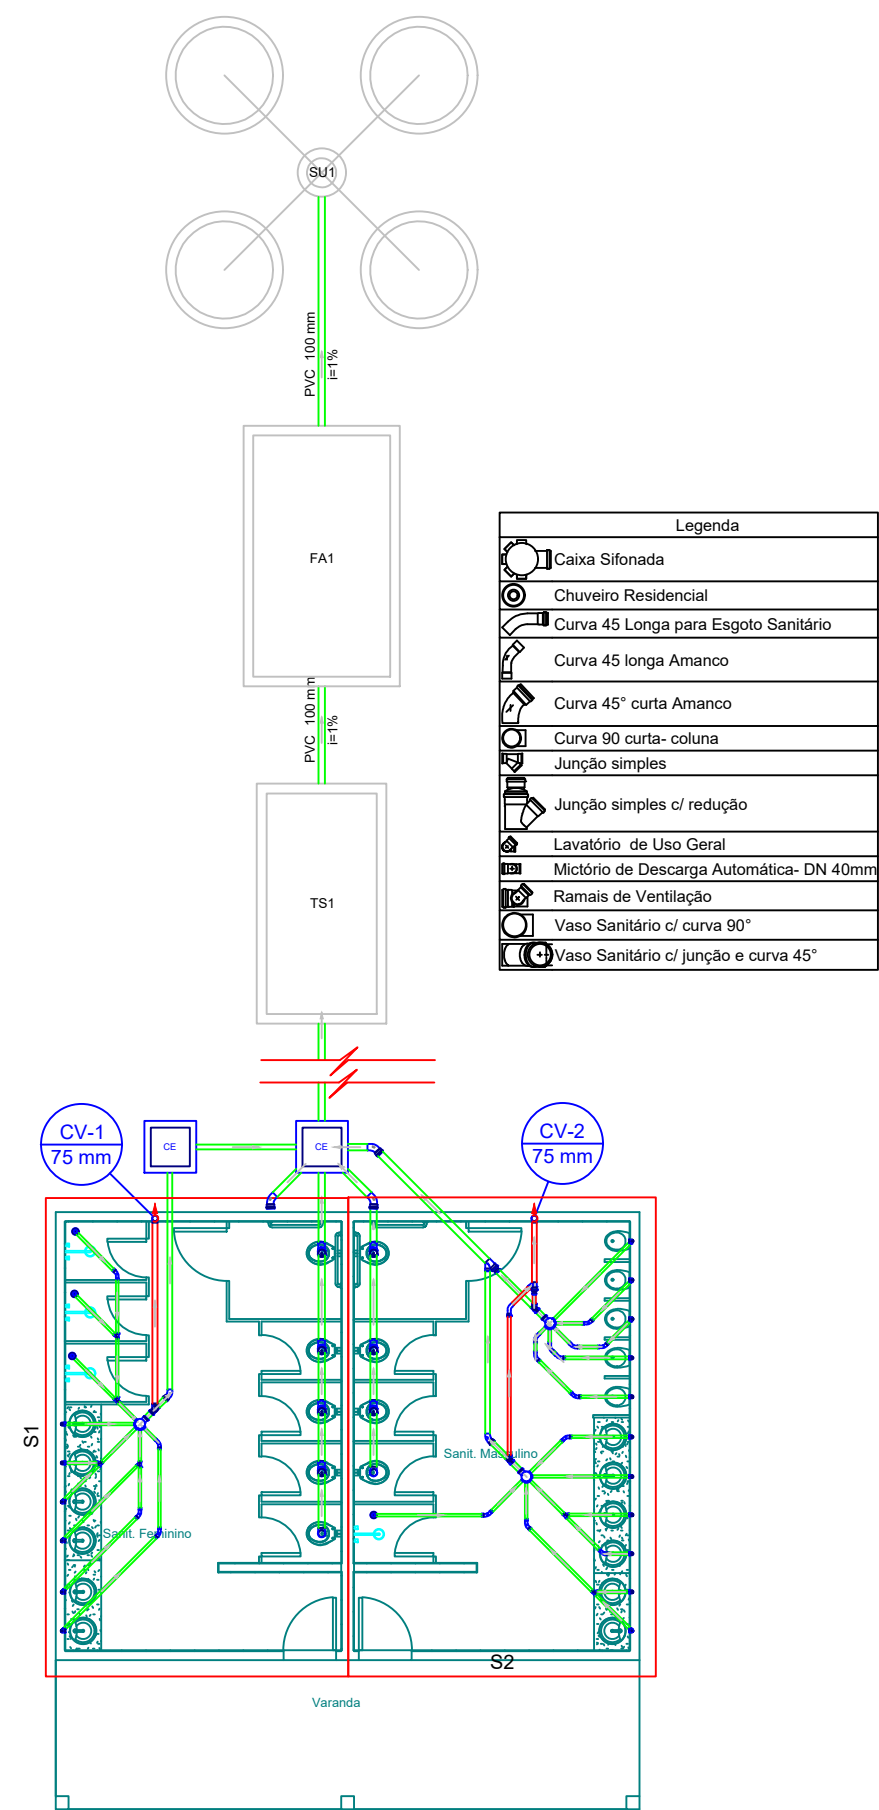


Planta Baixa
Escala 1:100

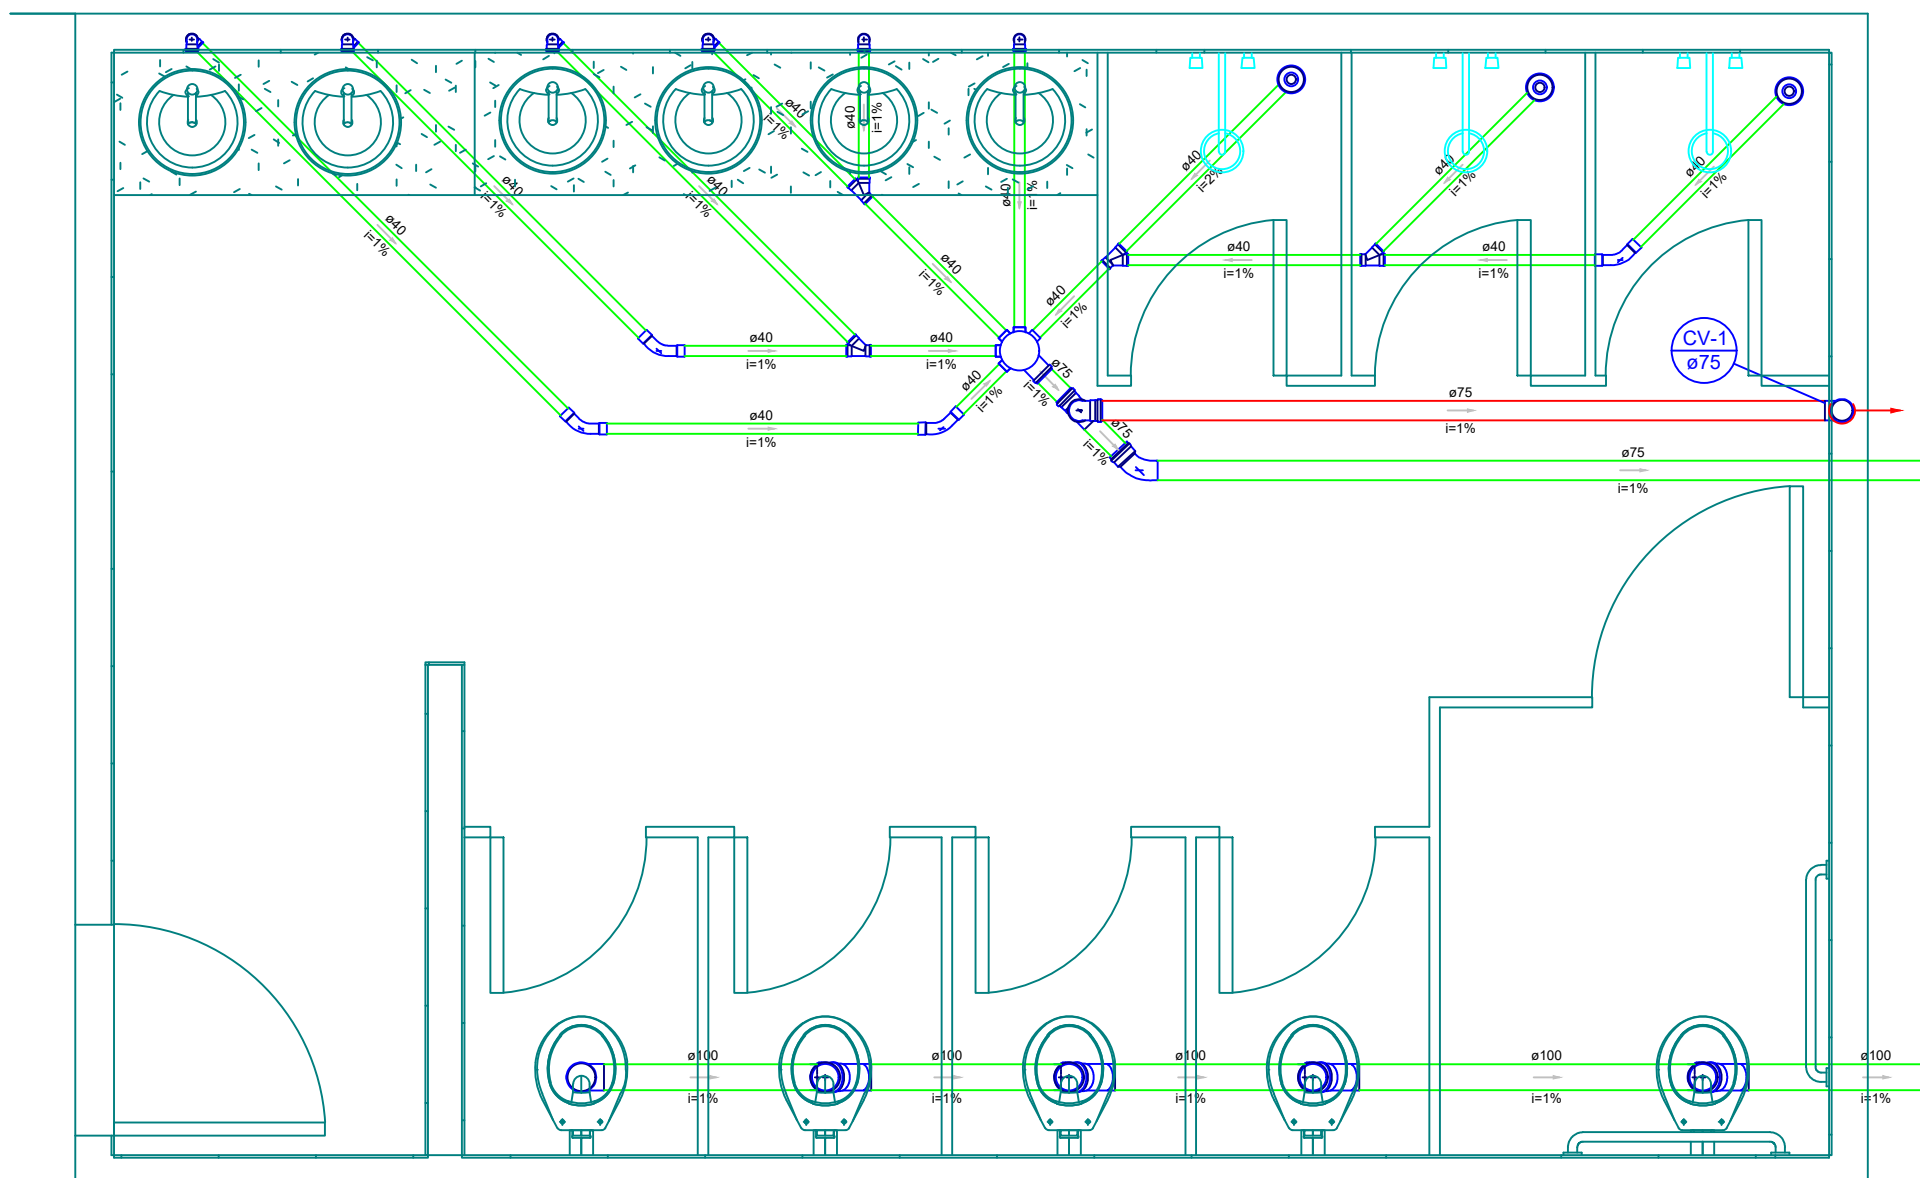


Detalhe S1
Escala 1:25

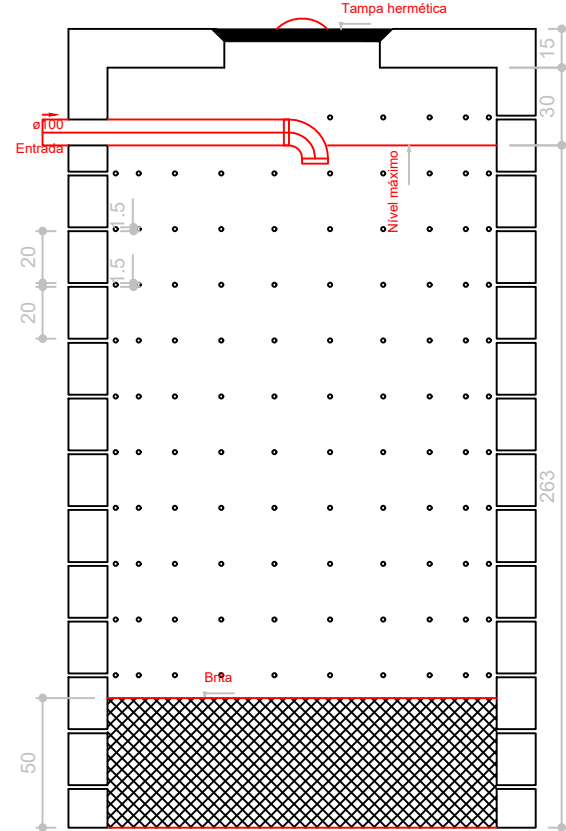


Sumidouro
Corte 1 - ESC. 1:25

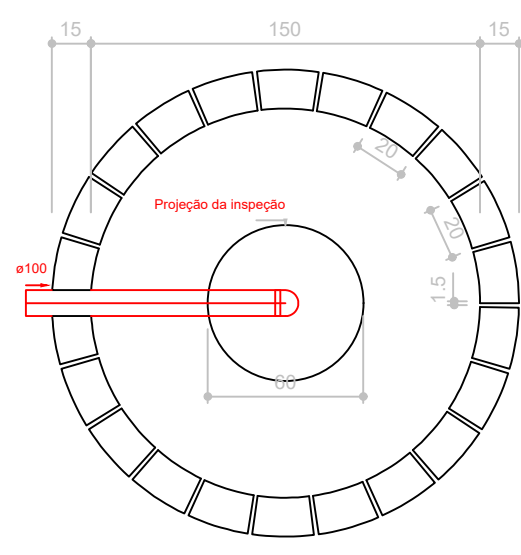


Sumidouro
Planta baixa - ESC. 1:25

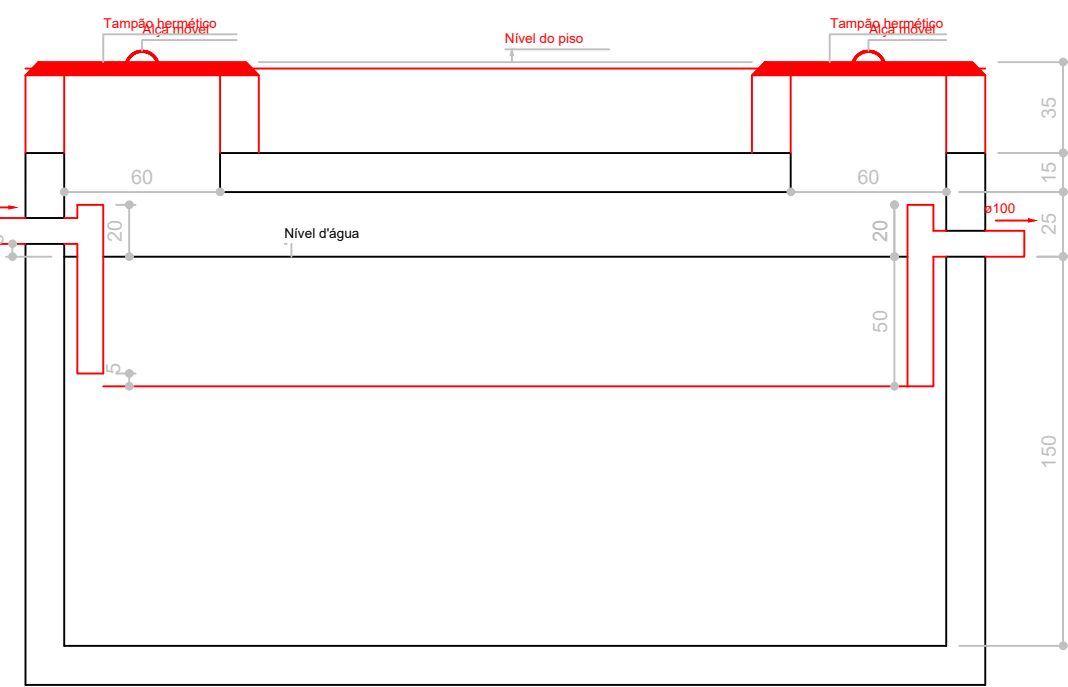


Tanque séptico
Corte 1 - ESC. 1:25

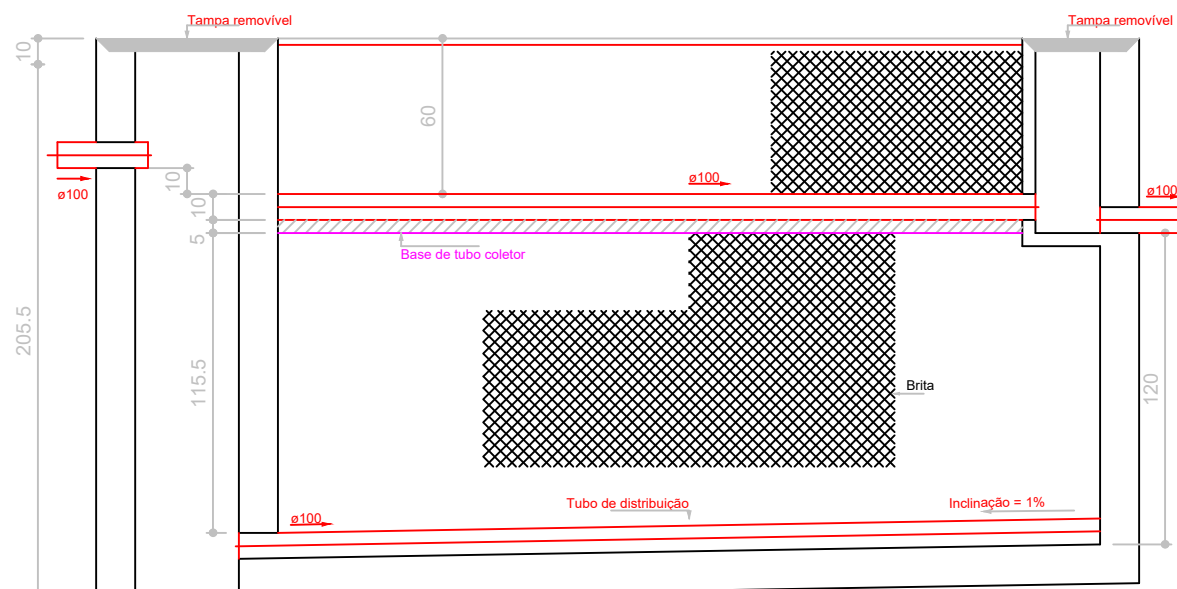


Filtro anaeróbio
Corte 1 - ESC. 1:25

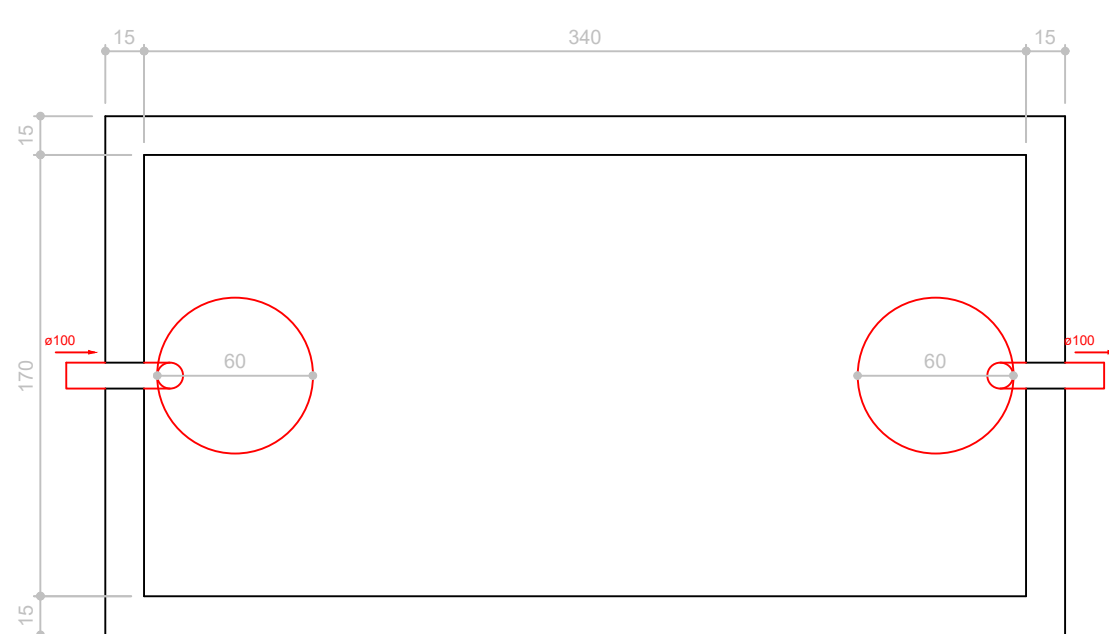


Tanque séptico
Planta baixa - ESC. 1:25

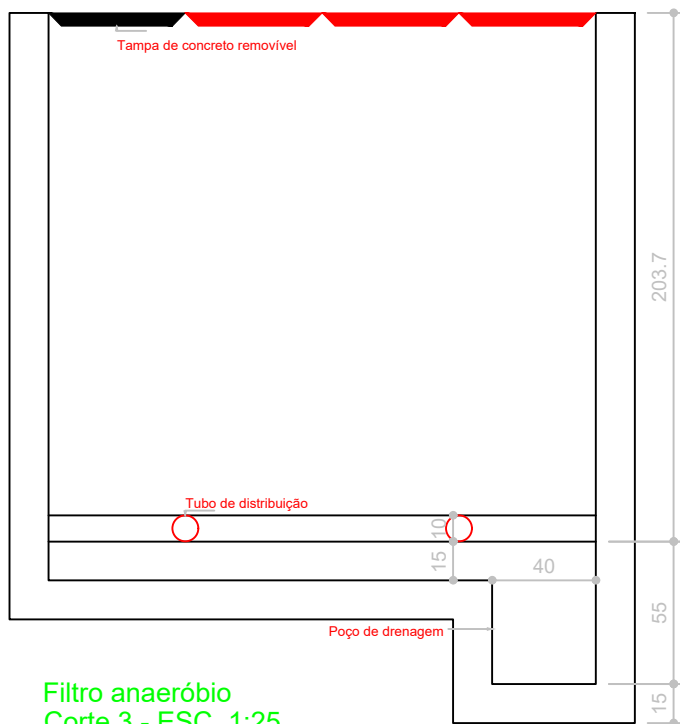

Filtro anaeróbio
Corte 3 - ESC. 1:25

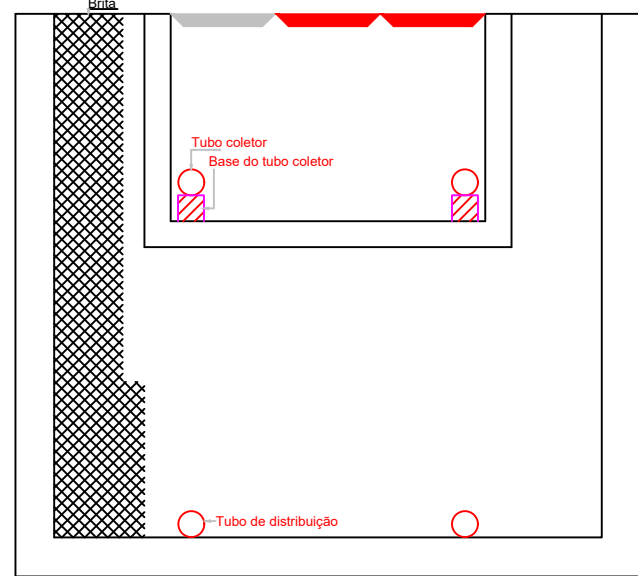

Filtro anaeróbio
Corte 2 - ESC. 1:25

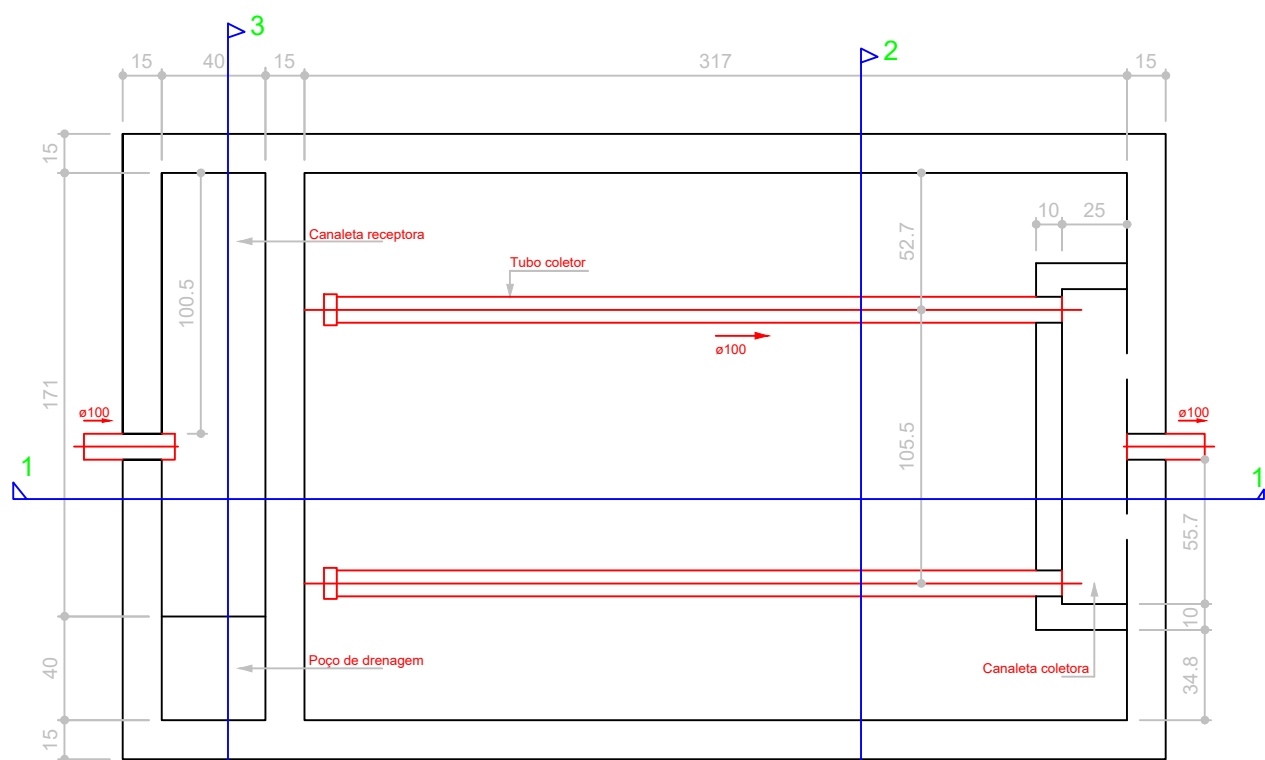

Filtro anaeróbio
Planta baixa - ESC. 1:25

Lista de Materiais	
Caixa de Proteção	
Caixa de inspeção esgoto simples	2 pc
PVC Acessórios	
Caixa sifonada	150x185x75
Raio sifonado alt. reg. saída 40	3 pc
100 mm - 40 mm	4 pc
Sifão de copo p/ pia e lavatório	12 pc
1" - 1.1/2"	
Sifão flexível p/ Microtório	5 pc
1.1/4" - 2"	
Valvula p/ lavatório e tanque	12 pc
1"	
PVC Esgoto	
Bucha de redução longa	50 mm - 40 mm
50 mm	5 pc
Curva 45 longa Amanco	100 mm
100 mm	2 pc
75 mm	3 pc
Curva 45 longa	50 mm
50 mm	1 pc
Curva 45 longa Amanco	40 mm
40 mm	16 pc
Curva 90 curta	100 mm
100 mm	2 pc
40 mm	21 pc
75 mm	2 pc
Joelho 45	100 mm
100 mm	7 pc
Joelho 90	100 mm
100 mm	8 pc
40 mm	5 pc
50 mm	2 pc
75 mm	1 pc
Joelho 90 canal p/ esgoto secundário	40 mm - 1.1/2"
40 mm	12 pc
Junção simples	100 mm - 75 mm
100 mm	1 pc
100 mm - 100 mm	7 pc
40 mm x 40 mm	6 pc
75 mm - 50 mm	1 pc
Redução exocêntrica	100 mm - 75 mm
100 mm	1 pc
75 mm - 50 mm	1 pc
Tubo rígido c/ ponta lisa	100 mm - 4"
44.26 m	
40 mm	45.43 m
50 mm - 2"	2.7 m
75 mm - 3"	30.94 m
Tê sanitário	75 mm - 50 mm
2 pc	
75 mm - 75 mm	1 pc
Unidades de tratamento	
Alça	2 pc
Ferro	
Argamassa	2.21 m³
Brita	
nº3	3.53 m³
nº4	8.03 m³
Concreto	4.23 m³
Tampa	
Hermética	2 pc
Tijolo	
Furado	1105 pc