

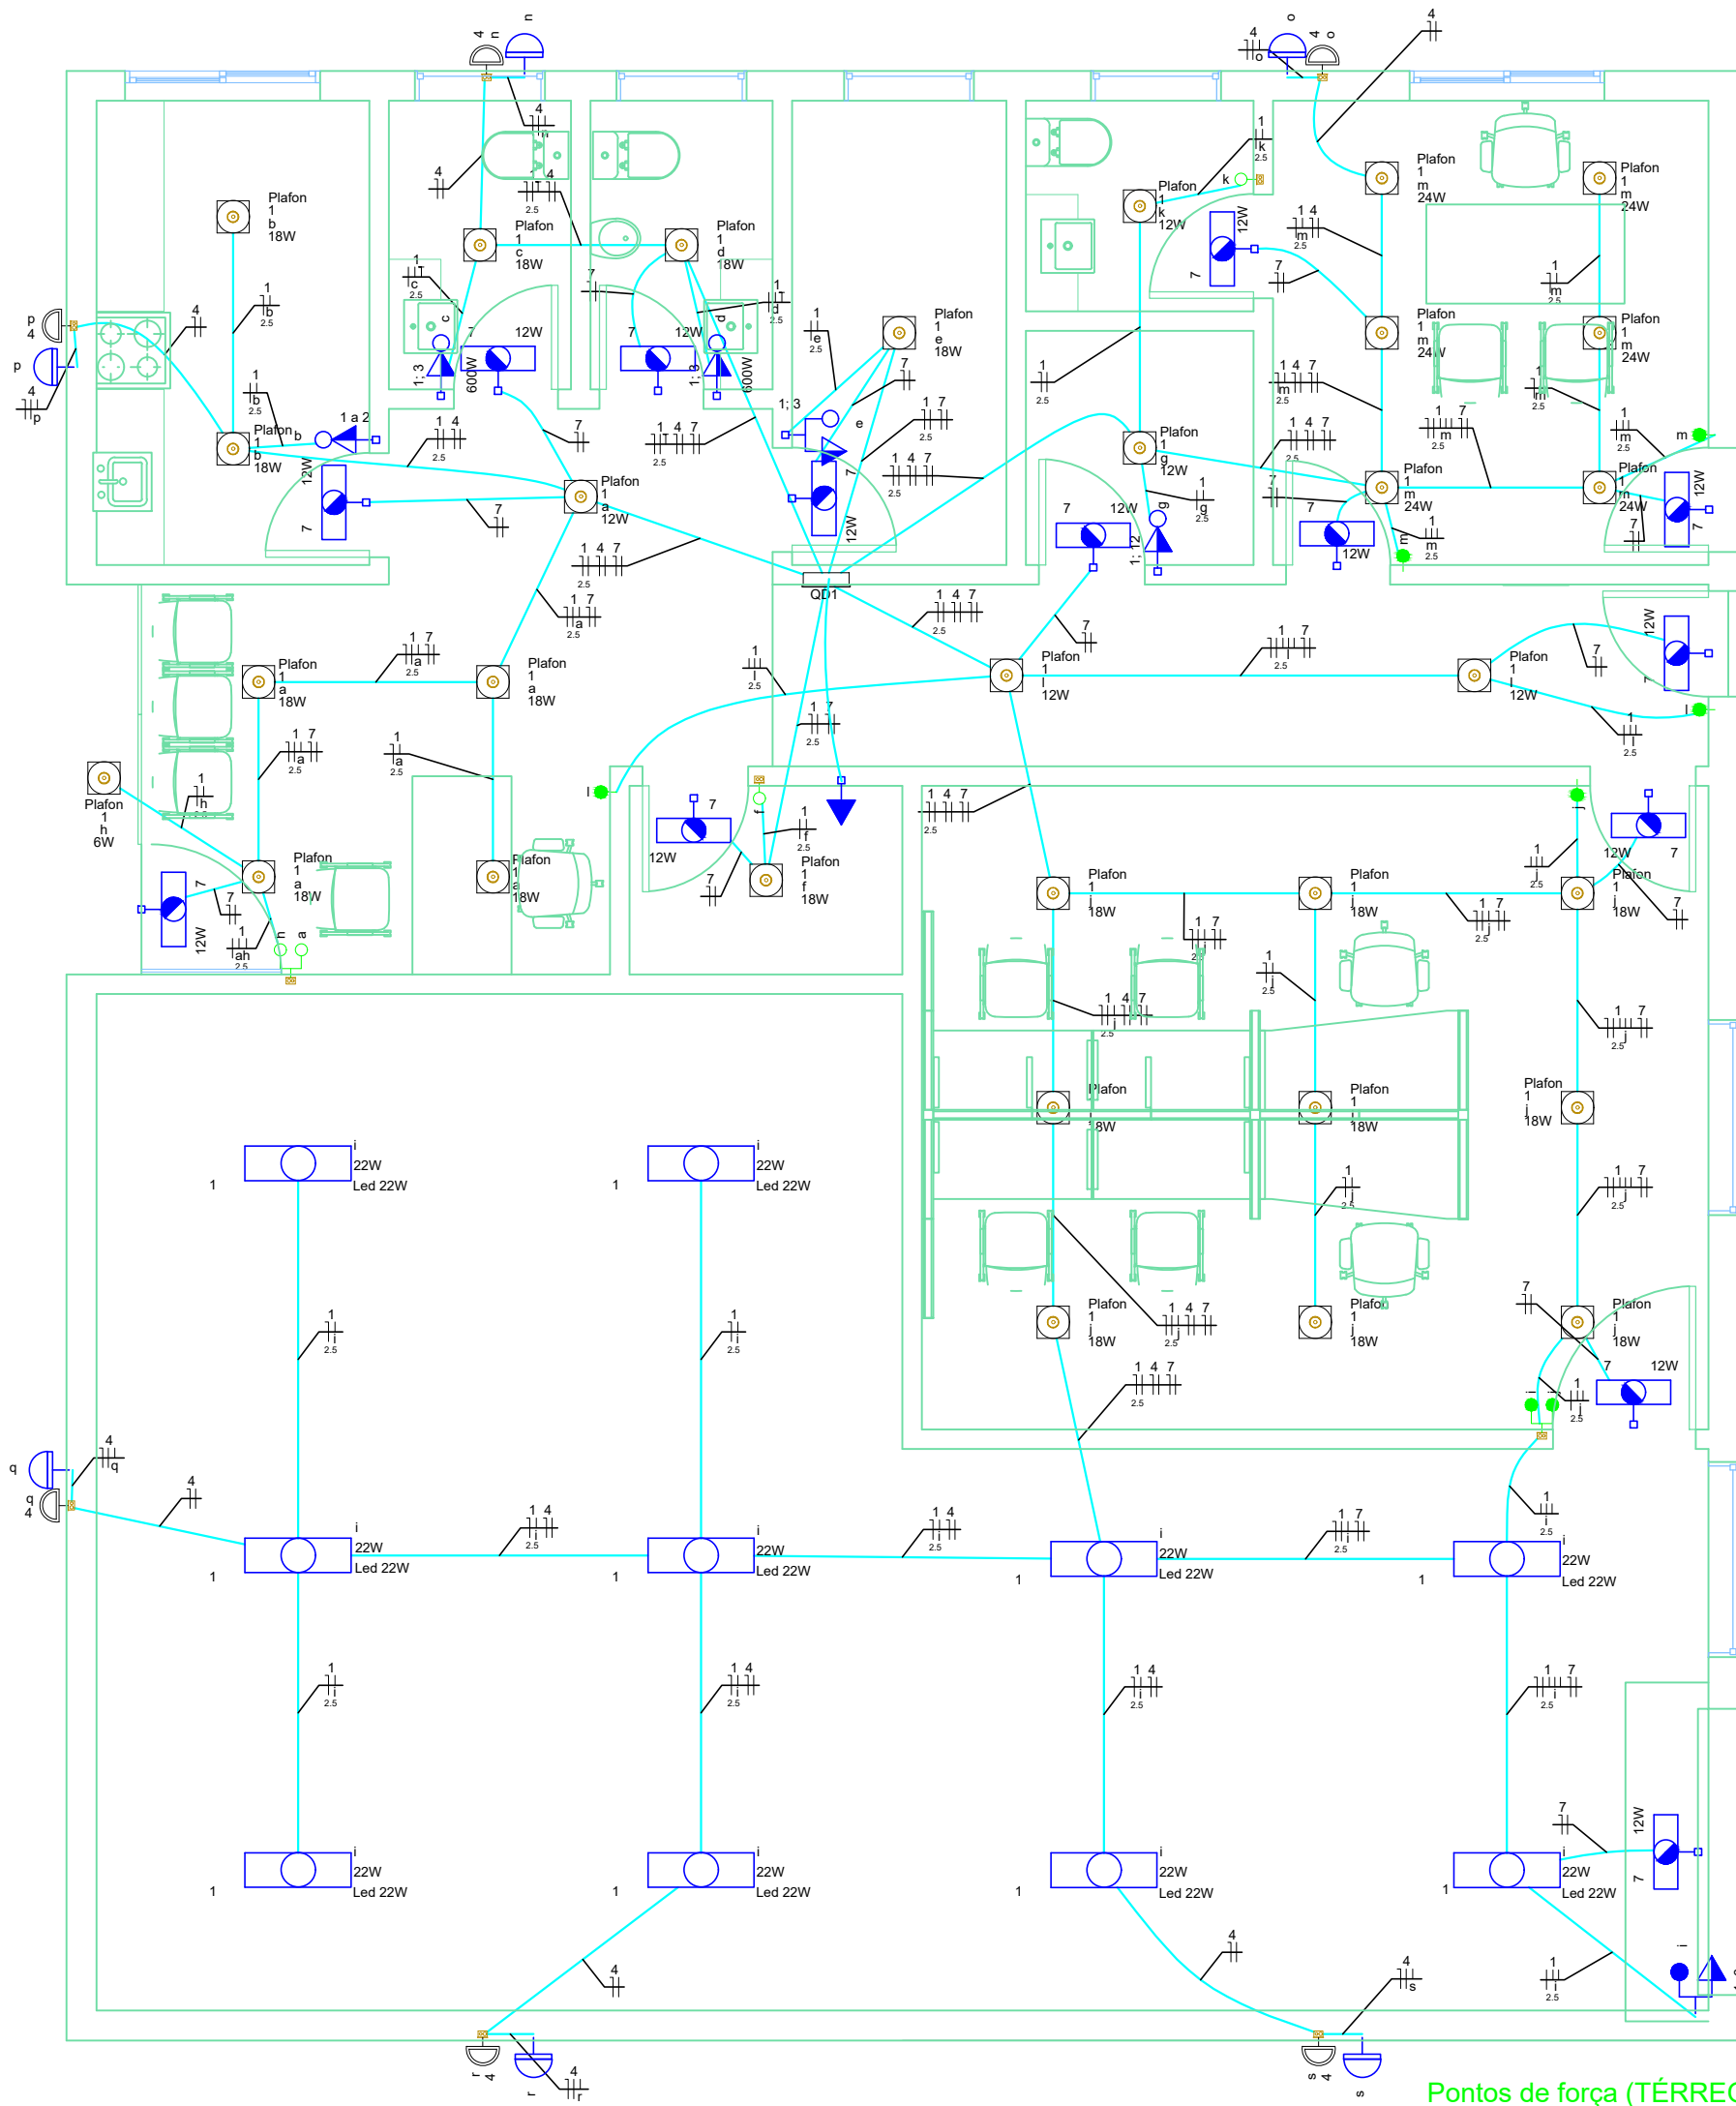


Pontos de força (TÉRREO)
Escala 1:50

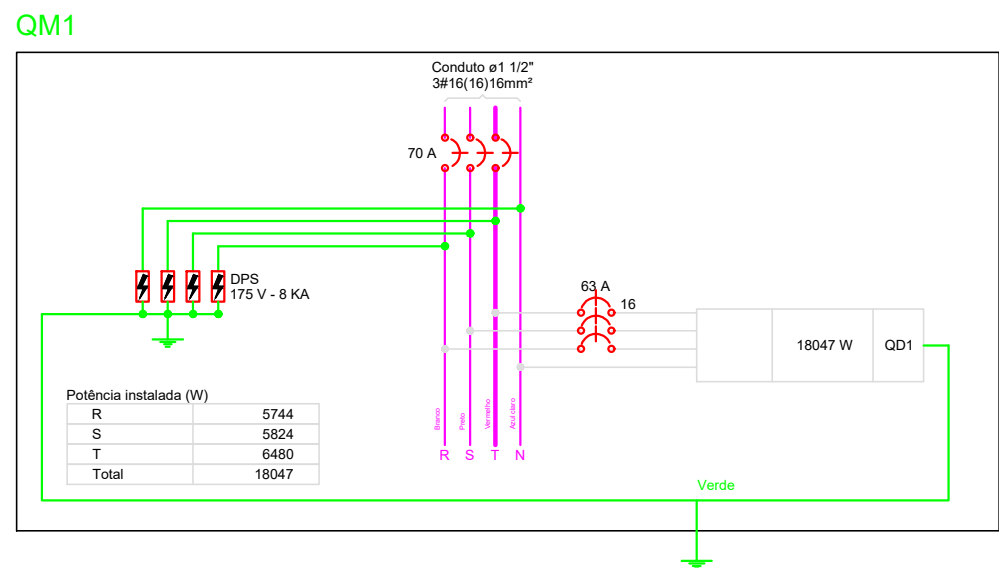

Pontos de força (TÉRREO)
Escala 1:50

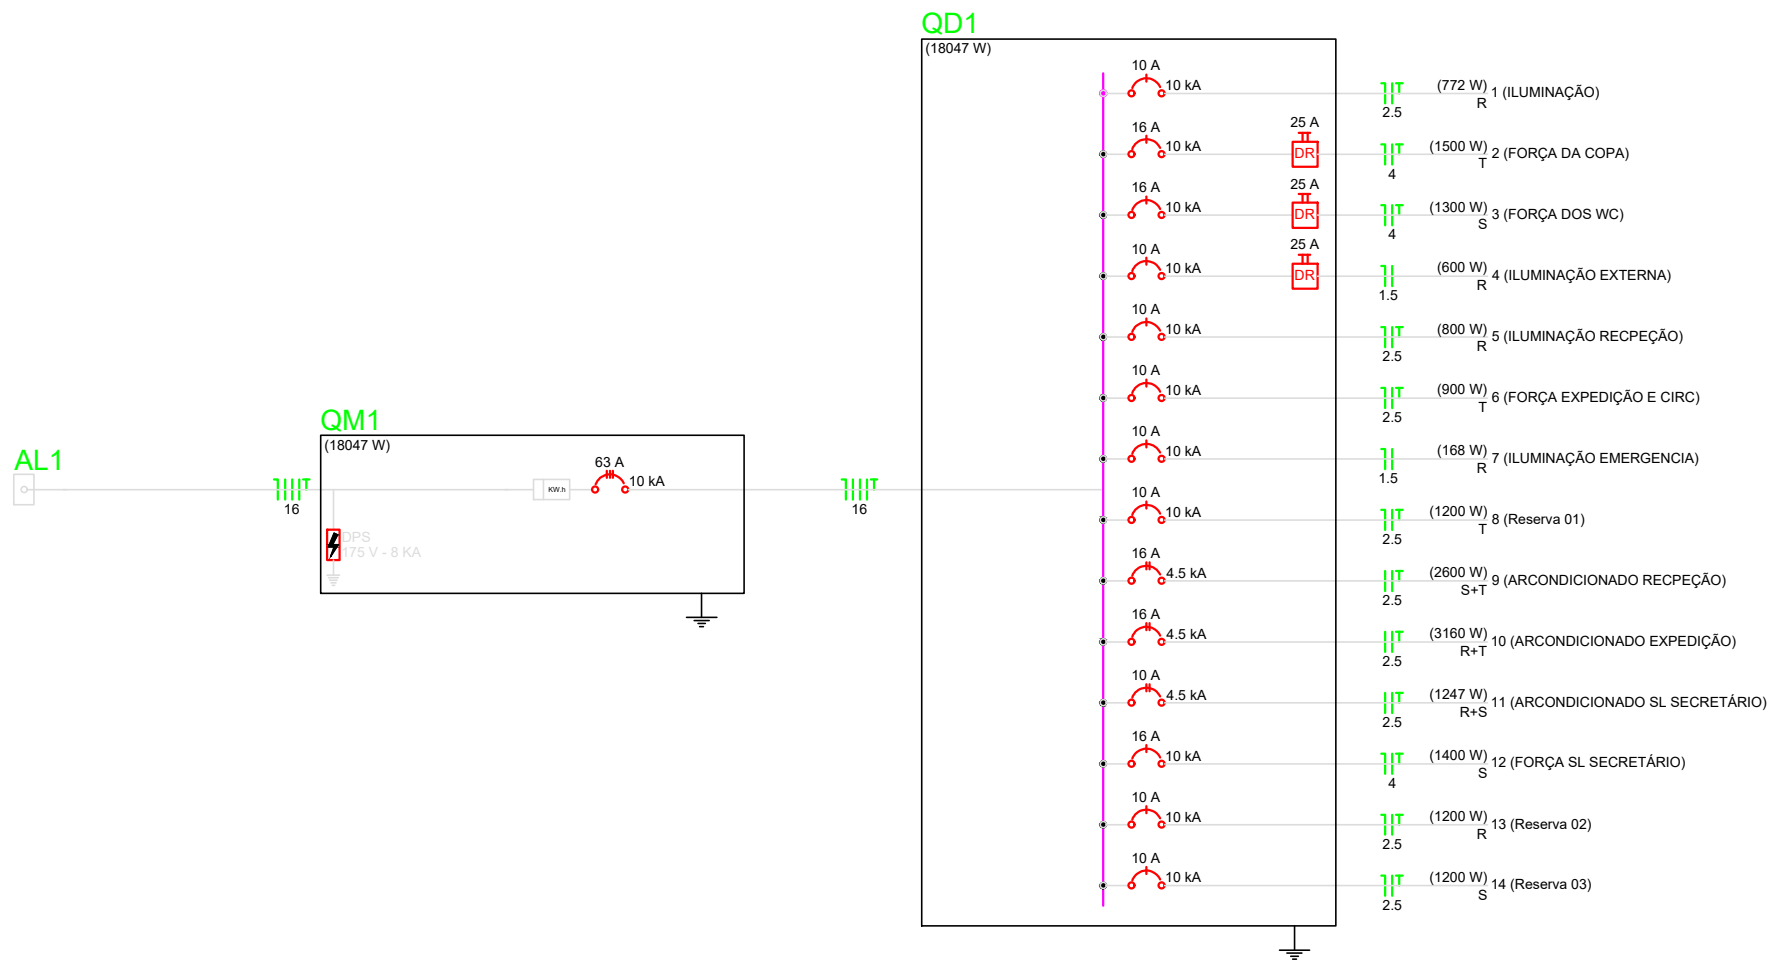

NOTAS IMPORTANTES

Cor dos Cabos
FASE 1 (R) BRANCO
FASE 2 (S) PRETO
FASE 3 (T) VERMELHO
NEUTRO AZUL CLARO
TERRA VERDE-AMARELO
RETORNO AMARELO
Cabo com diâmetro não especificado no projeto = 1,5 mm ²
condute com diâmetro não especificado no projeto = Ø 3/4"

TÍTULO: PROJETO ELÉTRICO

ATIV./USO: SEDE DA SECRETARIA DE OBRAS

ENDEREÇO: RUA OSCAR SOARES ESQUINA COM TRAVESSA DO PALÁCIO, BAIRRO ESPERANÇA
VILA BELA DA SS. TRINDADE - MT

ESCALA: INDICADA DATA: 09/2019

CONTEÚDO: Planta baixa e detalhes

REVISÃO 00:

PRANCHA:

02/02

AUTOR DO PROJETO

PROPRIETÁRIO

ARQUITETO: FLAVIO JOSÉ MORARI
CAU: A58075-9

MARCELO AUGUSTO CRUZ FILHO
CPF: 046.701.991-61

RESPONSÁVEL TÉCNICO

ARQUITETO: FLAVIO JOSÉ MORARI
CAU: A58075-9