



Hidraulico (Térreo)
Escala 1:50

Lista de Materiais		
Aparelho		
Ducha higiênica 25mm x 1/2"	3	pc
Mictório de Descarga Descontínua 1/2"	1	pc
Torneira de Pia de Cozinha 25 mm - 1/2"	1	pc
Torneira de lavatório 25 mm - 1/2"	3	pc
Vaso Sanitário c/ cx. acoplada 12"	3	pc
Metais		
Registro de esfera 1/2"	1	pc
Registro de gaveta c/ canopla cromada 3/4"	4	pc
Metais Pressmatic		
Pressmatic mictório cromado 1/2"	1	pc
PVC Acessórios		
Engate flexível cobre cromado com canopla 1/2 - 30cm	3	pc
Engate flexível plástico 1/2 - 30cm	3	pc
PVC misto soldável		
Coleira de tomada em PVC 1/2"	1	pc
Joelho 90 soldável c/ rosca 20 mm - 1/2"	1	pc
Joelho de redução soldável c/ rosca 25 mm - 1/2"	1	pc
Tê sold c/ rosca bolsa central 20 mm - 1/2"	2	pc
PVC rígido soldável		
Adapt sold curto c/bolsa-rosca p registro 20 mm - 1/2"	1	pc
Bucha de redução sold. longa 50 mm - 25 mm	4	pc
Curva 90 soldável 25 mm	3	pc
Joelho 90° soldável 20 mm	1	pc
20 mm	20	pc
Linha soldável 20 mm	1	pc
Tubos 20 mm	3.97	m
25 mm	55.93	m
Tê 90 soldável 25 mm	6	pc
PVC soldável azul c/ bucha latão		
Joelho de redução 90° soldável com bucha de latão 25 mm - 1/2"	8	pc


Legenda	
	Alimentador Predial
	Registro de gaveta c/ canopla cromada

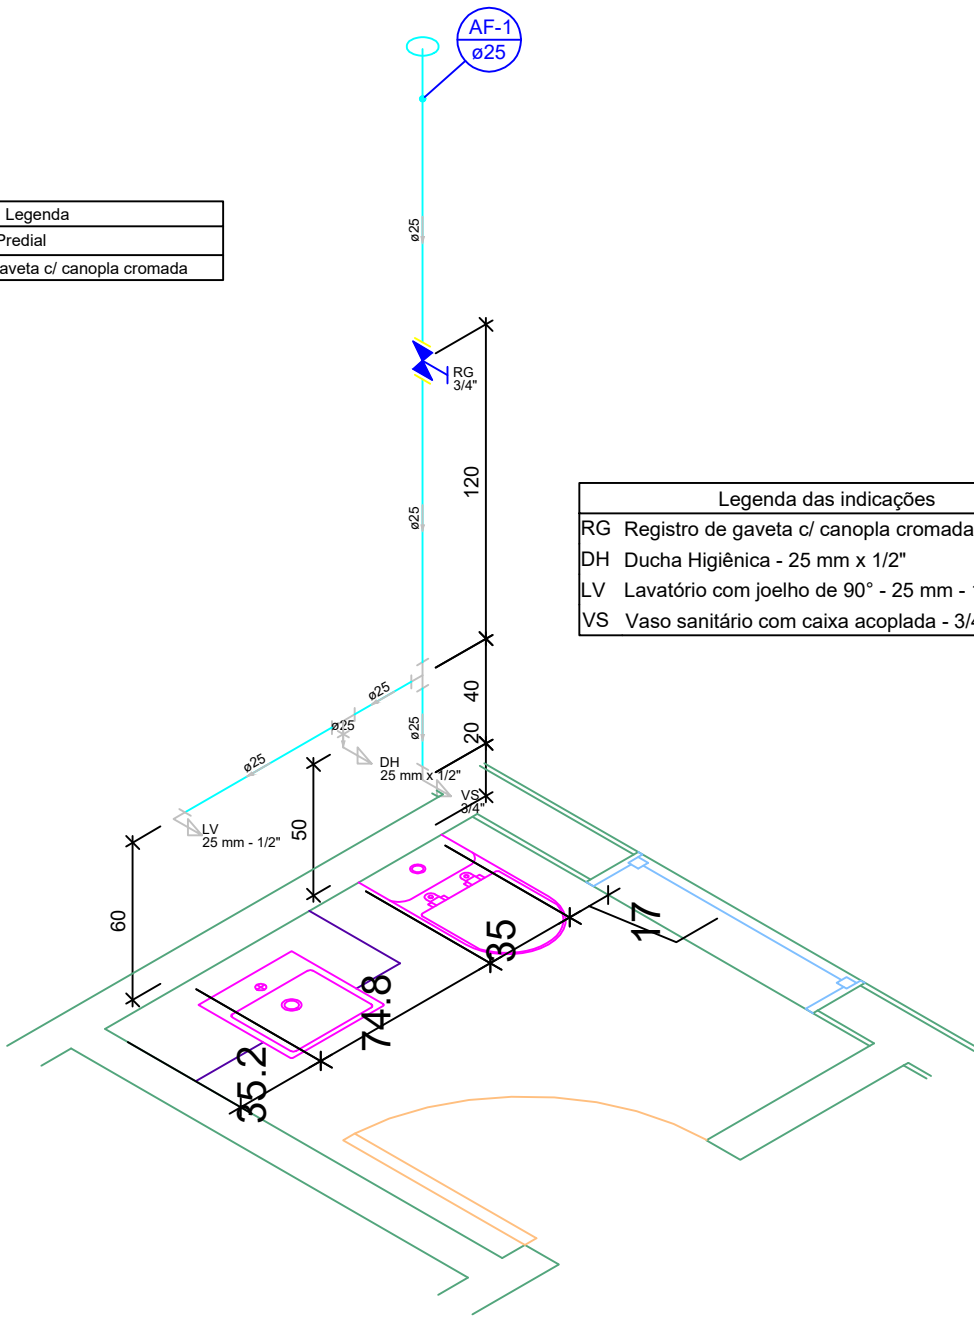


Detalhe H3
Escala 1:25

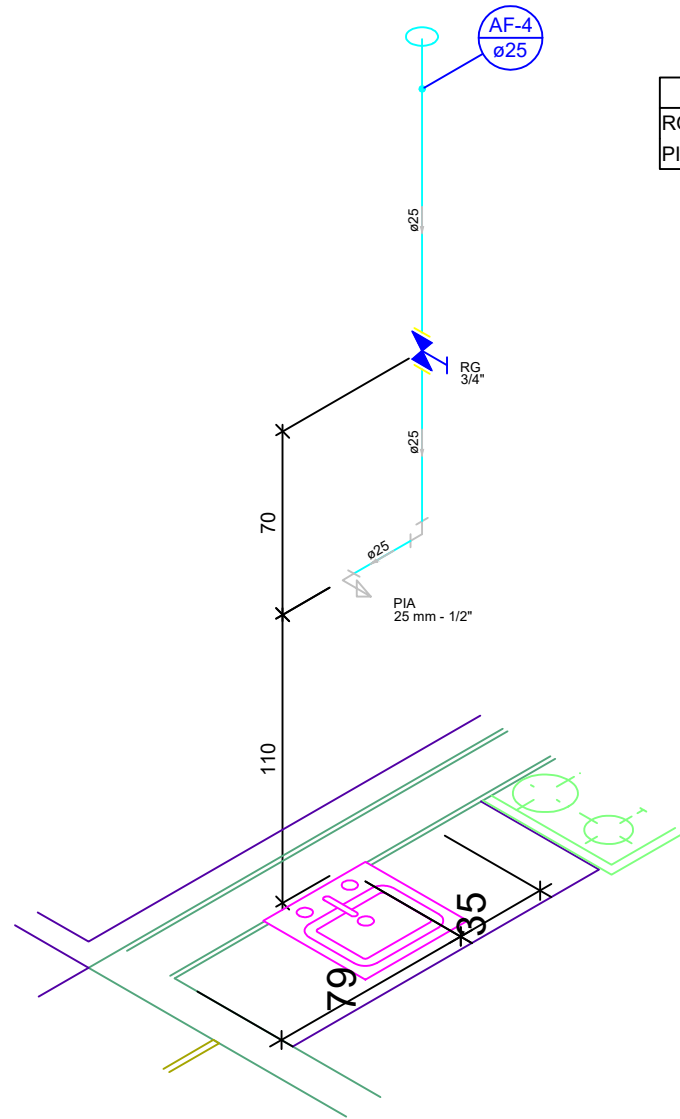

Detalhe H5
Escala 1:25

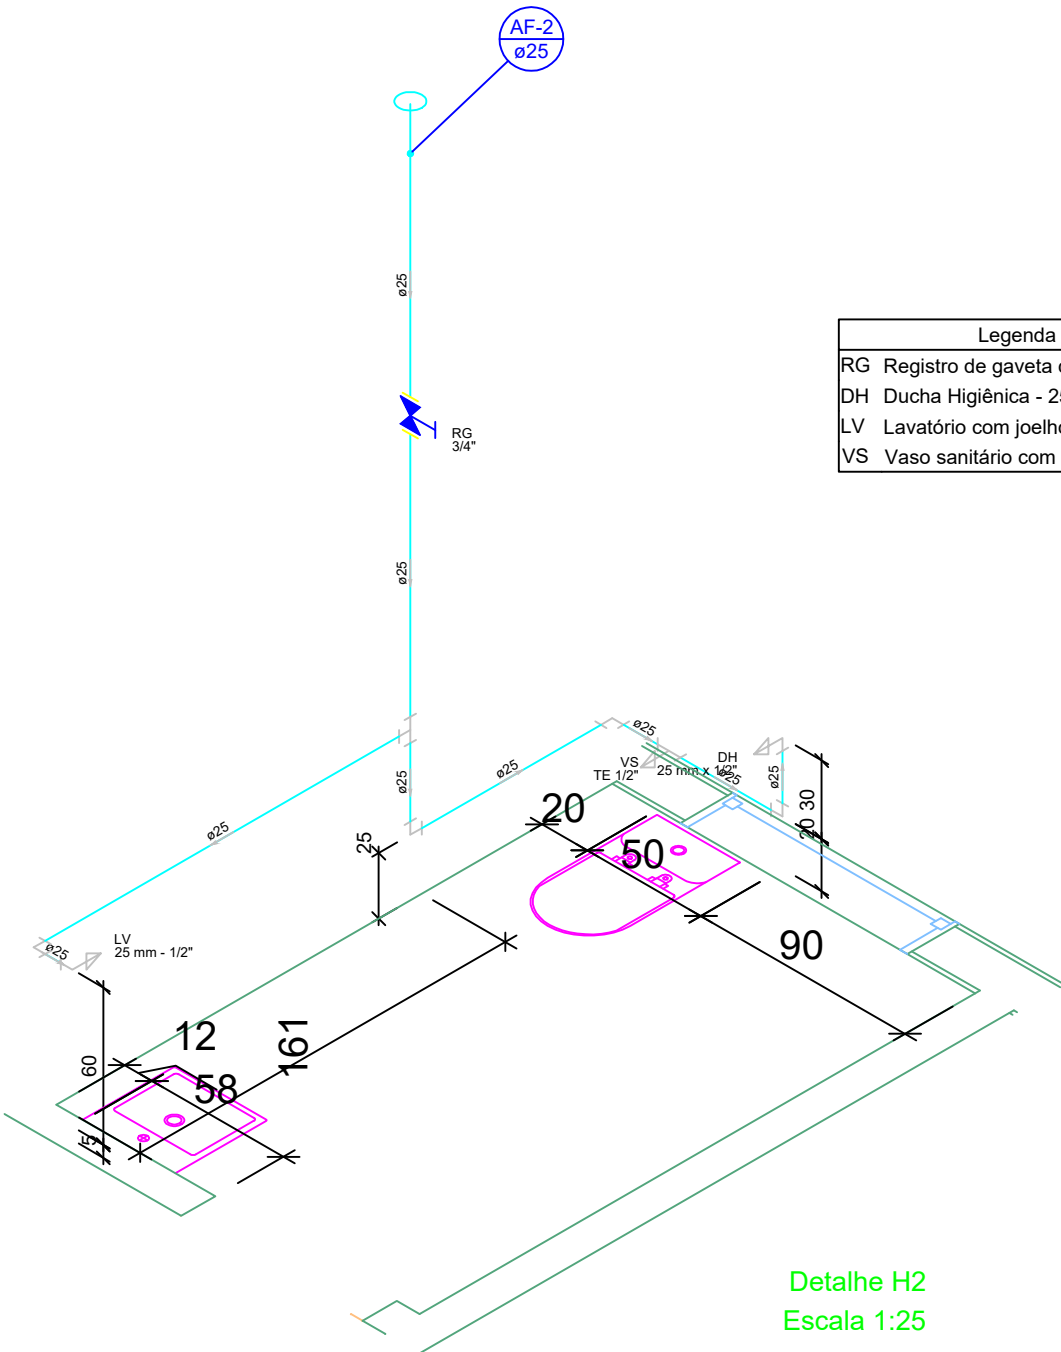

Detalhe H2
Escala 1:25

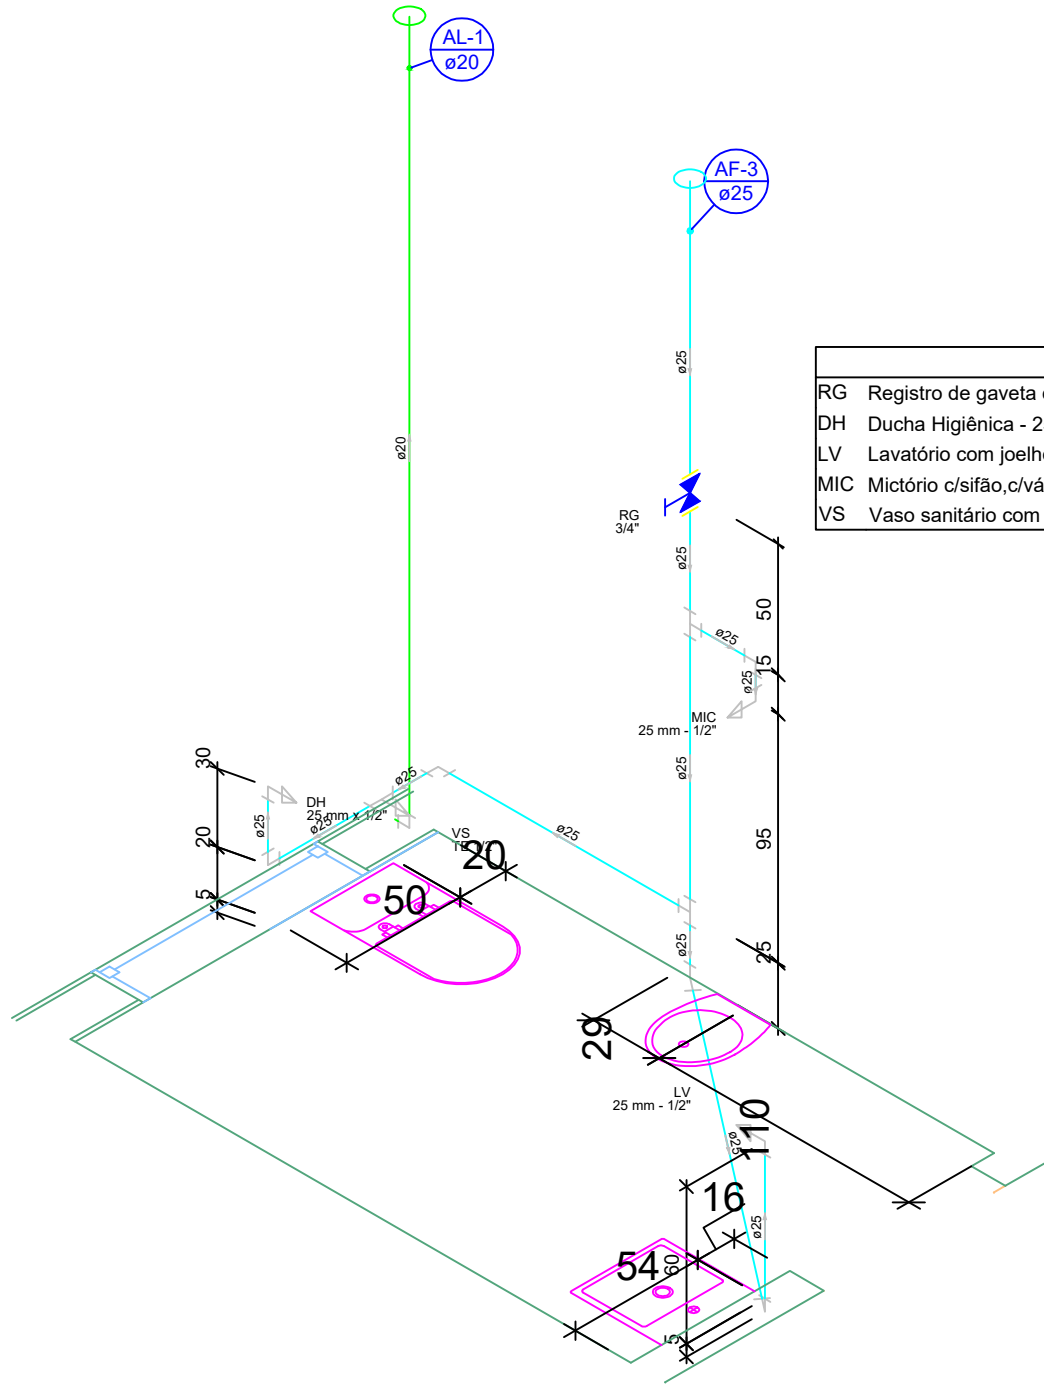

Detalhe H1
Escala 1:25

Legenda das indicações	
RG	Registro de gaveta c/ canopla cromada - 3/4"
PIA	Pia de cozinha com joelho de 90° - 25 mm - 1/2"

Legenda das indicações	
RG	Registro de gaveta c/ canopla cromada - 3/4"
DH	Ducha Higiénica - 25 mm x 1/2"
LV	Lavatório com joelho de 90° - 25 mm - 1/2"
VS	Vaso sanitário com caixa acoplada - 3/4"

Legenda das indicações	
RG	Registro de gaveta c/ canopla cromada - 3/4"
DH	Ducha Higiénica - 25 mm x 1/2"
LV	Lavatório com joelho de 90° - 25 mm - 1/2"
MIC	Mictório c/sifão,c/ válvula de descarga,com joelho de 90° - 25 mm - 1/2"
VS	Vaso sanitário com caixa acoplada - TE 1/2"

TÍTULO: PROJETO HIDRÁULICO	
ATIV./USO: PÚBLICA - SECRETÁRIA DE OBRAS	
ENDEREÇO: RUA OSCAR SOARES ESQ. COM TRAVESSA DO PALACIO, VILA BELA, DA SANTÍSSIMA TRINDADE -MT.	
ESCALA: INDICADA	DATA: 02/2020
CONTEÚDO: PLANTA BAIXA E DETALHES	
QUADRO DE ÁREAS:	
PRANCHA:	
01/02	
AUTOR DO PROJETO	
PROPRIETÁRIO	
ENG CIVIL: RAFAEL DA SILVA PEREIRA CREA: MT040671	
PREFEITURA MUNICIPAL DE VILA BELA DA SANTÍSSIMA TRINDADE CNPJ: 03.214.160/0001-21	
RESPONSÁVEL TÉCNICO	
ENG CIVIL:	
CREA:	