




PLANTA BAIXA TÉRREO
Escala 1:50

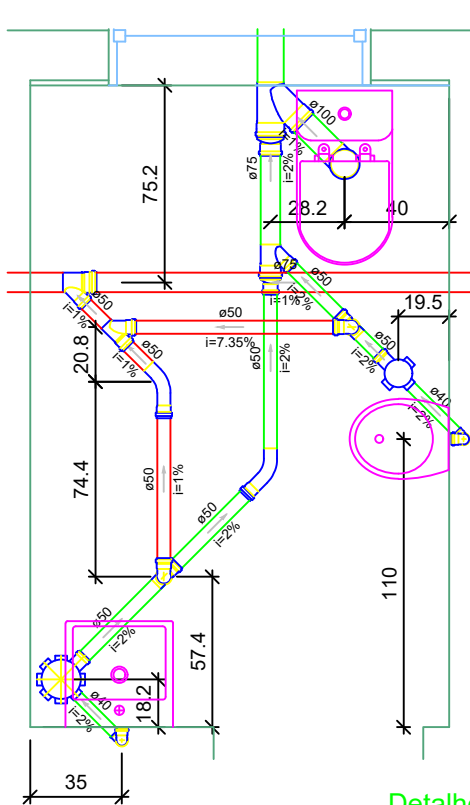


Detalhe S1
Escala 1:25

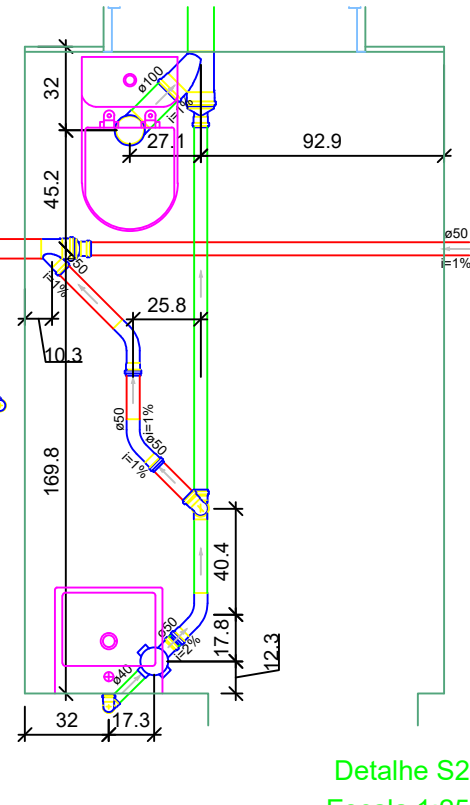

Detalhe S2
Escala 1:25

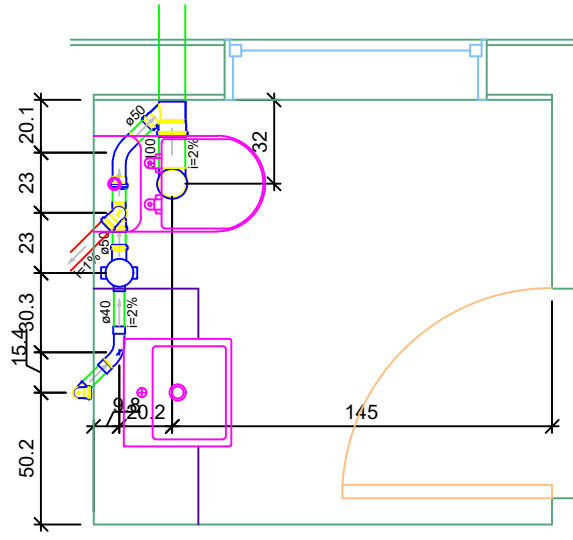


Detalhe S3
Escala 1:25

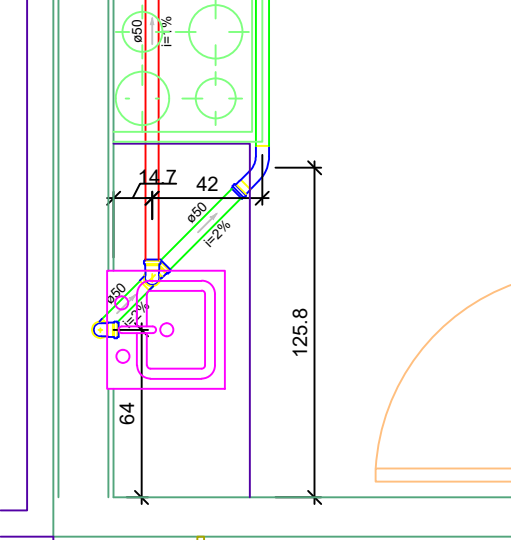


Detalhe S4
Escala 1:25

Legenda	
	Caixa Sifonada
	Caixa de areia pluvial simples
	CE
	CG
	Caixas de Gordura
	Caixas de passagem
	Curva 45 Longa para Esgoto Sanitário
	Curva 45 longa Amanco
	Curva 45° curta Amanco
	Curva 90 curta- coluna
	Junção invertida
	Junção simples
	Junção simples c/ redução
	Lavatório de Uso Geral
	Mictório de Descarga Automática- DN 40mm
	Pia de Cozinha Residencial com Sifão 50mm
	Ramais de Ventilação
	Redução excêntrica
	Vaso Sanitário c/ J90°


Lista de Materiais	
Caixas de Passagem	
Caixa de areia pluvial sem grelha CA- 60x60cm	5 pç
Caixa de gordura CG 60x60 cm	1 pç
Caixa de inspeção esgoto simples CE- 60x60 cm	1 pç
Caixa de passagem modulada DN 30 cm	2 pç
PVC Acessórios	
Caixa sifonada 100x100x50	3 pç
150x150x50	1 pç
Sifão de copo p/ pia e lavatório 1" - 1.1/2"	3 pç
1" - 2"	1 pç
Sifão flexível p/ Mictório 1.1/4"- 2"	1 pç
Válvula p/ lavatório e tanque 1"	3 pç
Válvula p/ pia 1"	1 pç
PVC Esgoto	
Bucha de redução longa 50 mm - 40 mm	1 pç
Curva 45 curta Amanco 75 mm	1 pç
Curva 45 longa 50 mm	8 pç
Curva 45 longa Amanco 40 mm	1 pç
Curva 90 curta 100 mm	5 pç
40 mm	4 pç
75 mm	1 pç
Joelho 90 100 mm	5 pç
40 mm	1 pç
50 mm	7 pç
Joelho 90 c/anel p/ esgoto secundário 40 mm - 1.1/2"	3 pç
Junção invertida 75 mm x 75 mm	1 pç
Junção simples 100 mm - 50 mm	1 pç
100 mm - 100 mm	2 pç
50 mm - 50 mm	1 pç
75 mm - 50 mm	3 pç
Redução excêntrica 100 mm - 50 mm	1 pç
100 mm - 75 mm	1 pç
75 mm - 50 mm	3 pç
Tubo rígido c/ ponta lisa 100 mm - 4"	33.96 m
150 mm - 6"	72.68 m
40 mm	3.44 m
50 mm - 2"	16.99 m
75 mm - 3"	4.62 m
Té sanitário 50 mm - 50 mm	5 pç
Unidades de tratamento	
Alça	1 pç
Ferro	1 pç
Argamassa	0.31 m³
Brita n°3	0.62 m³
n°4	0.81 m³
Concreto	1.62 m³
Hermética	1 pç
Tijolo	155 pç

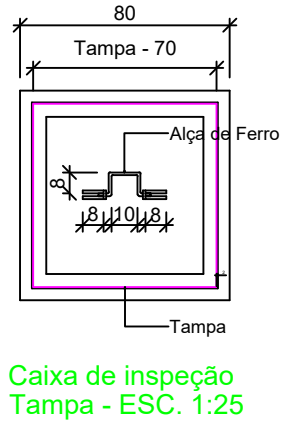


Caixa de inspeção
Tampa - ESC. 1:25

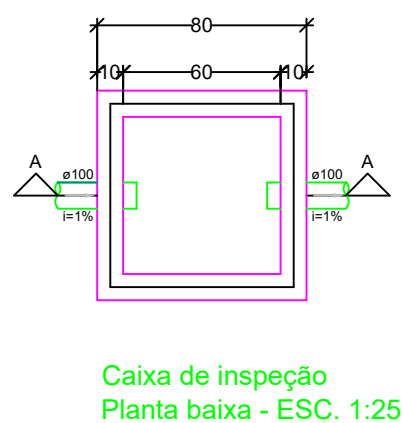

Caixa de inspeção
Planta baixa - ESC. 1:25

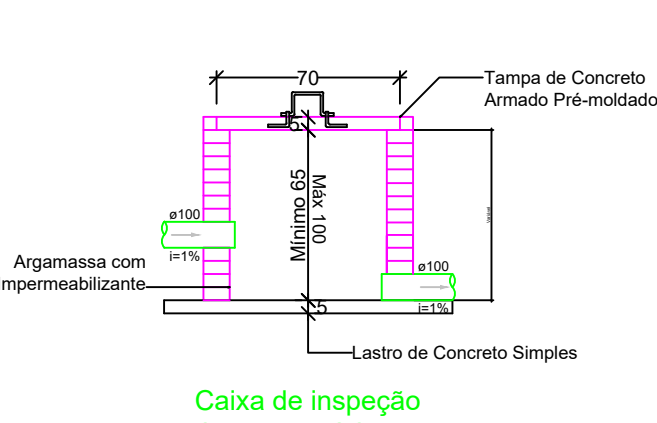

Caixa de inspeção
Corte A - ESC. 1:25

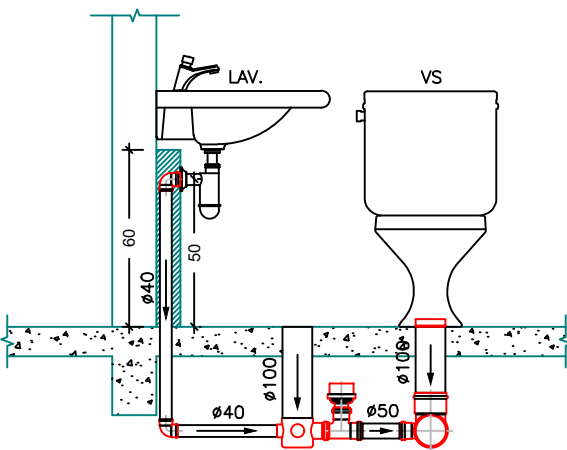

Detalhe instalação
S/ Escala

TÍTULO: PROJETO SANITÁRIO	
ATIV./USO: PÚBLICA - SECRETÁRIA DE OBRAS	
ENDEREÇO: RUA OSCAR SOARES ESQ. COM TRAVESSA DO PALACIO, CENTO, VILA BELA MATO GROSSO	
ESCALA: INDICADA	DATA: 02/2020
CONTEÚDO: PLANTA BAIXA E DETALHES	
QUADRO DE ÁREAS:	PRANCHA: 01/02
AUTOR DO PROJETO Eng. civil Rafael da Silva Pereira CREA MT040678	PROPRIETÁRIO PREFEITURA MUNICIPAL DE VILA BELA DA SANTÍSSIMA TRINDADE CNPJ: 03.214.160/0001-21
RESPONSÁVEL TÉCNICO	
ARQUITETO: CAU:	