



Planta baixa hidráulico
Escala 1:50


Lista de Materiais	
Aparelho	
Torneira de lavatório 25 mm - 1/2"	1 pç
Vaso Sanitário c/ cx. acoplada 1/2"	1 pç
Metais	
Registro de esfera 3/4"	1 pç
Registro de gaveta c/ canopla cromada 3/4"	1 pç
Registro esfera torboleta bruto PVC 3/4"	1 pç
PVC Acessórios	
Engate flexível cobre cromado com canopla 1/2 - 30cm	2 pç
PVC misto soldável	
Colar de tomada em PVC 3/4"	1 pç
Joelho 90 soldável c/ rosca 25 mm - 3/4"	4 pç
PVC rígido roscável	
Tubos 3/4"	0,28 m
PVC rígido soldável	
Adapt sold curto c/bolsa-rosca p registro 25 mm - 3/4"	6 pç
Joelho 90° soldável 25 mm	8 pç
Luva soldável 25 mm	1 pç
Tubos 25 mm	20,05 m
Tê 90 soldável 25 mm	1 pç
PVC soldável azul c/ bucha latão	
Joelho de redução 90° soldável com bucha de latão 25 mm- 1/2"	2 pç

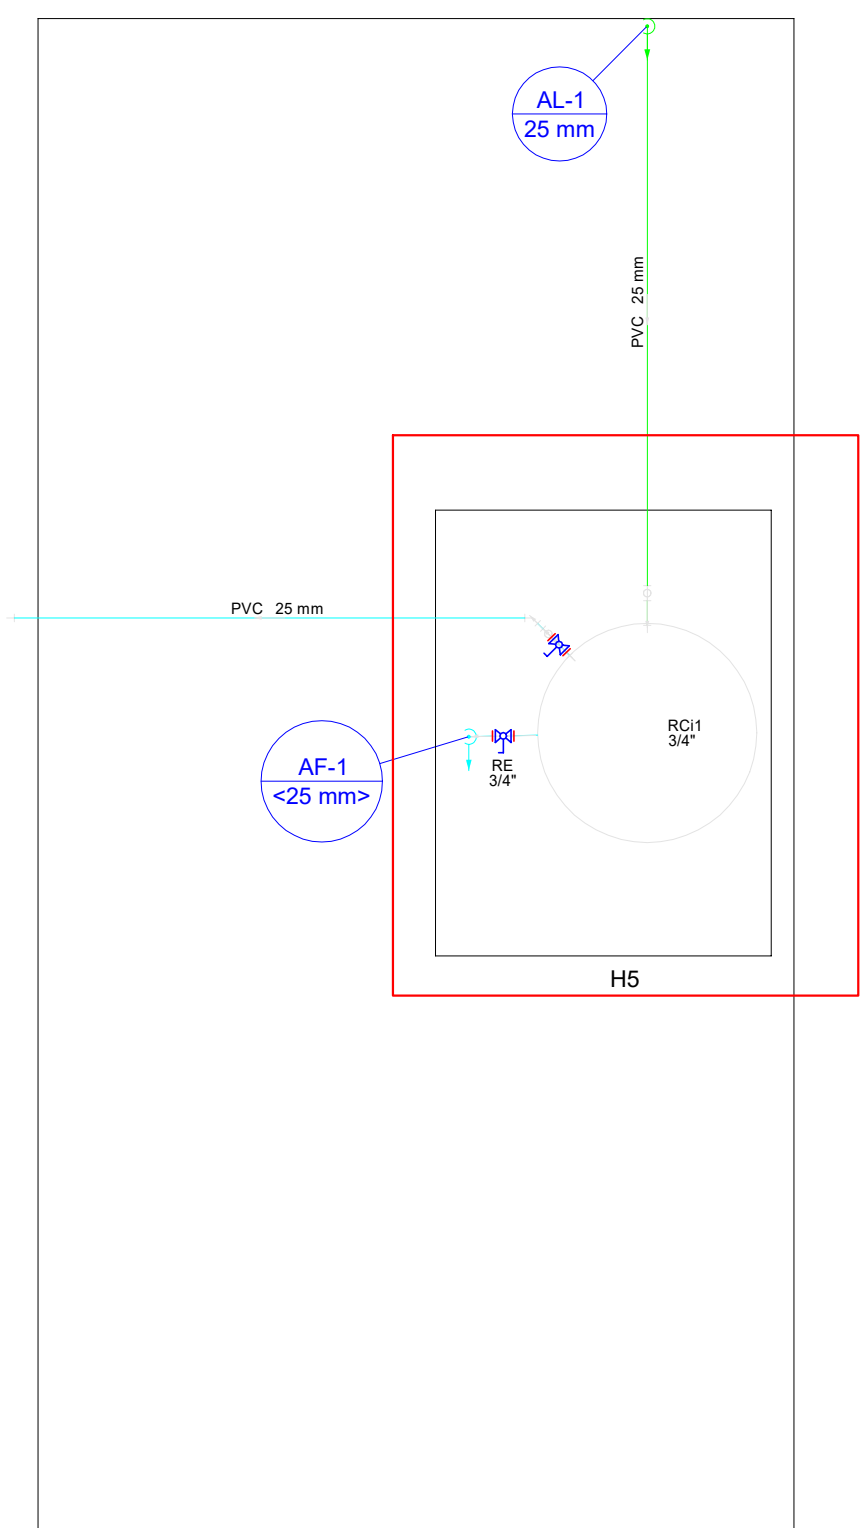

Planta baixa barrilete
Escala 1:50

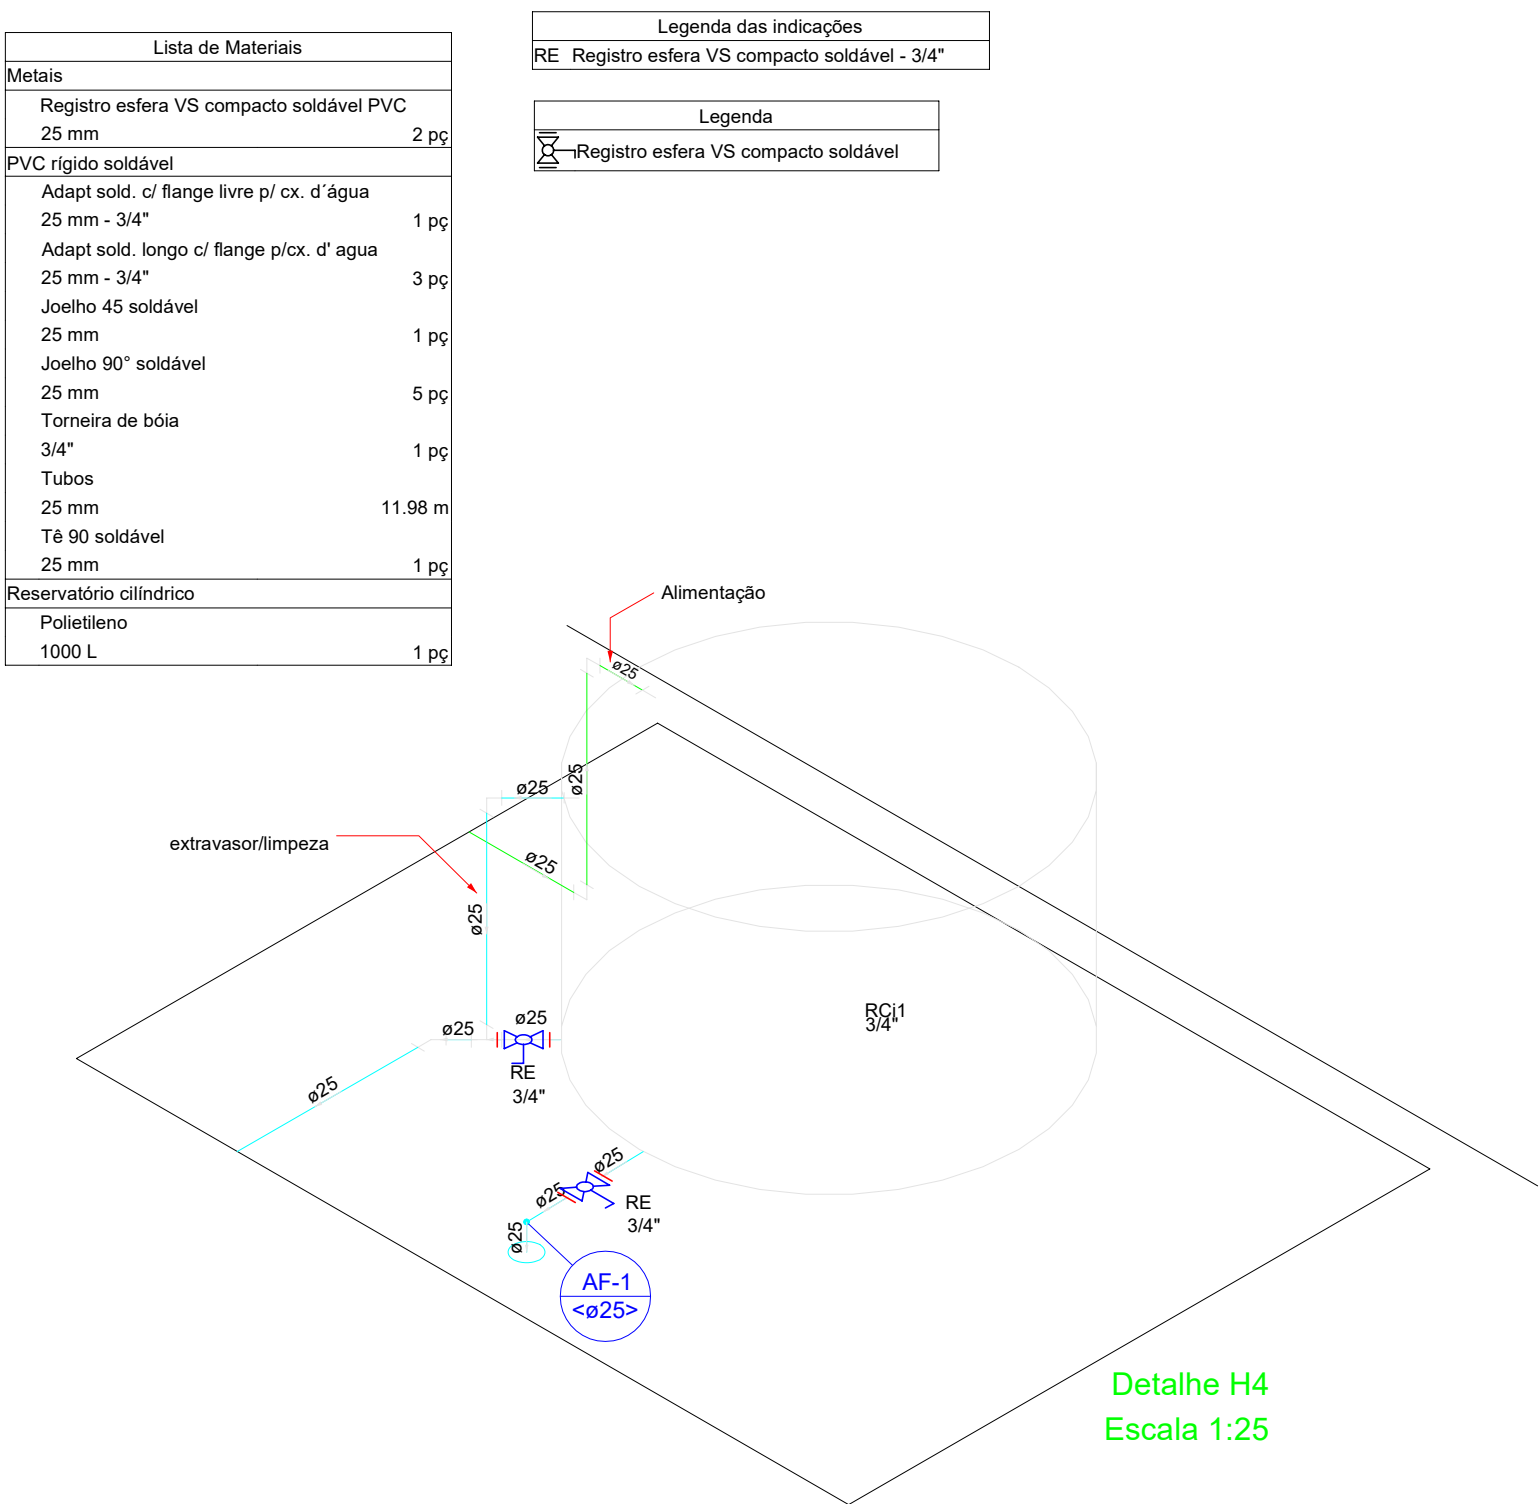

Detalhe H4
Escala 1:25

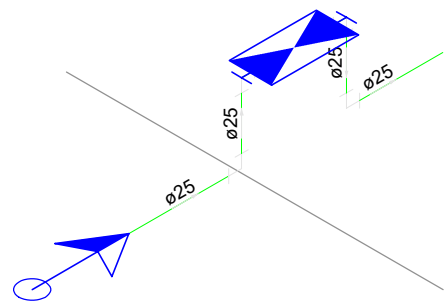


Detalhe H1
Escala 1:25

Legenda	
○	Alimentador Predial
⊗	Hidrômetros 3/4 polegadas
⊗	Registro de gaveta c/ canopla cromada

Legenda	
⊗	Registro de gaveta c/canopla cromada c/PVC soldável

Legenda das indicações	
LV	Lavatório com joelho de 90° - 25 mm - 1/2"
RG	Registro de gaveta c/canopla cromada c/PVC soldável - 3/4"

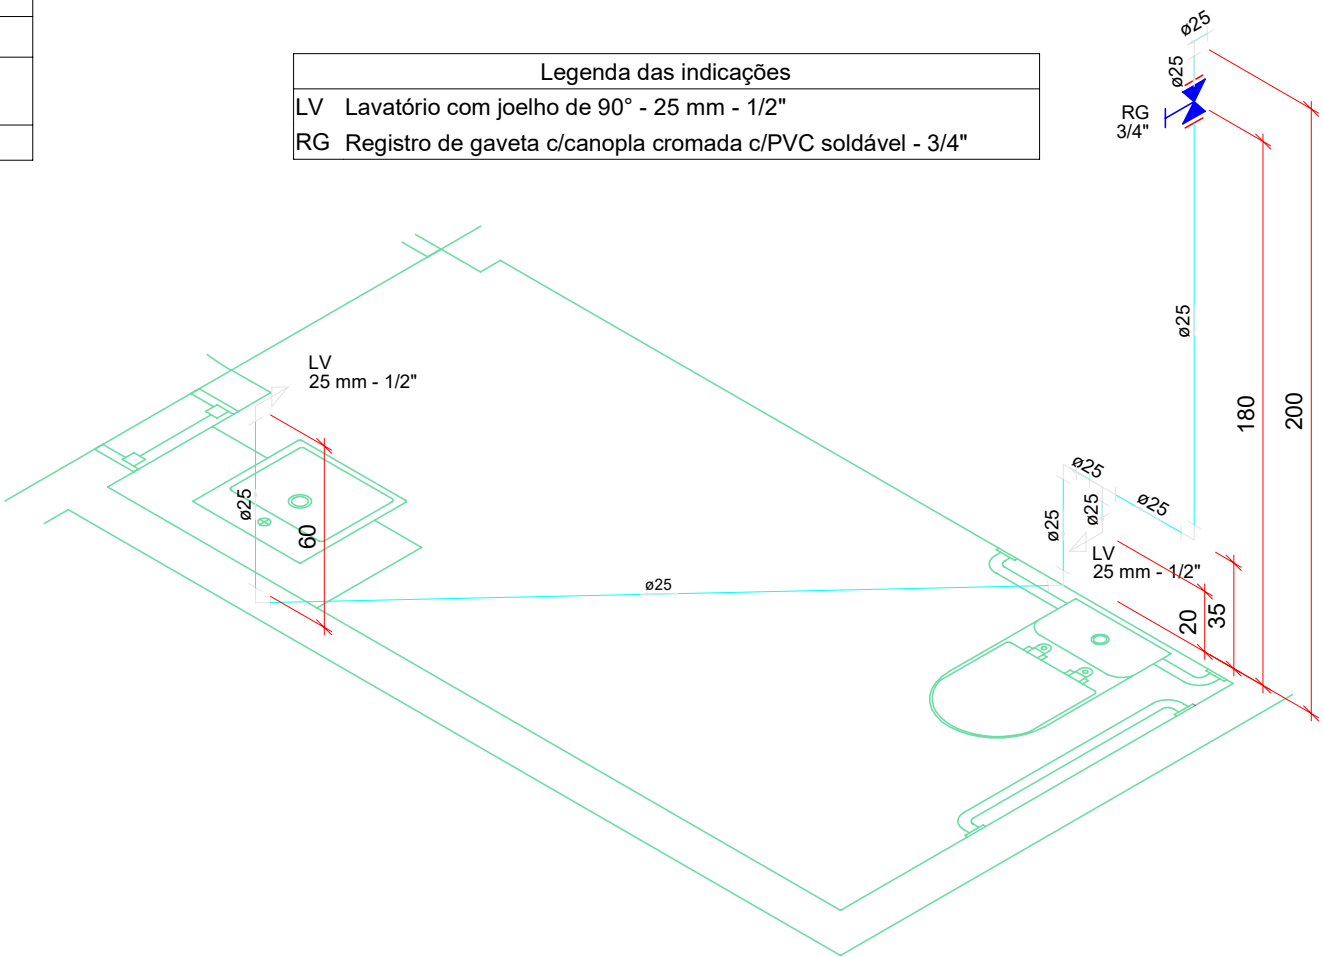

Detalhe H2
Escala 1:25

Lista de Materiais	
Metais	
Registro esfera VS compacto soldável PVC 25 mm	2 pç
PVC rígido soldável	
Adapt sold c/ flange livre p/ cx. d' água 25 mm - 3/4"	1 pç
Adapt sold, longo c/ flange p/cx. d' agua 25 mm - 3/4"	3 pç
Joelho 45 soldável 25 mm	1 pç
Joelho 90° soldável 25 mm	5 pç
Torneira de boia 3/4"	1 pç
Tubos 25 mm	11,98 m
Tê 90 soldável 25 mm	1 pç
Reservatório cilíndrico	
Polietileno 1000 L	1 pç

Legenda das indicações	
RE	Registro esfera VS compacto soldável - 3/4"

Legenda	
○	Registro esfera VS compacto soldável

MINISTÉRIO DA DEFESA			ANO	TIPO	FOLHA	MODIFICAÇÕES
PCN			2020	HIDRO.	1/1	A 04/08/2020
PROGRAMA CALHA NORTE						B
CONVENIENTE			LOCAL			C
PREF. MUN. DE VILA BELA DA SS. TRINDADE		Rua Tito Profeta da Cruz, N. 98, B. Esperança				
OBRA				ÁREAS:		D
CONSTRUÇÃO DA GARAGEM DA SECRETÁRIA DE SAUDE				CONSTRUÇÃO		
PROJETO HIDRAULICO				TERRENO	327,00m2	E
Planta baixa e detalhes					1750,00m2	F
AUTOR		RAFAEL DA SILVA PEREIRA CREA MT040671 - ENG. CIVIL	DESENHO	DATA	10/05/2020	G
VISTO	PREFEITO MUNICIPAL			DIM		H
				METRO		
	AUTOR			ESCALA		I
	Rafael da Silva Pereira				INDICADA	