



CASA N° 09 - PCD


TUBOS E CONEXÕES DENTRO DO PISO DE CONCRETO JÁ INSTALADOS

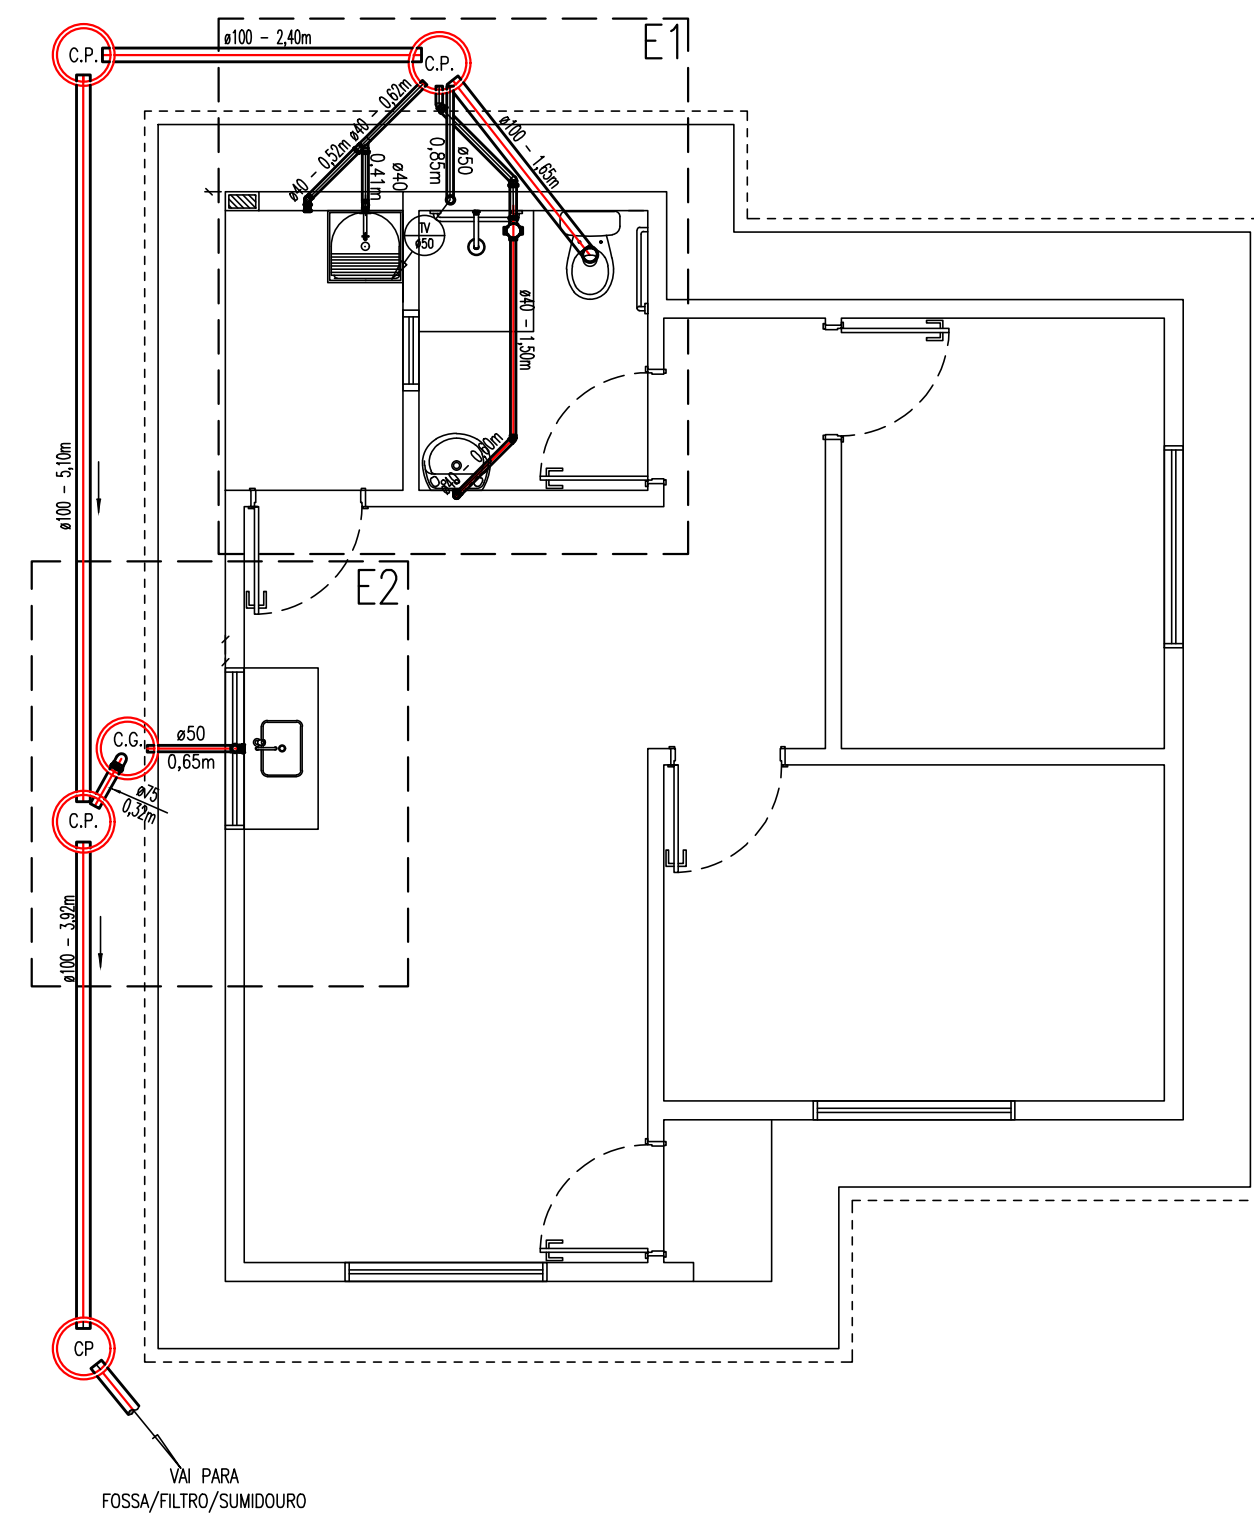


PLANTA BAIXA - ESGOTAMENTO SANITÁRIO - CASA Nº 09 - PCD
ESCALA 1:50

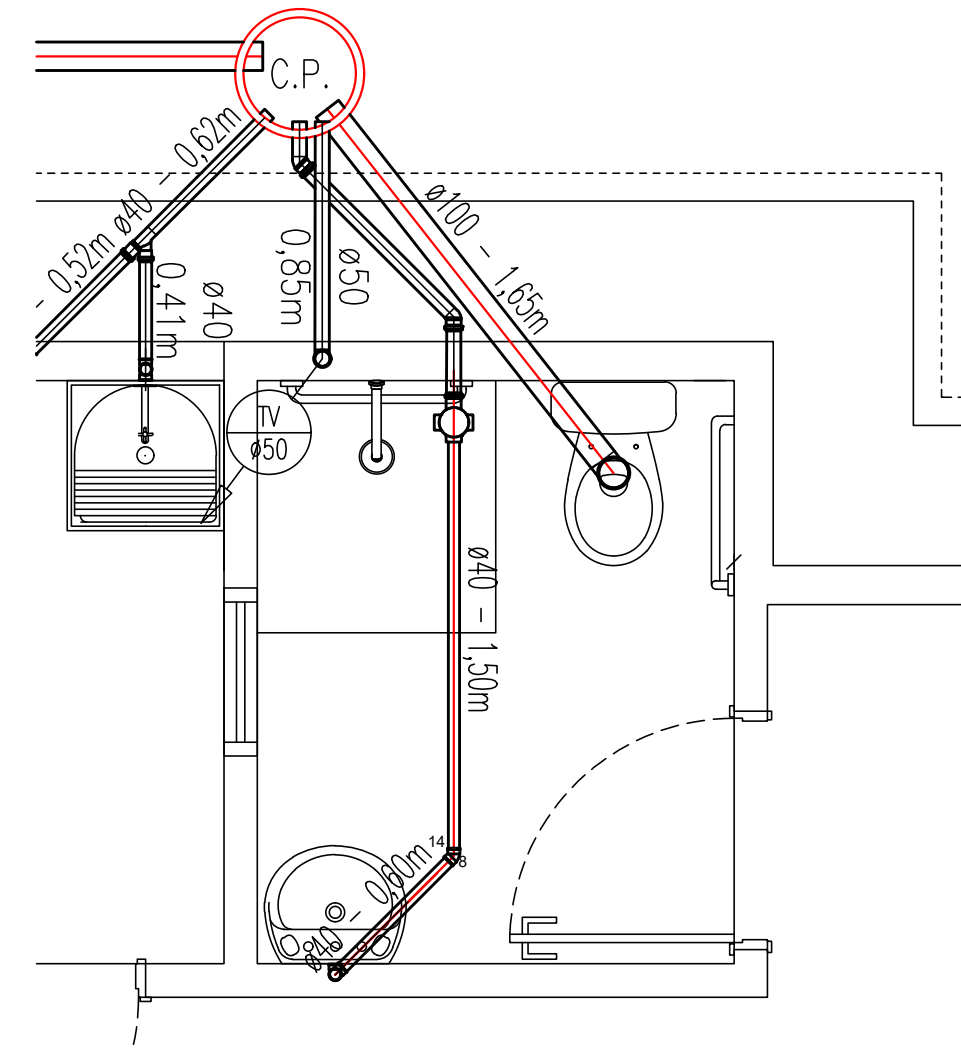


DETALHE E1
ESCALA 1:100

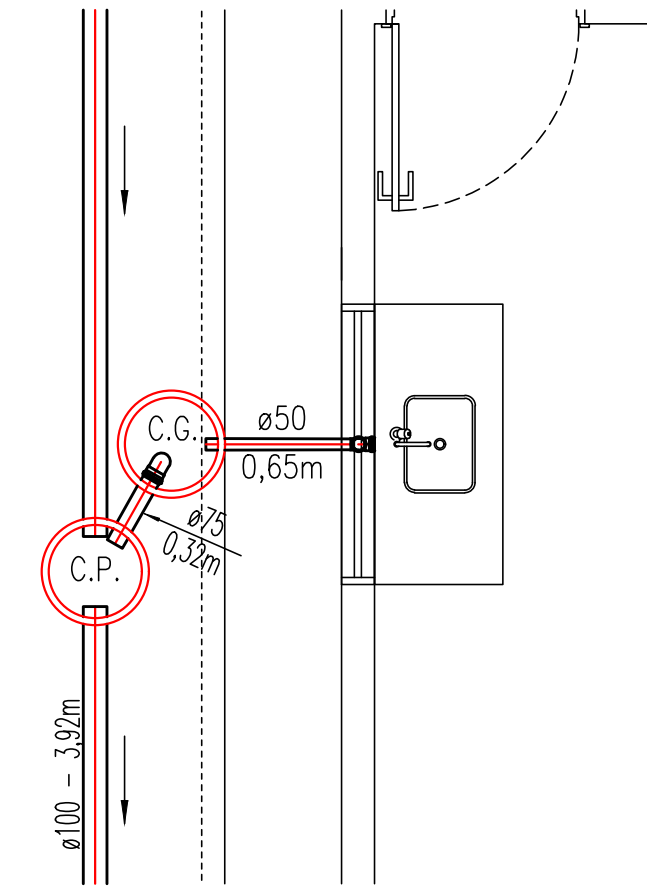


DETALHE E2
ESCALA 1:100

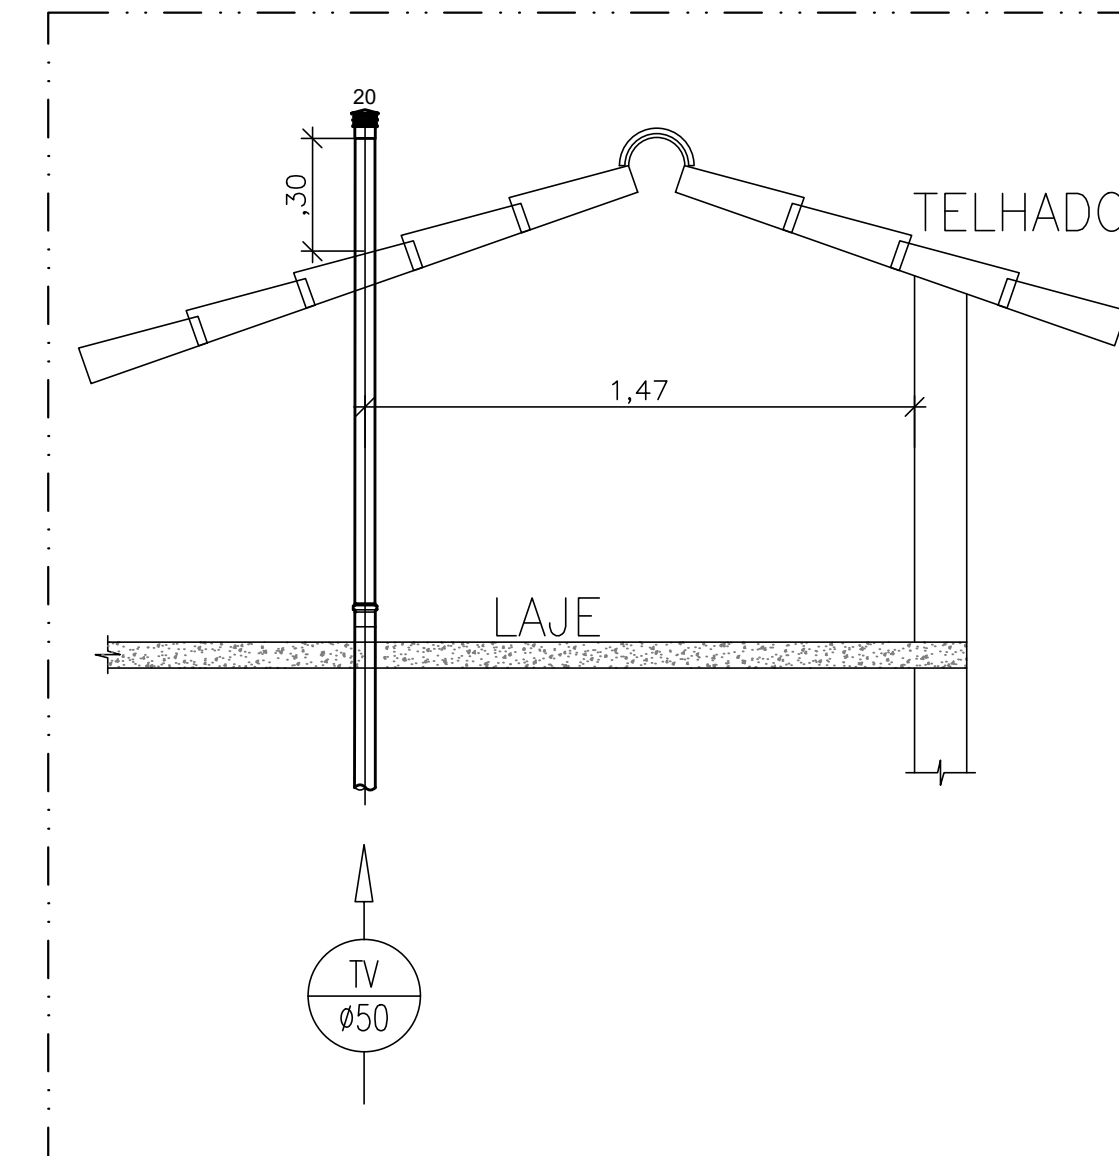


DETALHE E3 - DO TUBO DE VENTILAÇÃO SOBRE A LAJE

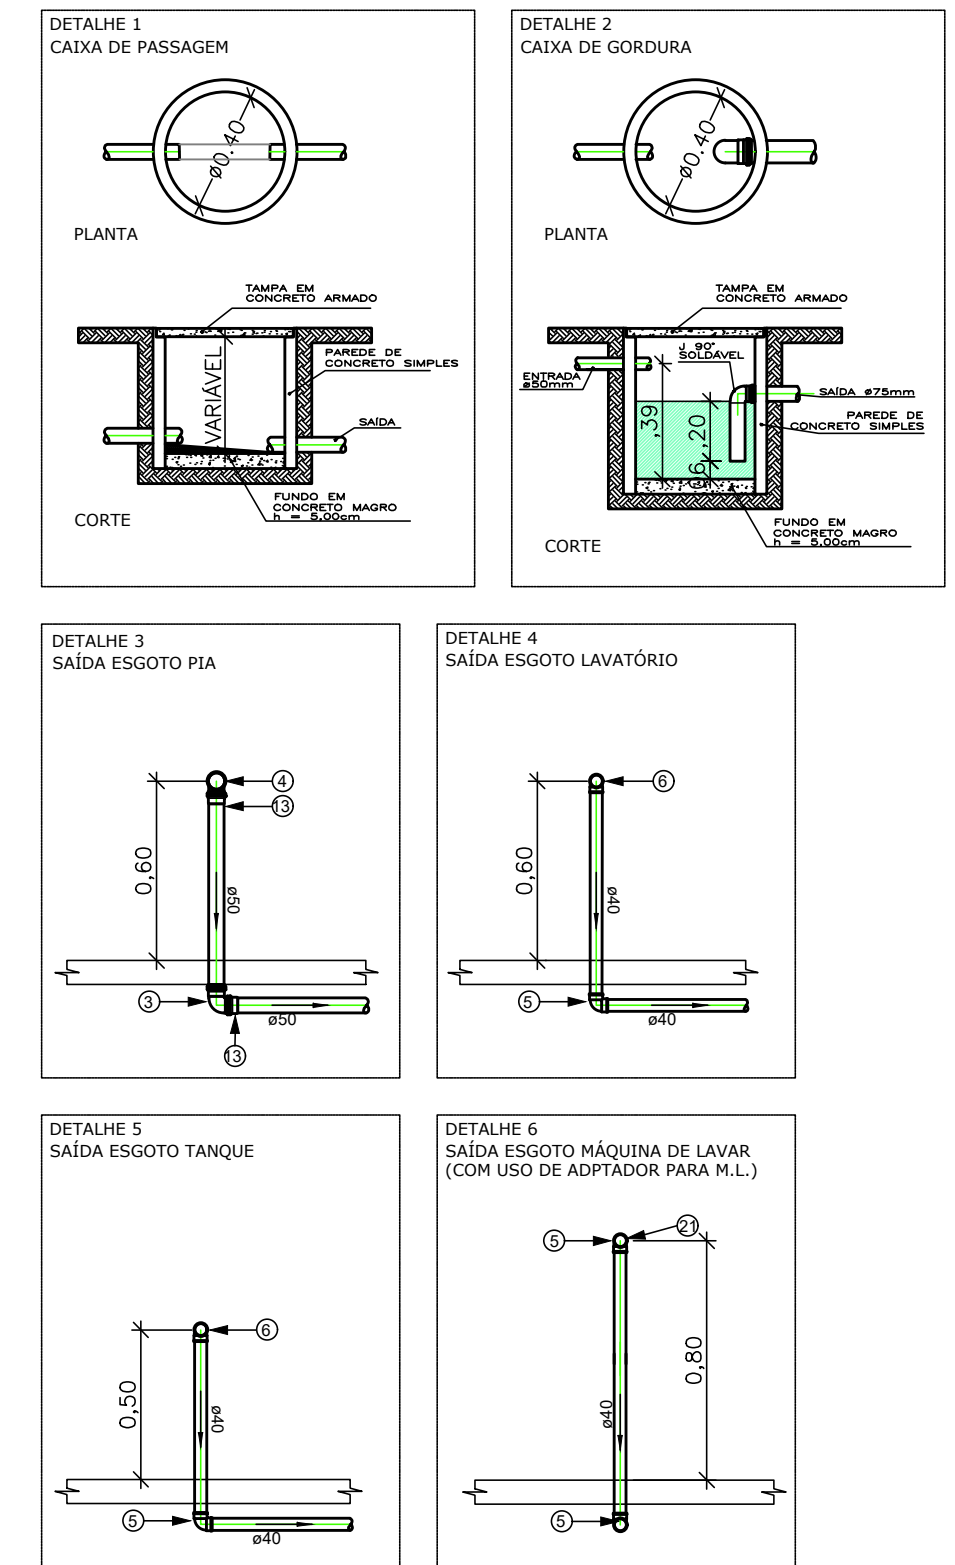

ITEM	UNIDADE	QUANTID.
Tubo de PVC soldável, esgoto ø100 mm	M	15,12
Terminal de ventilação ø50 mm	UN	1,00
Caixa de Passagem	UN	4,00
Caixa de Gordura	UN	1,00

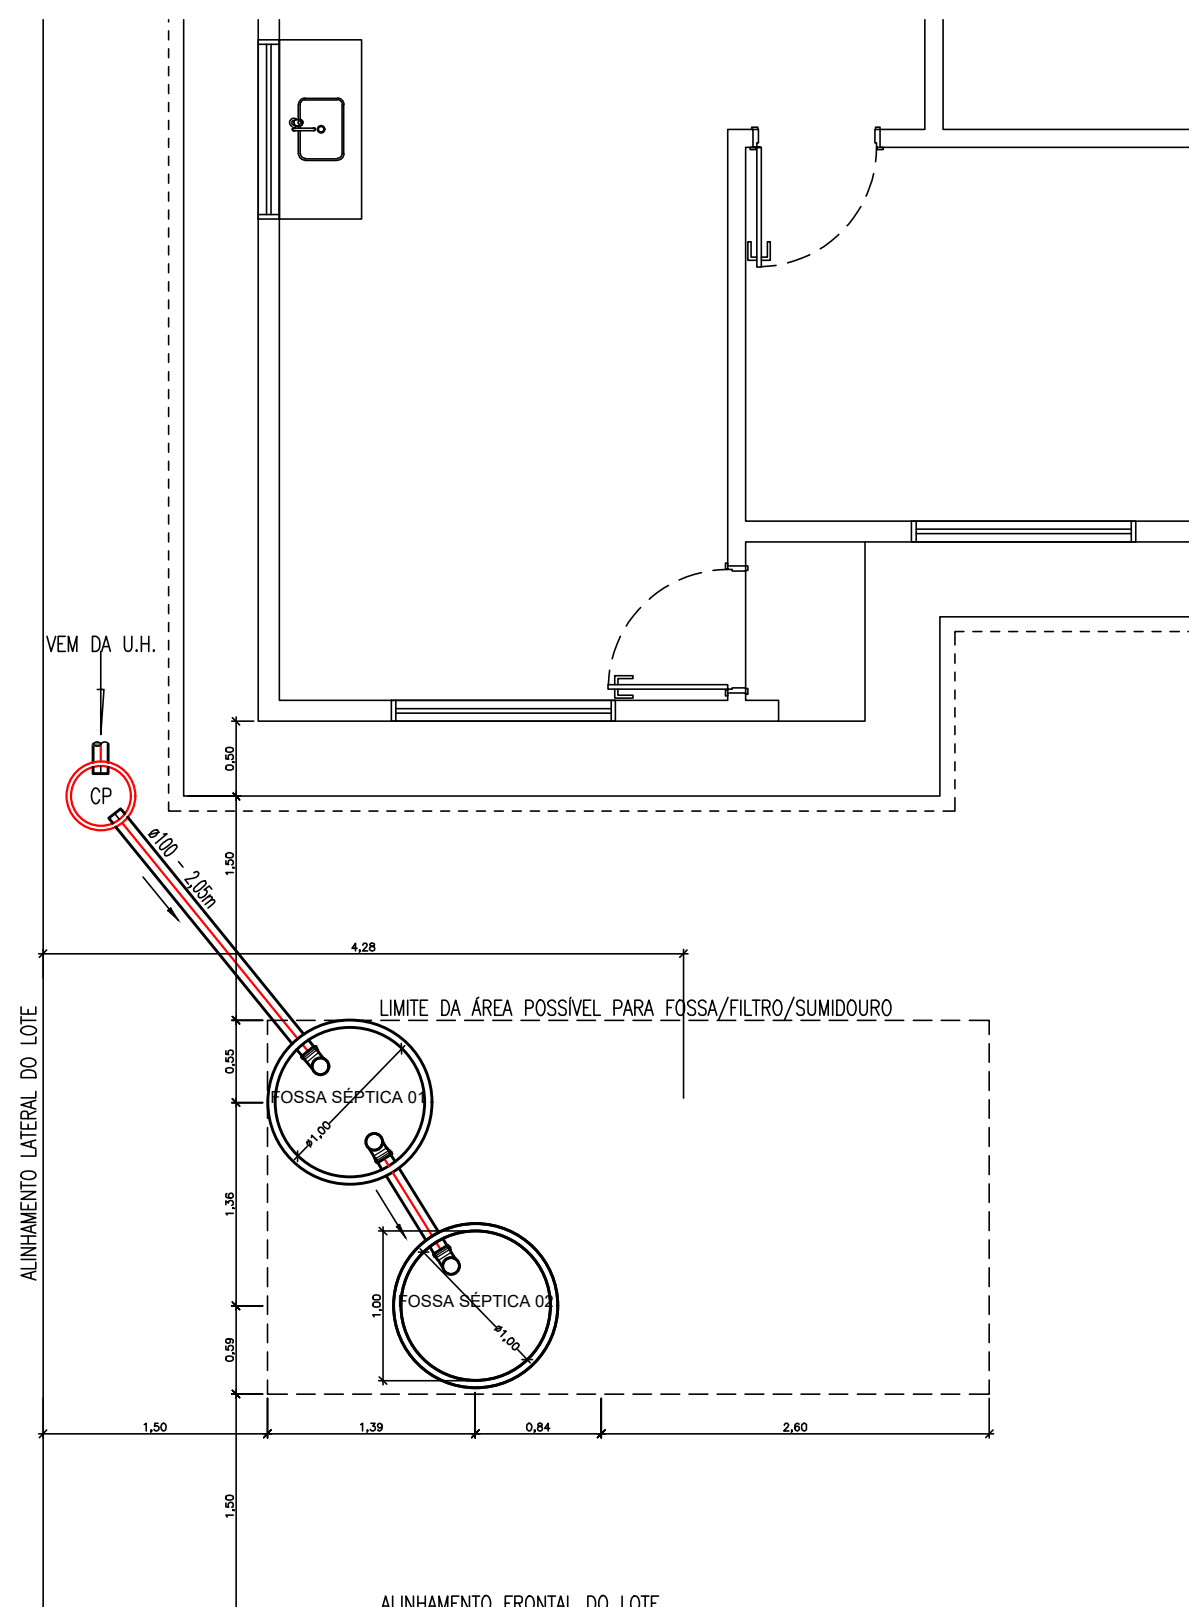

PLANTA BAIXA - SISTEMA DE ESGOTO (INDIVIDUALIZADO)
ESCALA 1:50

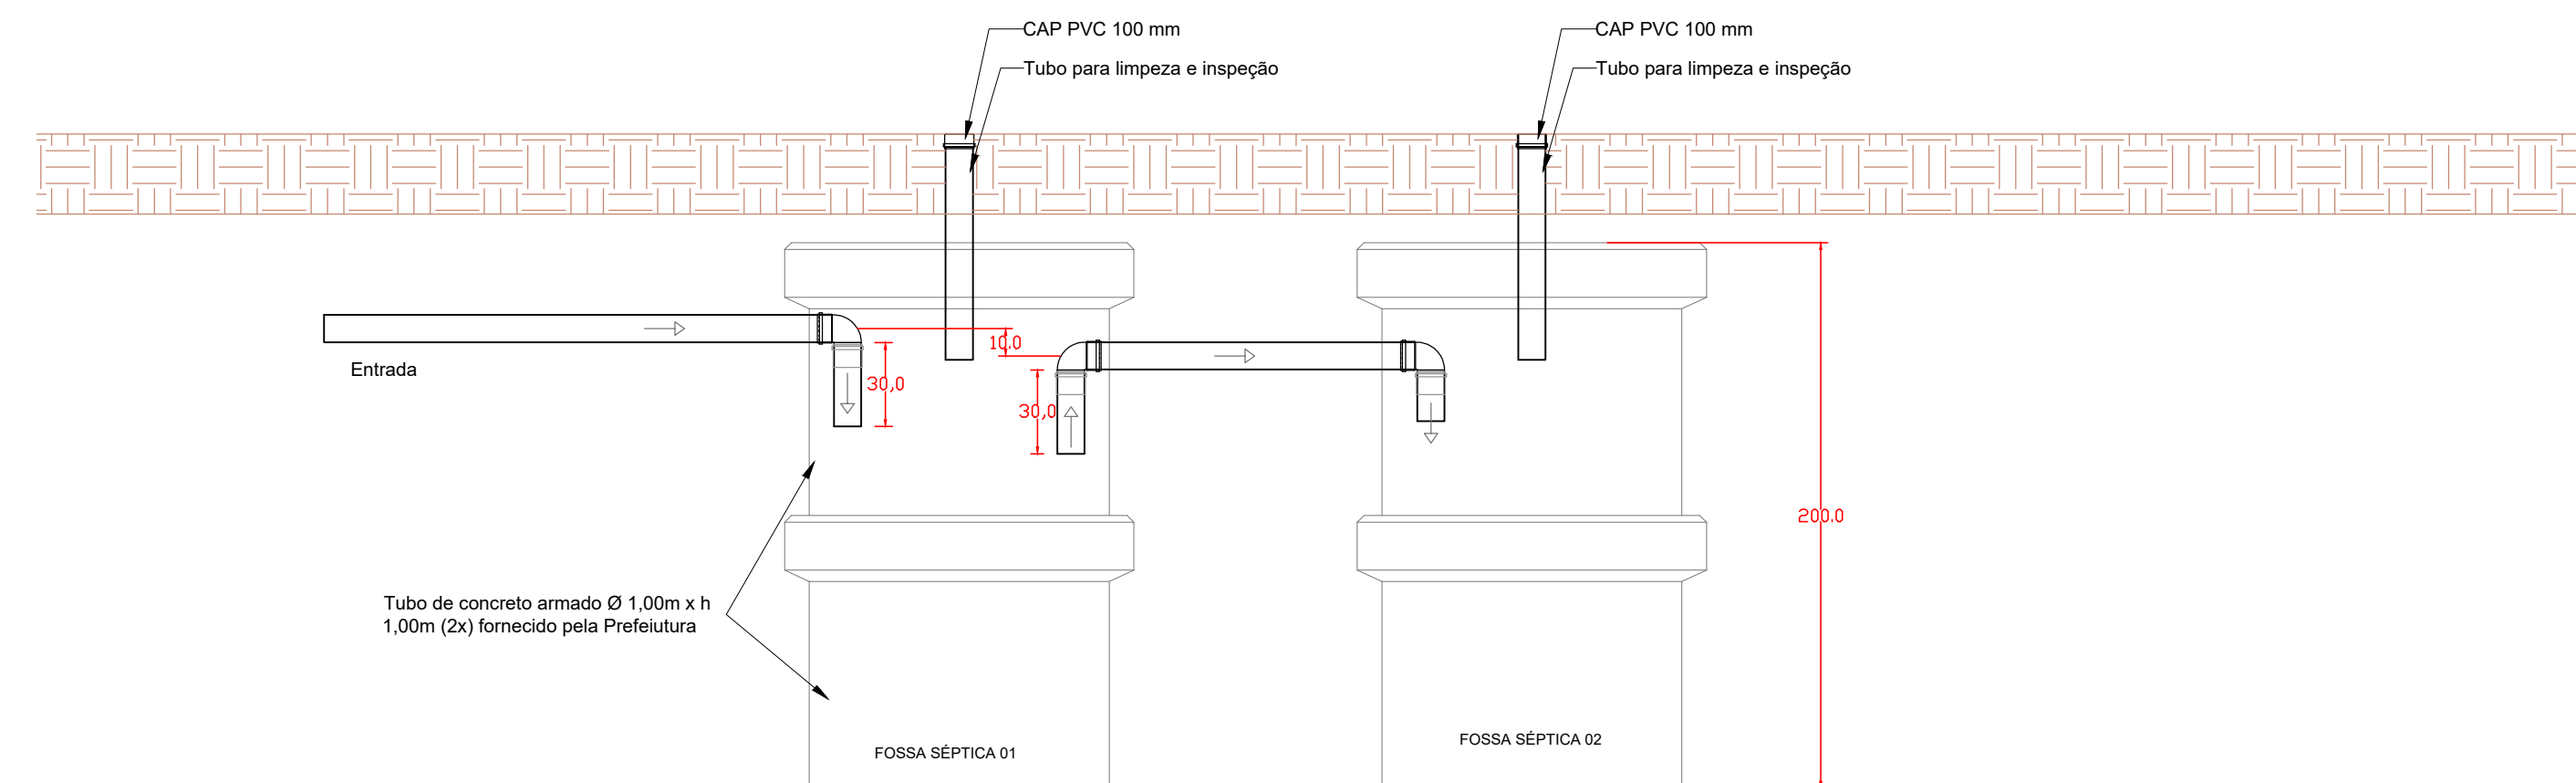

CORTE - TRATAMENTO DE ESGOTO (INDIVIDUALIZADA) - Cotas em cm

ITEM	UNIDADE	QUANTID.
Tubo de PVC soldável, esgoto ø100 mm	M	2,30
Fossa séptica em tubo de concreto armado ø 1,00m x h 1,00m (2x)	UN	2,00

CASA N° 09 - PCD

PROJETO SANITÁRIO

OBRA:
Conclusão de Unidade Habitacional - Casa nº 09: PCD

ENDEREÇO:
Rua Projetada 01 esquina com Rua Projetada B - Quadra 02
Jardim Aeroporto - Vila Bela da Santíssima Trindade-MT

RESPONSÁVEL TÉCNICO:

Eng. Civil SERGIO DE MELLO SANTOS CREA: MT 039458

CONTEÚDO:
Planta Baixa e Detalhamentos

ESCALA:
Indicada

DATA:
Abril/2022

UNIDADE:

REVISÃO: 02

RANCHA:

01/01]