



A1 (841mm x 594 mm)

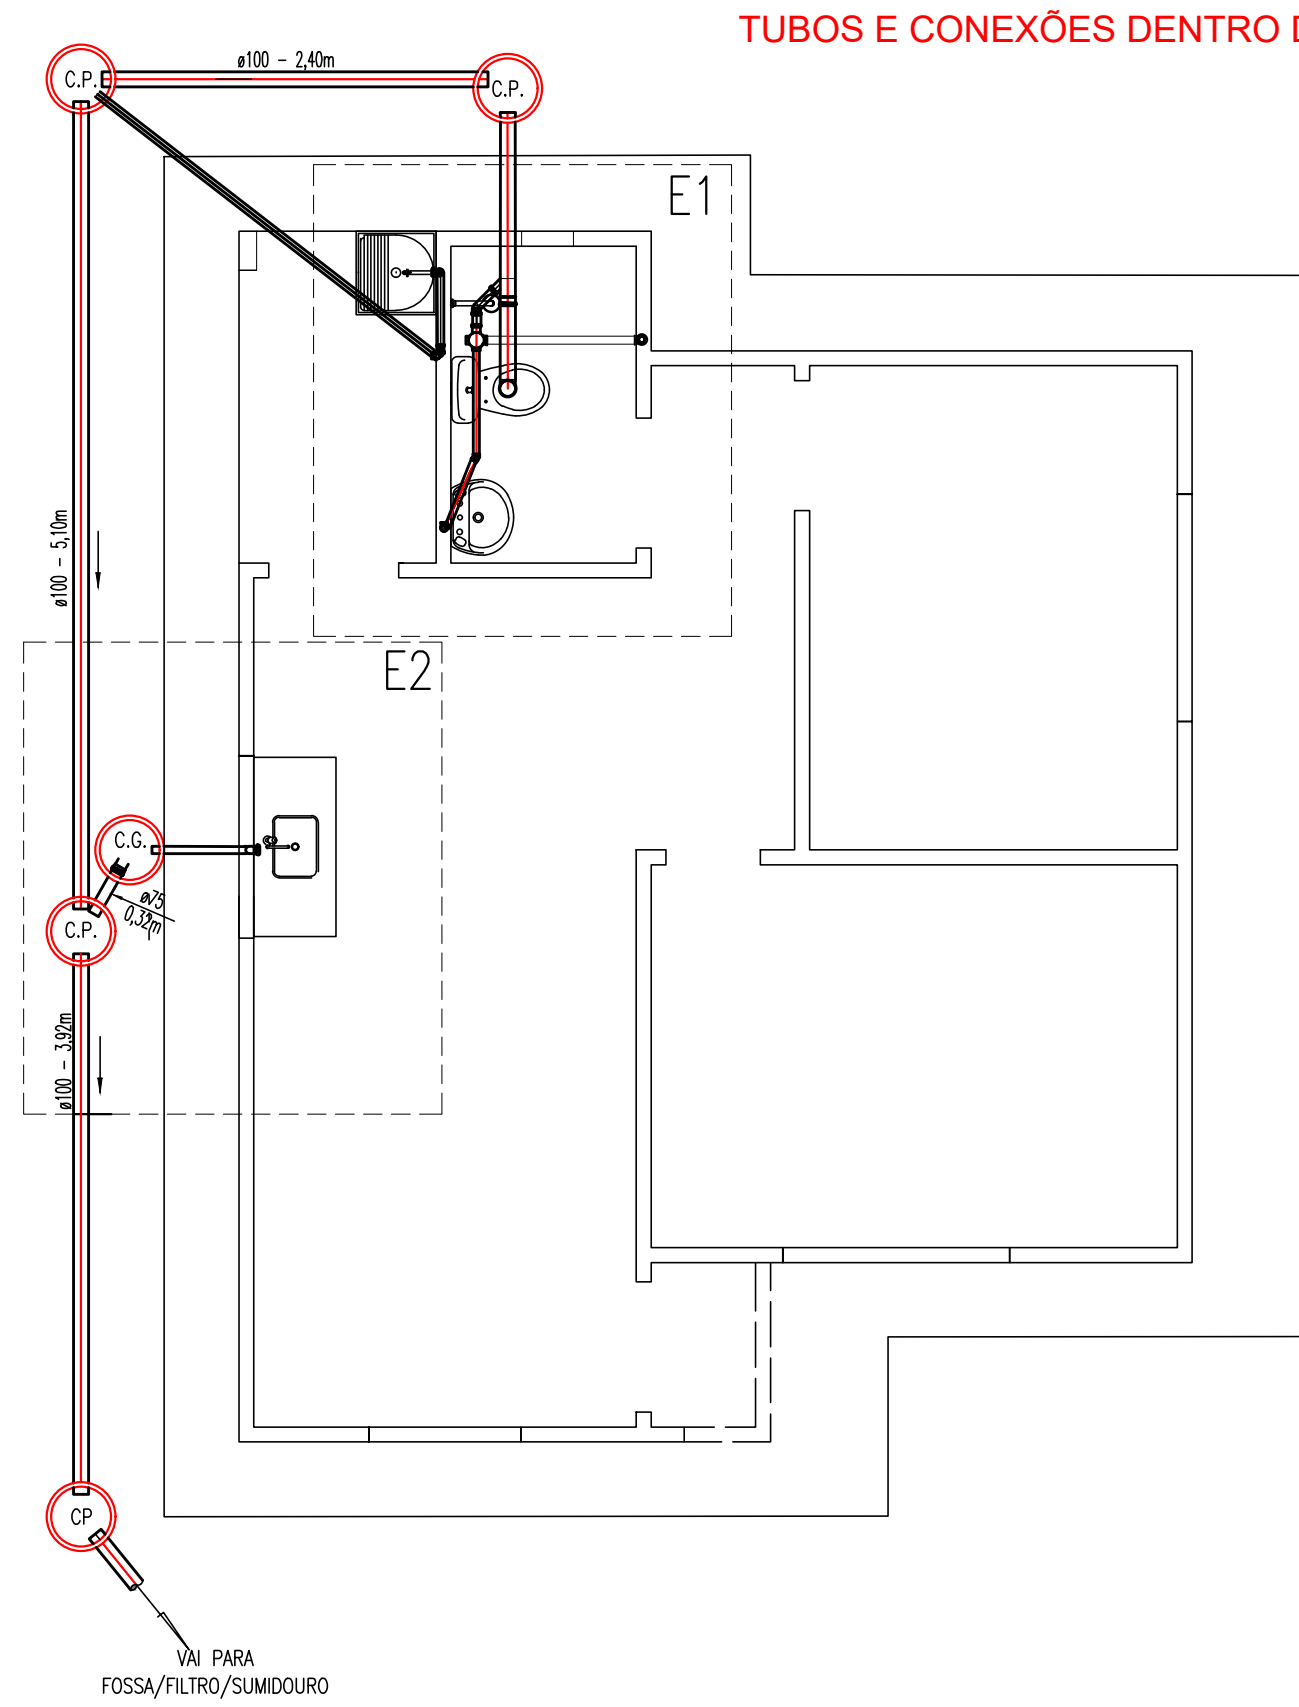

PLANTA BAIXA - ESGOTAMENTO SANITÁRIO


ESCALA 1:50

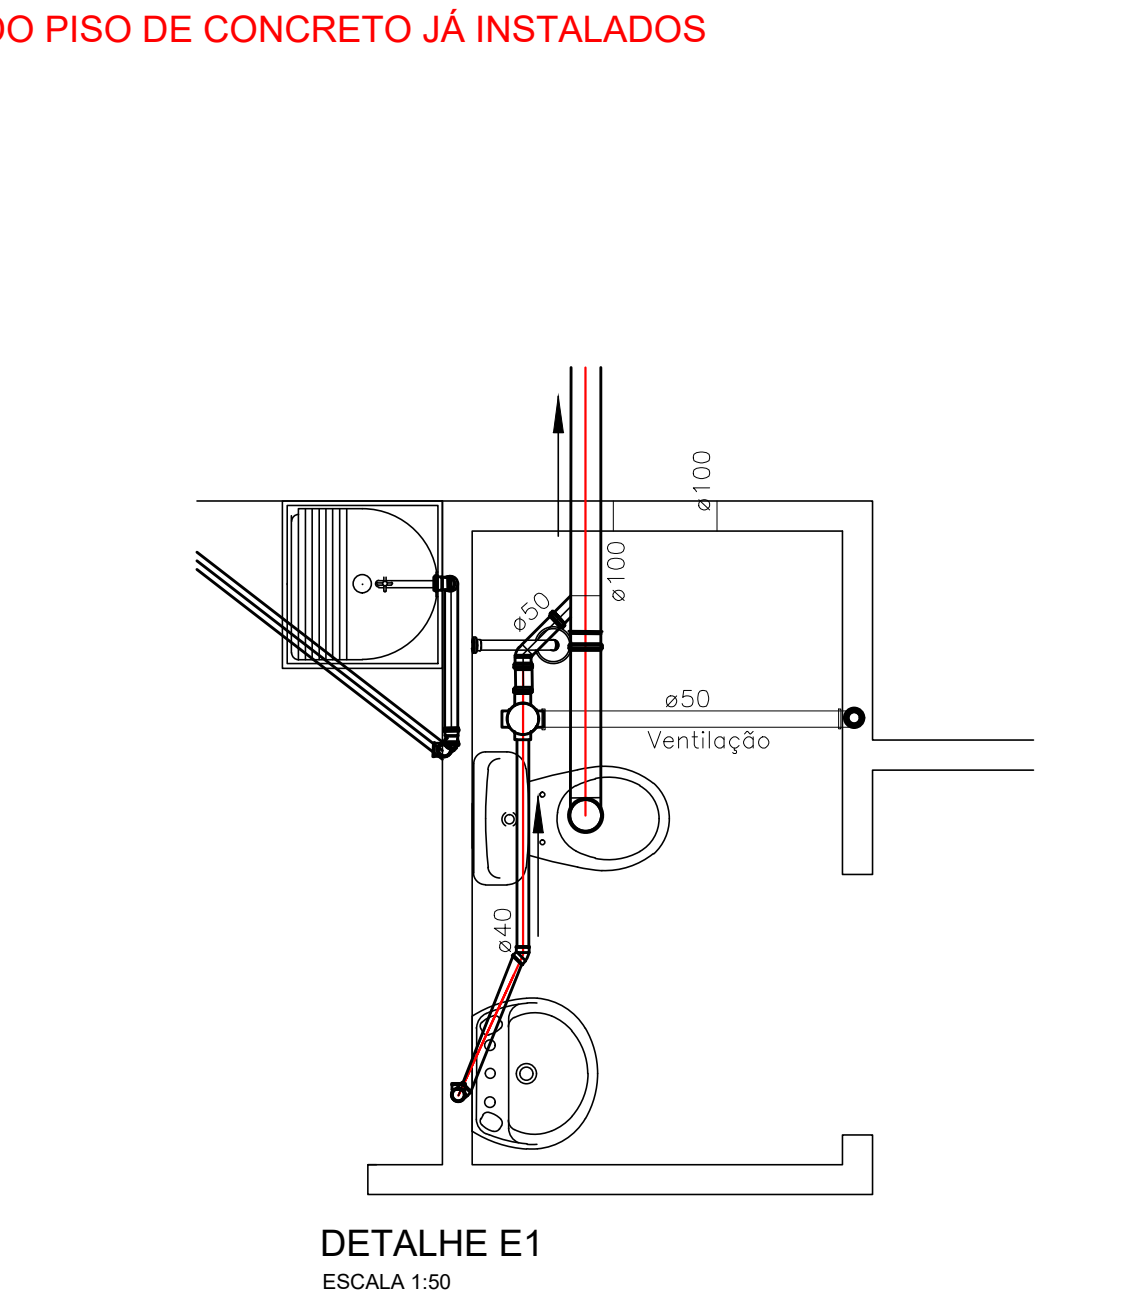

DETALHE E1


ESCALA 1:50

ITEM	UNIDADE	QUANTID.
Tubo de PVC soldável, esgoto ø100 mm	M	15,12
Terminal de ventilação ø50 mm	UN	1,00
Caixa de Passagem	UN	4,00
Caixa de Gordura	UN	1,00

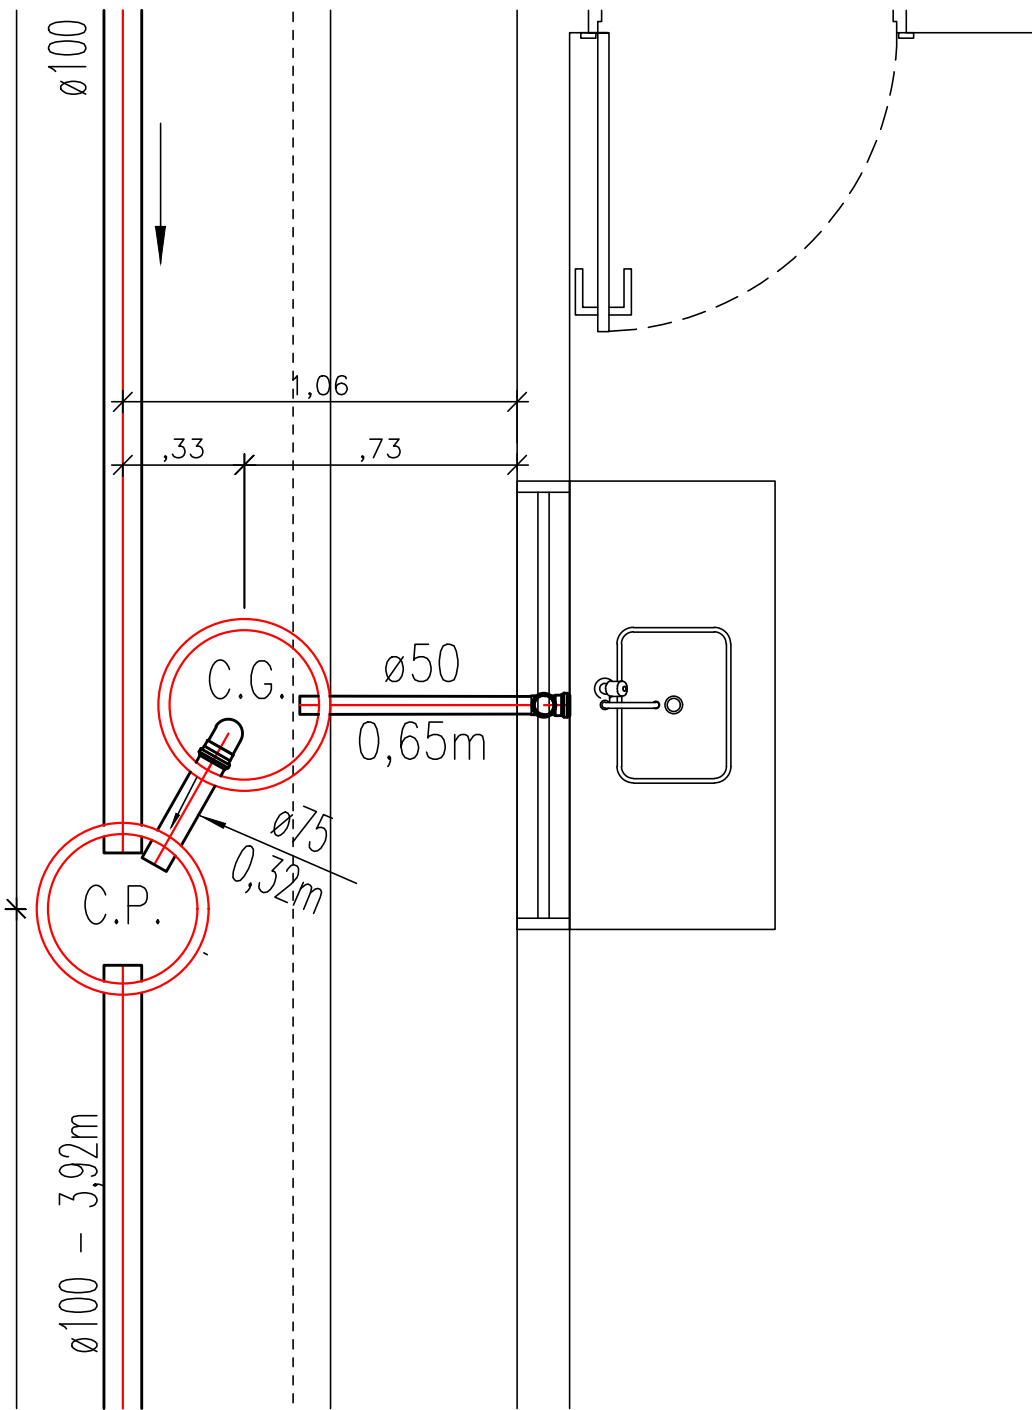





DETALHE E2

ESCALA 1:50

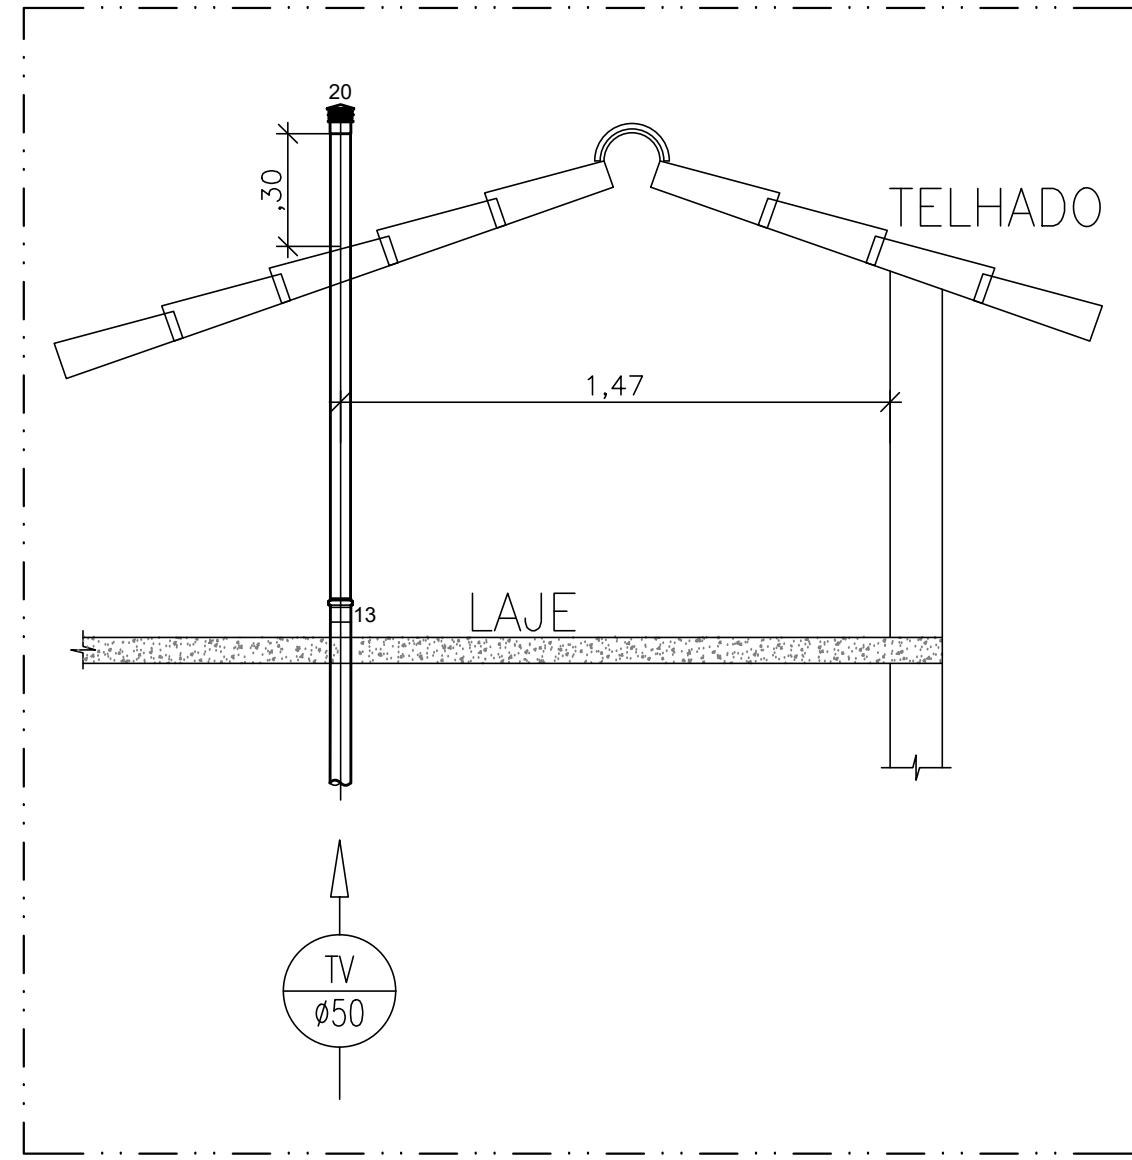


DETALHE E3 - DO TUBO DE VENTILAÇÃO SOBRE A LAJE

ESCALA 1:20

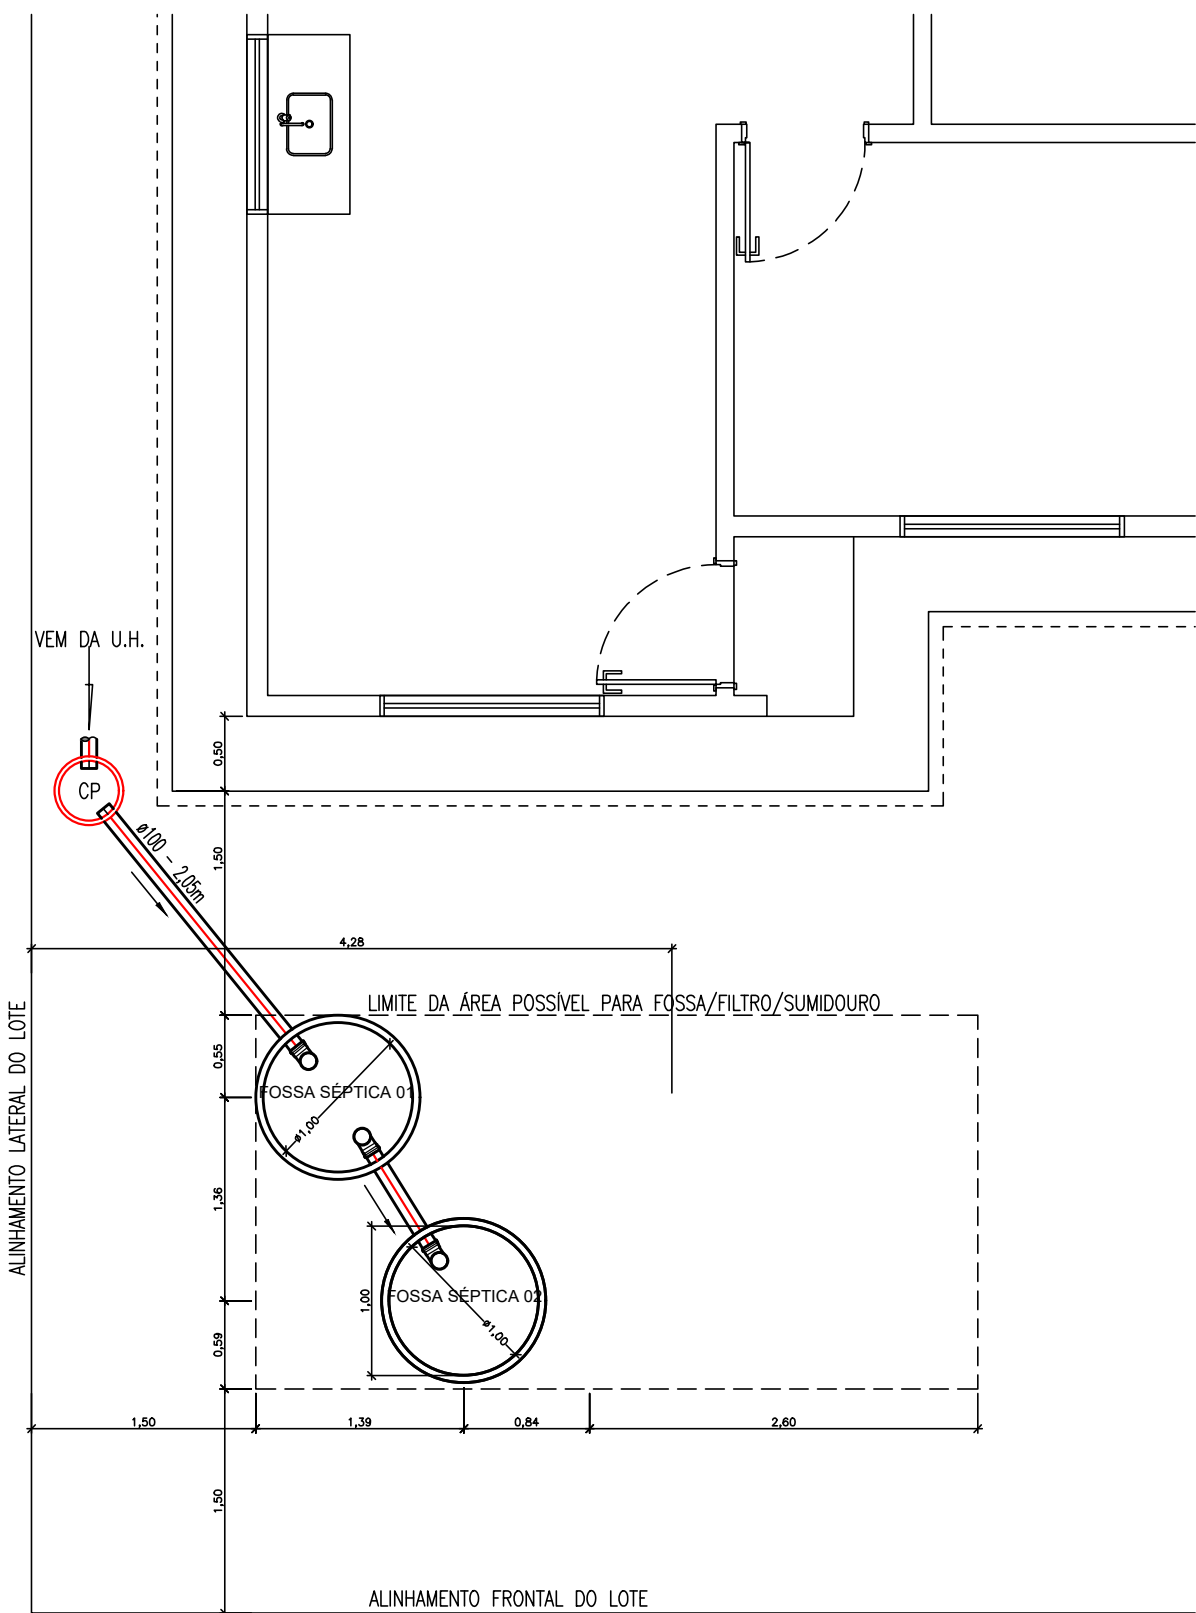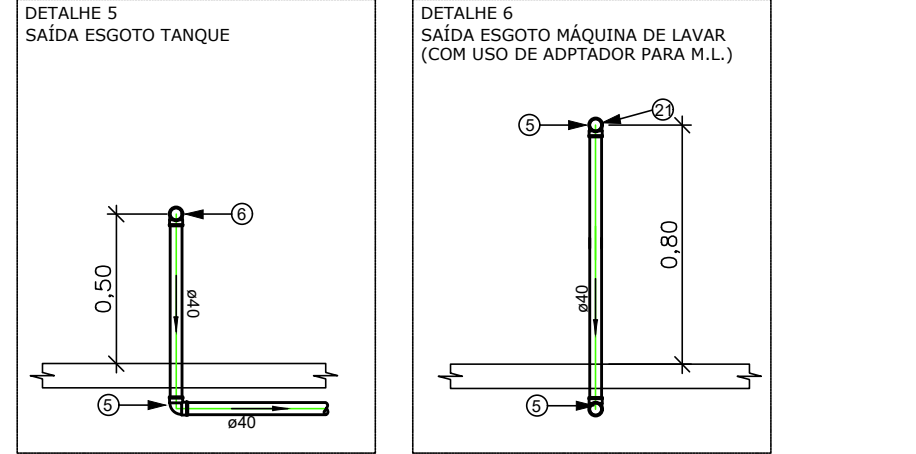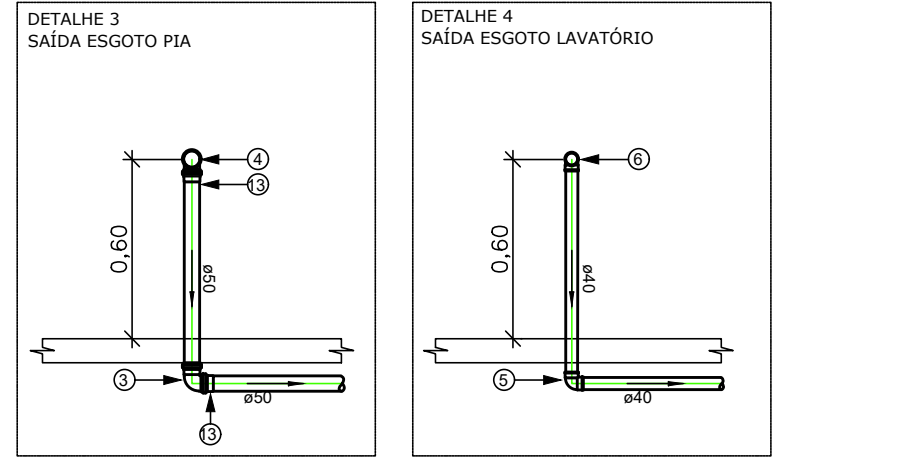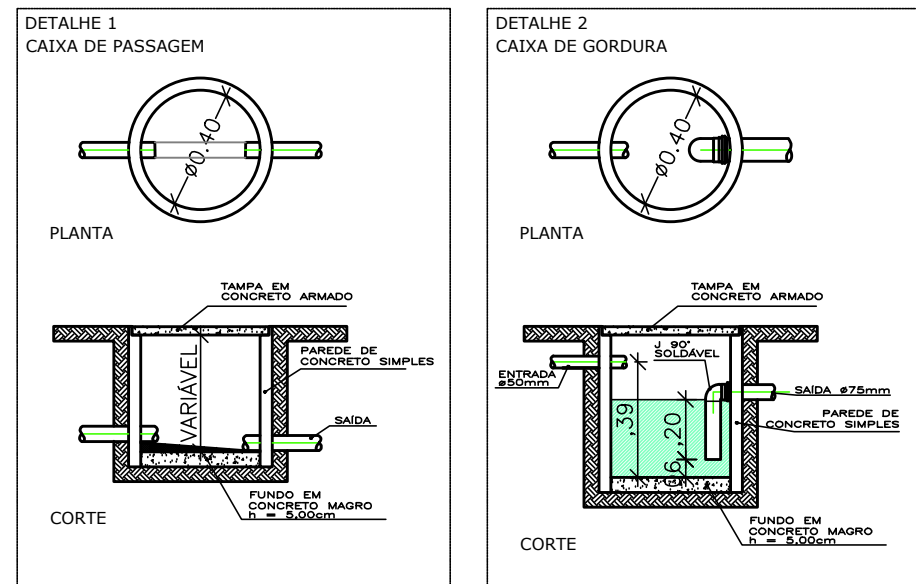

PLANTA BAIXA - SISTEMA DE ESGOTO (INDIVIDUALIZADO)

ESCALA 1:50

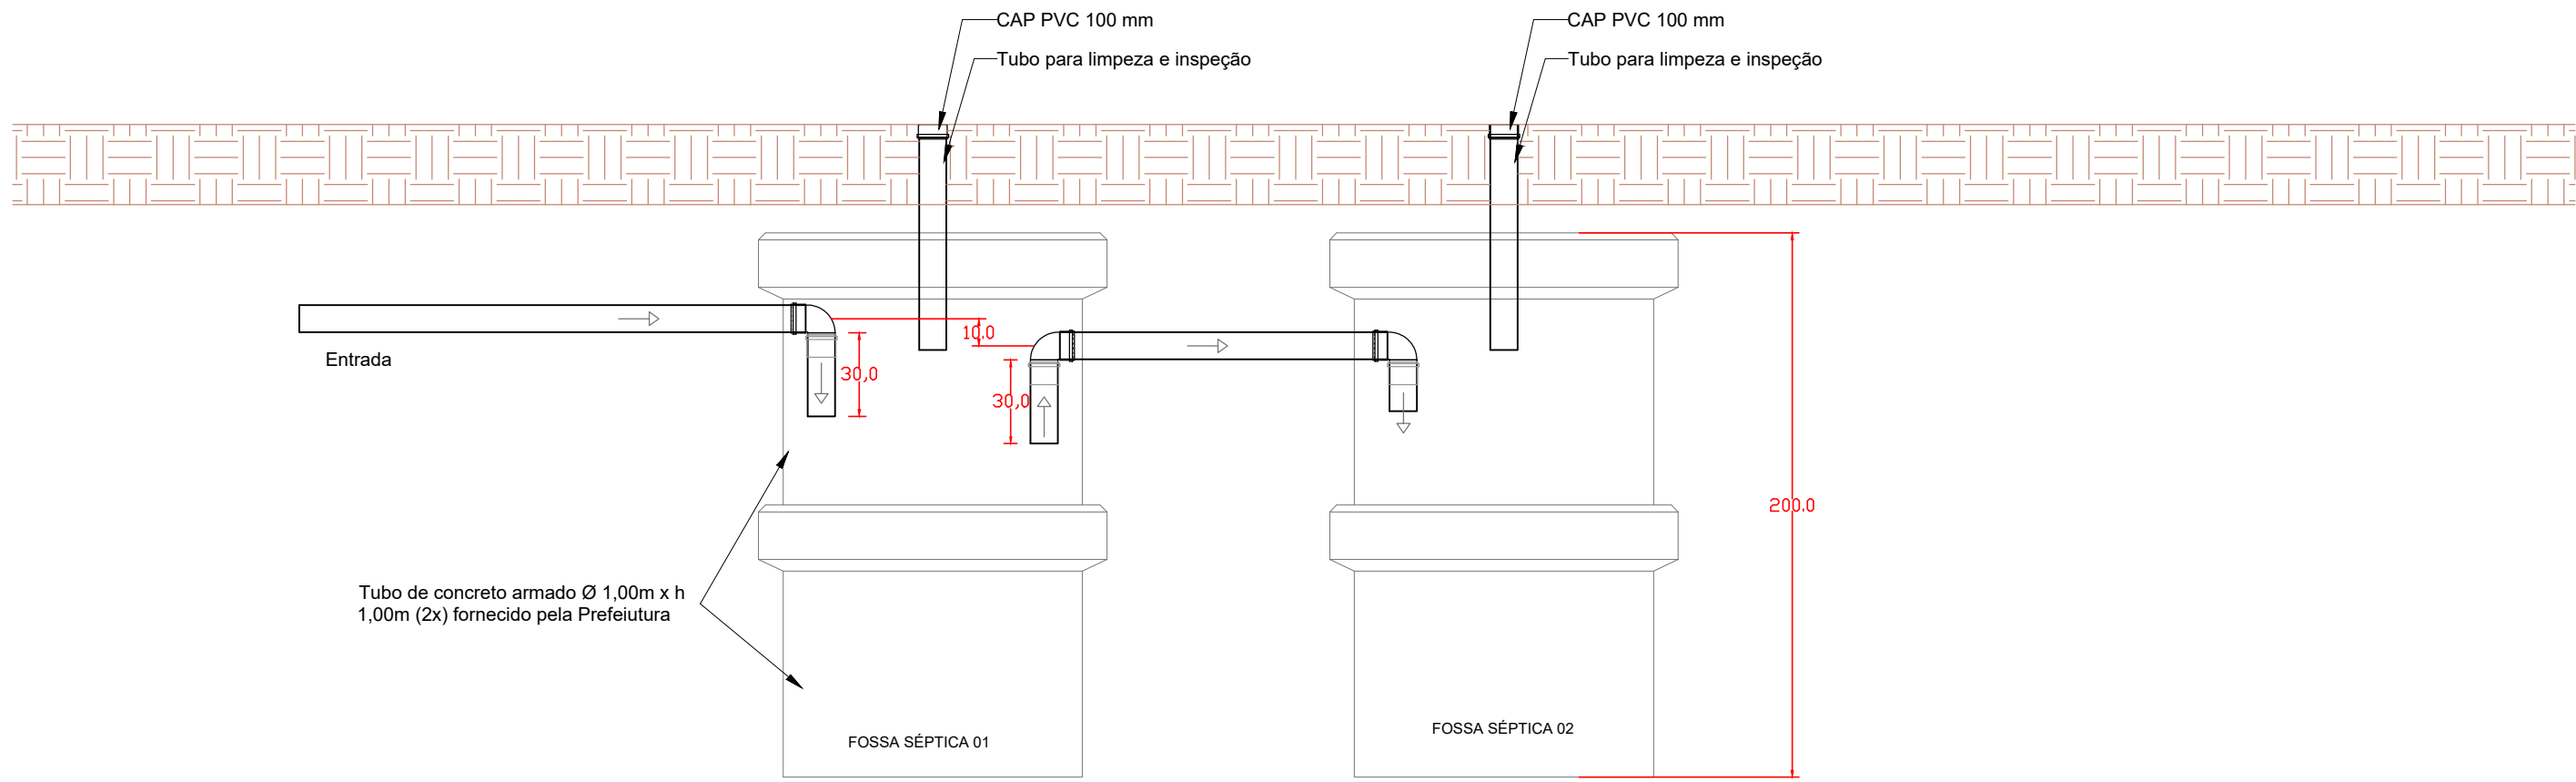

CORTE - TRATAMENTO DE ESGOTO (INDIVIDUALIZADA) - Cotas em cm

ESCALA 1:25

ITEM	UNIDADE	QUANTID.
Tubo de PVC soldável, esgoto ø100 mm	M	2,30
Fossa séptica em tubo de concreto armado ø 1,00m x h 1,00m	UN	4,00

Quantidade de casas a concluir com este Projeto: 10 (dez)
Casas n.º 10, 11, 12, 13, 14, 15, 16, 17, 18, 19

PROJETO SANITÁRIO		
OBRA: Conclusão de Unidade Habitacional		
ENDEREÇO: Rua Projetada 01 e Rua Projetada 02 - Quadra 02, Jardim Aeroporto Vila Bela da Santíssima Trindade-MT		
RESPONSÁVEL TÉCNICO: Eng. Civil SERGIO DE MELLO SANTOS CREA: MT 039458		
CONTEÚDO: Planta Baixa e Detalhamentos		
ESCALA: Indicada	DATA: JANEIRO/2024	PRANCHA: 01/01
UNIDADE: cm	REVISÃO: 03	